

LEGENDA		
categoria	simbolo figurato	definizione
estintori	E	estintore portatile
sistemi di antincendio idrici		idrante a muro con tubazione flessibile e lancia
sistemi di vie d'uscita		percorso orizzontale
		percorso verso il basso
	U.S.	uscita di sicurezza
elementi costruttivi	Filtro	locale protetto e aerato
		porta resistente al fuoco
		vano scale
sistemi di segnalazione		impianto di allarme


DESCRIZIONE INTERVENTO

Adeguamento alle norme di prevenzione incendi di attività 92 sito presso il complesso centro San Benigno, TORRE NORD "MATITONE" via di Francia, 5 A-B-C 16126 - GENOVA

COMMITTENTE

Spett.le Amministrazione Condominio complesso centro San Benigno, TORRE NORD "MATITONE"

LEGENDA		
categoria	simbolo figurato	definizione
estintori		estintore portatile
sistemi di annunciação idrica		idrante a muro con tubazione flessibile e lancia
sistemi di vie d'uscita		percorso orizzontale
		percorso verso il basso
	U.S.	uscita di sicurezza
	Filtro	locale protetto e aerato
elementi costruttivi		porta resistente al fuoco
		vano scale
sistemi di segnalazione		impianto di allarme
		

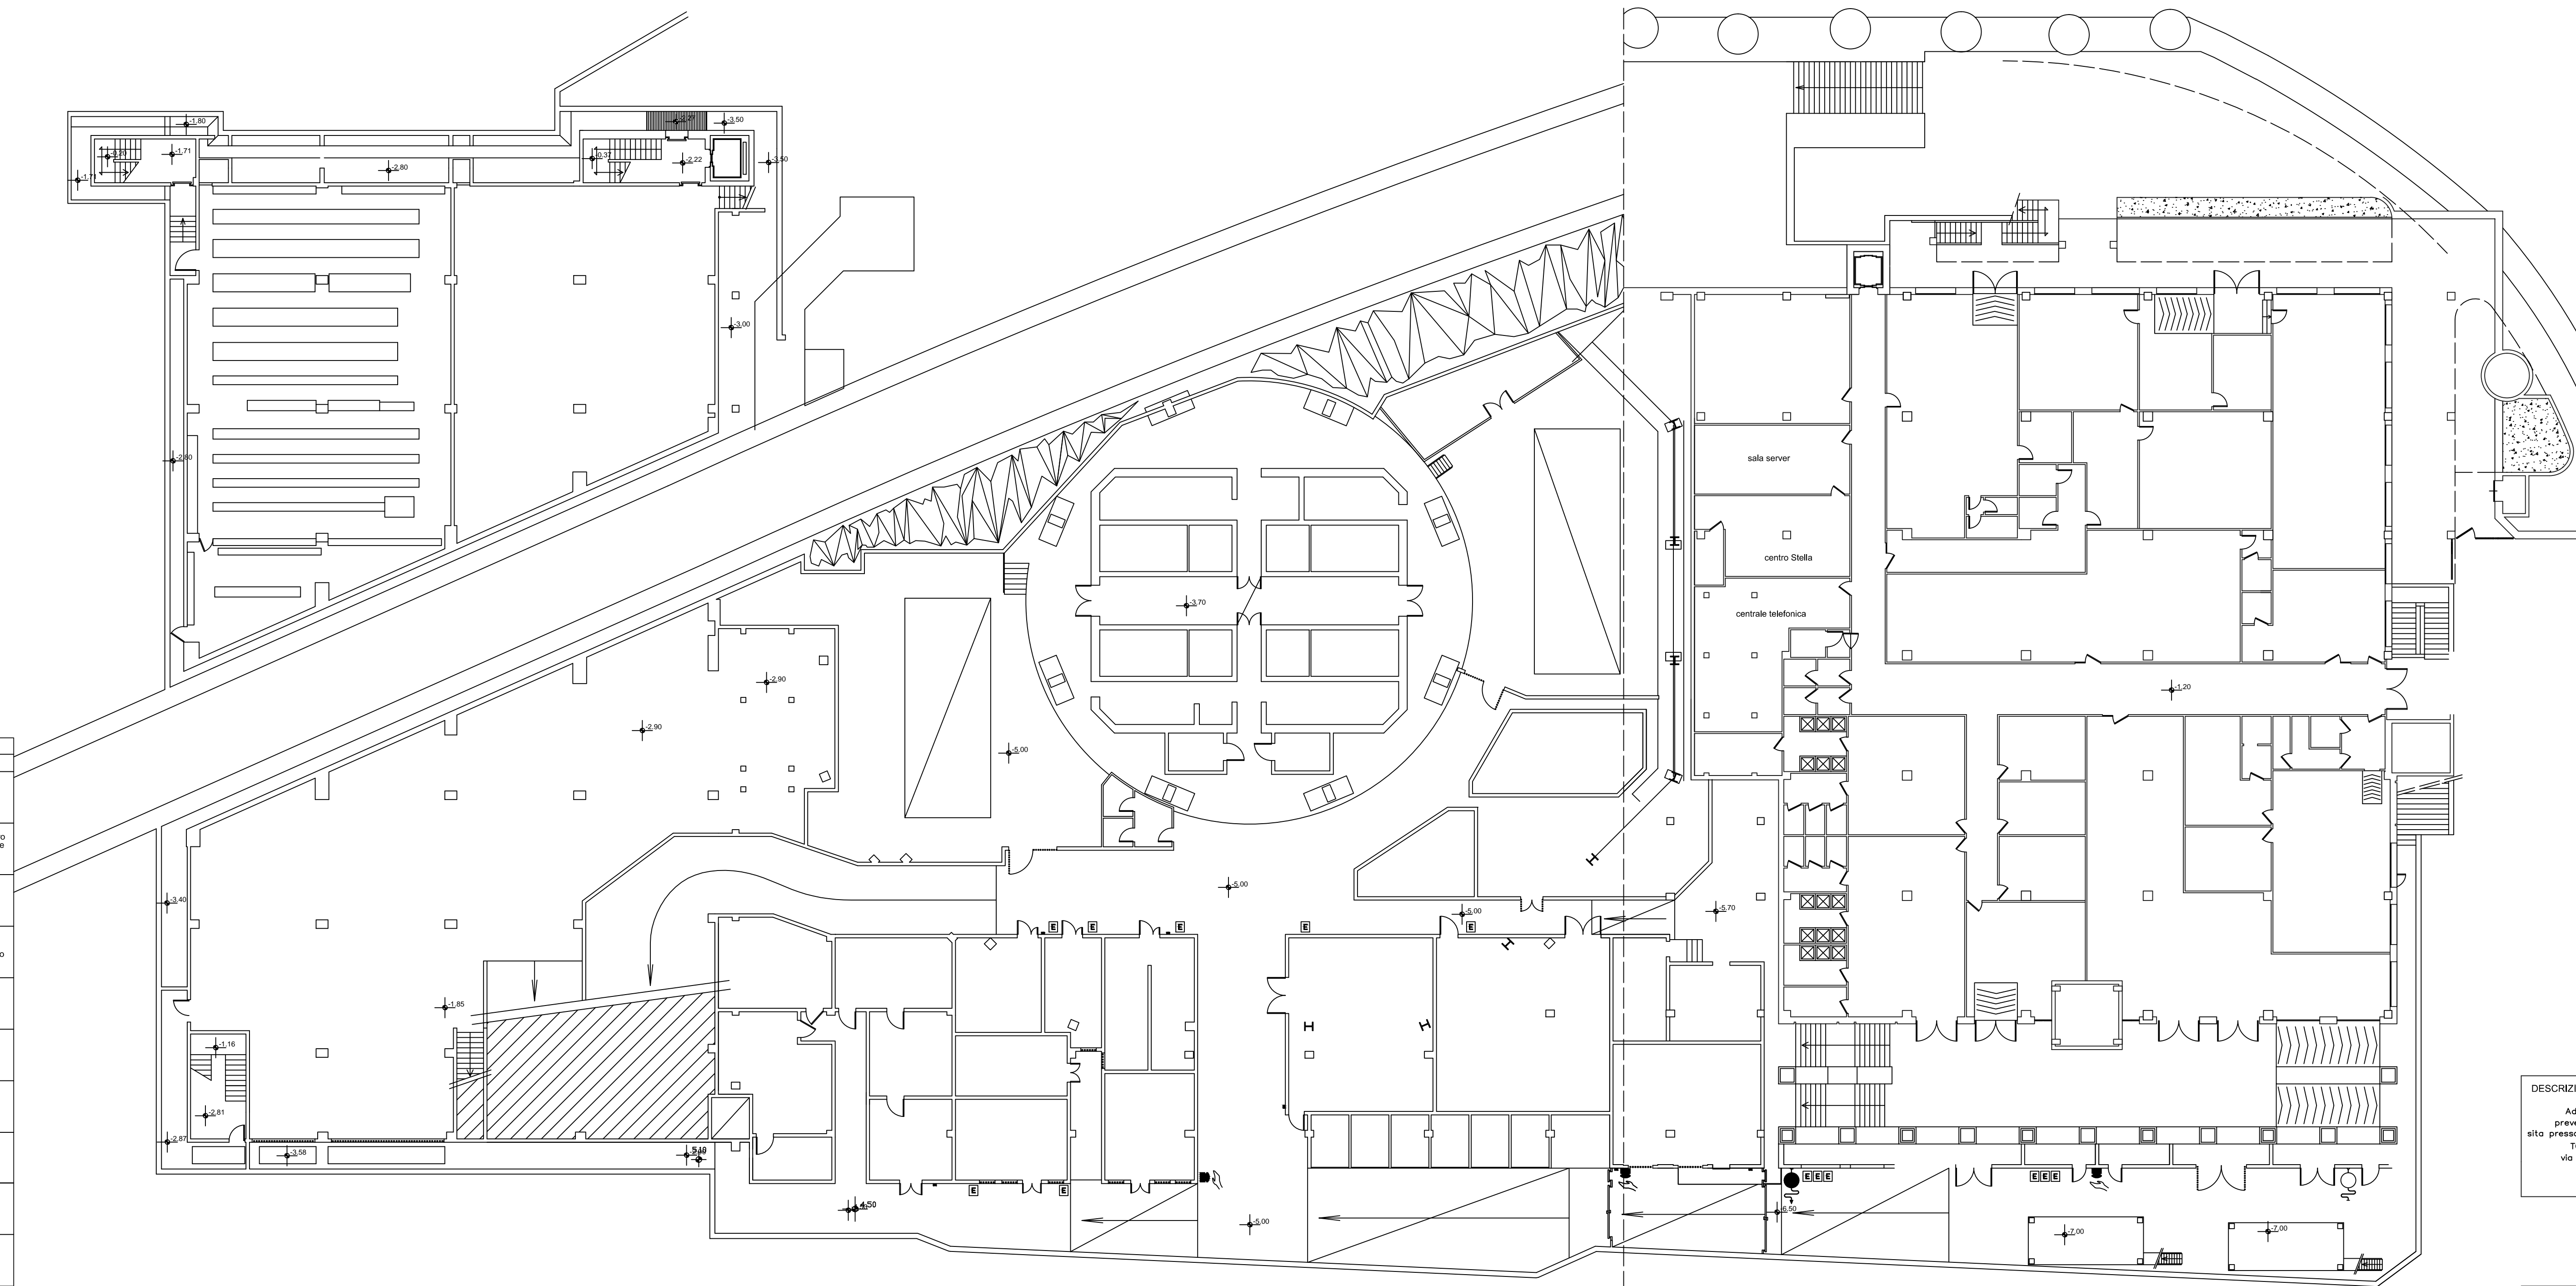

DESCRIZIONE INTERVENTO	COMMITTENTE
<p>Adeguamento alle norme di prevenzione incendi di attività 92 site presso il complesso centro San Benigno,</p> <p>TORRE NORD "MATITONE" via di Francia, 5 A-B-C 16126 - GENOVA</p>	<p>Spett.le Amministrazione Condominio complesso centro San Benigno,</p> <p>TORRE NORD "MATITONE"</p>


Fondi
EDIFICIO TORRE NORD

01


Ing. Carlo Petronio

Via Oreste De Gaspari, 26A
16146 - Genova

ESEG.	VERIF.	DATA	COMMESSA	150	SCALA	1:200
A. Bruzza	C. Petronio	05/09/2007	FILE	d150010.dwg	FORMATO	A1+

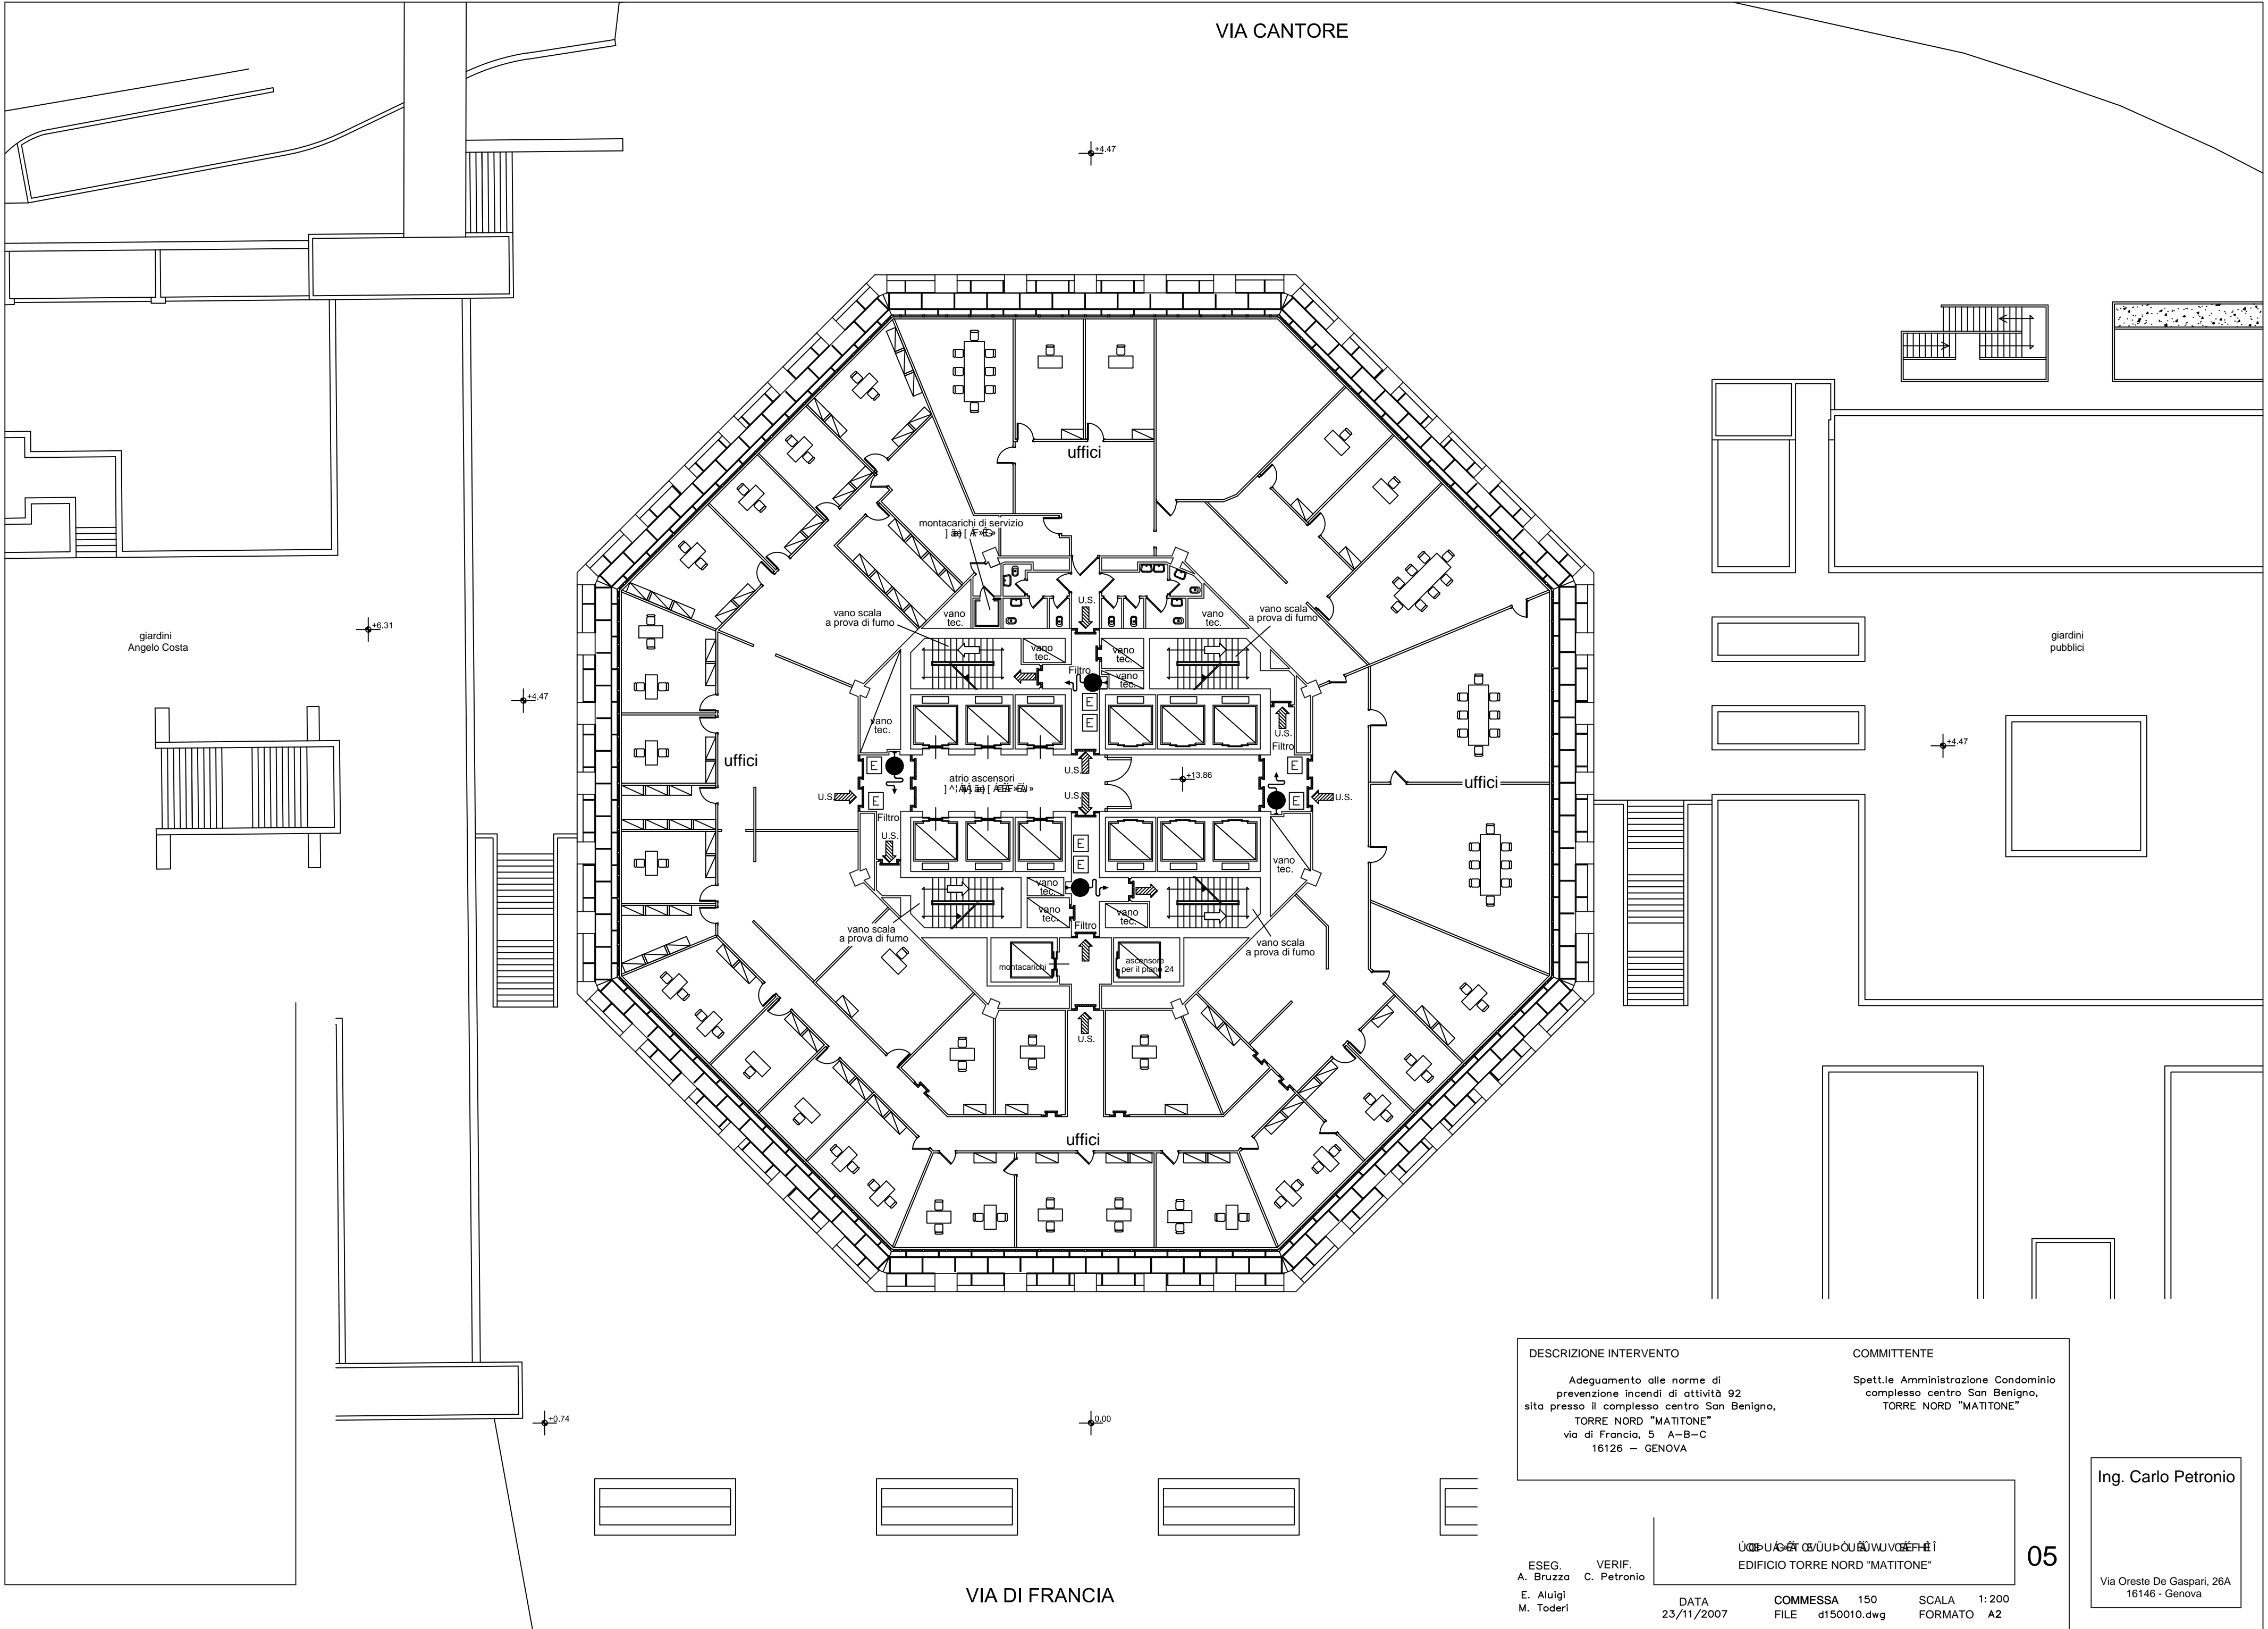

DESCRIZIONE INTERVENTO		COMMITTENTE	
Adeguamento alle norme di prevenzione incendi di attività 92 sita presso il complesso centro San Benigno, TORRE NORD "MATITONE" via di Francia, 5 A-B-C 16126 - GENOVA		Spett.le Amministrazione Condominio complesso centro San Benigno, TORRE NORD "MATITONE"	
EDIFICIO TORRE NORD "MATITONE"			
ESEG. A. Bruzza E. Aluigi M. Toderi	VERIF. C. Petronio	DATA 23/11/2007	COMMESSA 150 FILE d150010.dwg SCALA 1:200 FORMATO A2

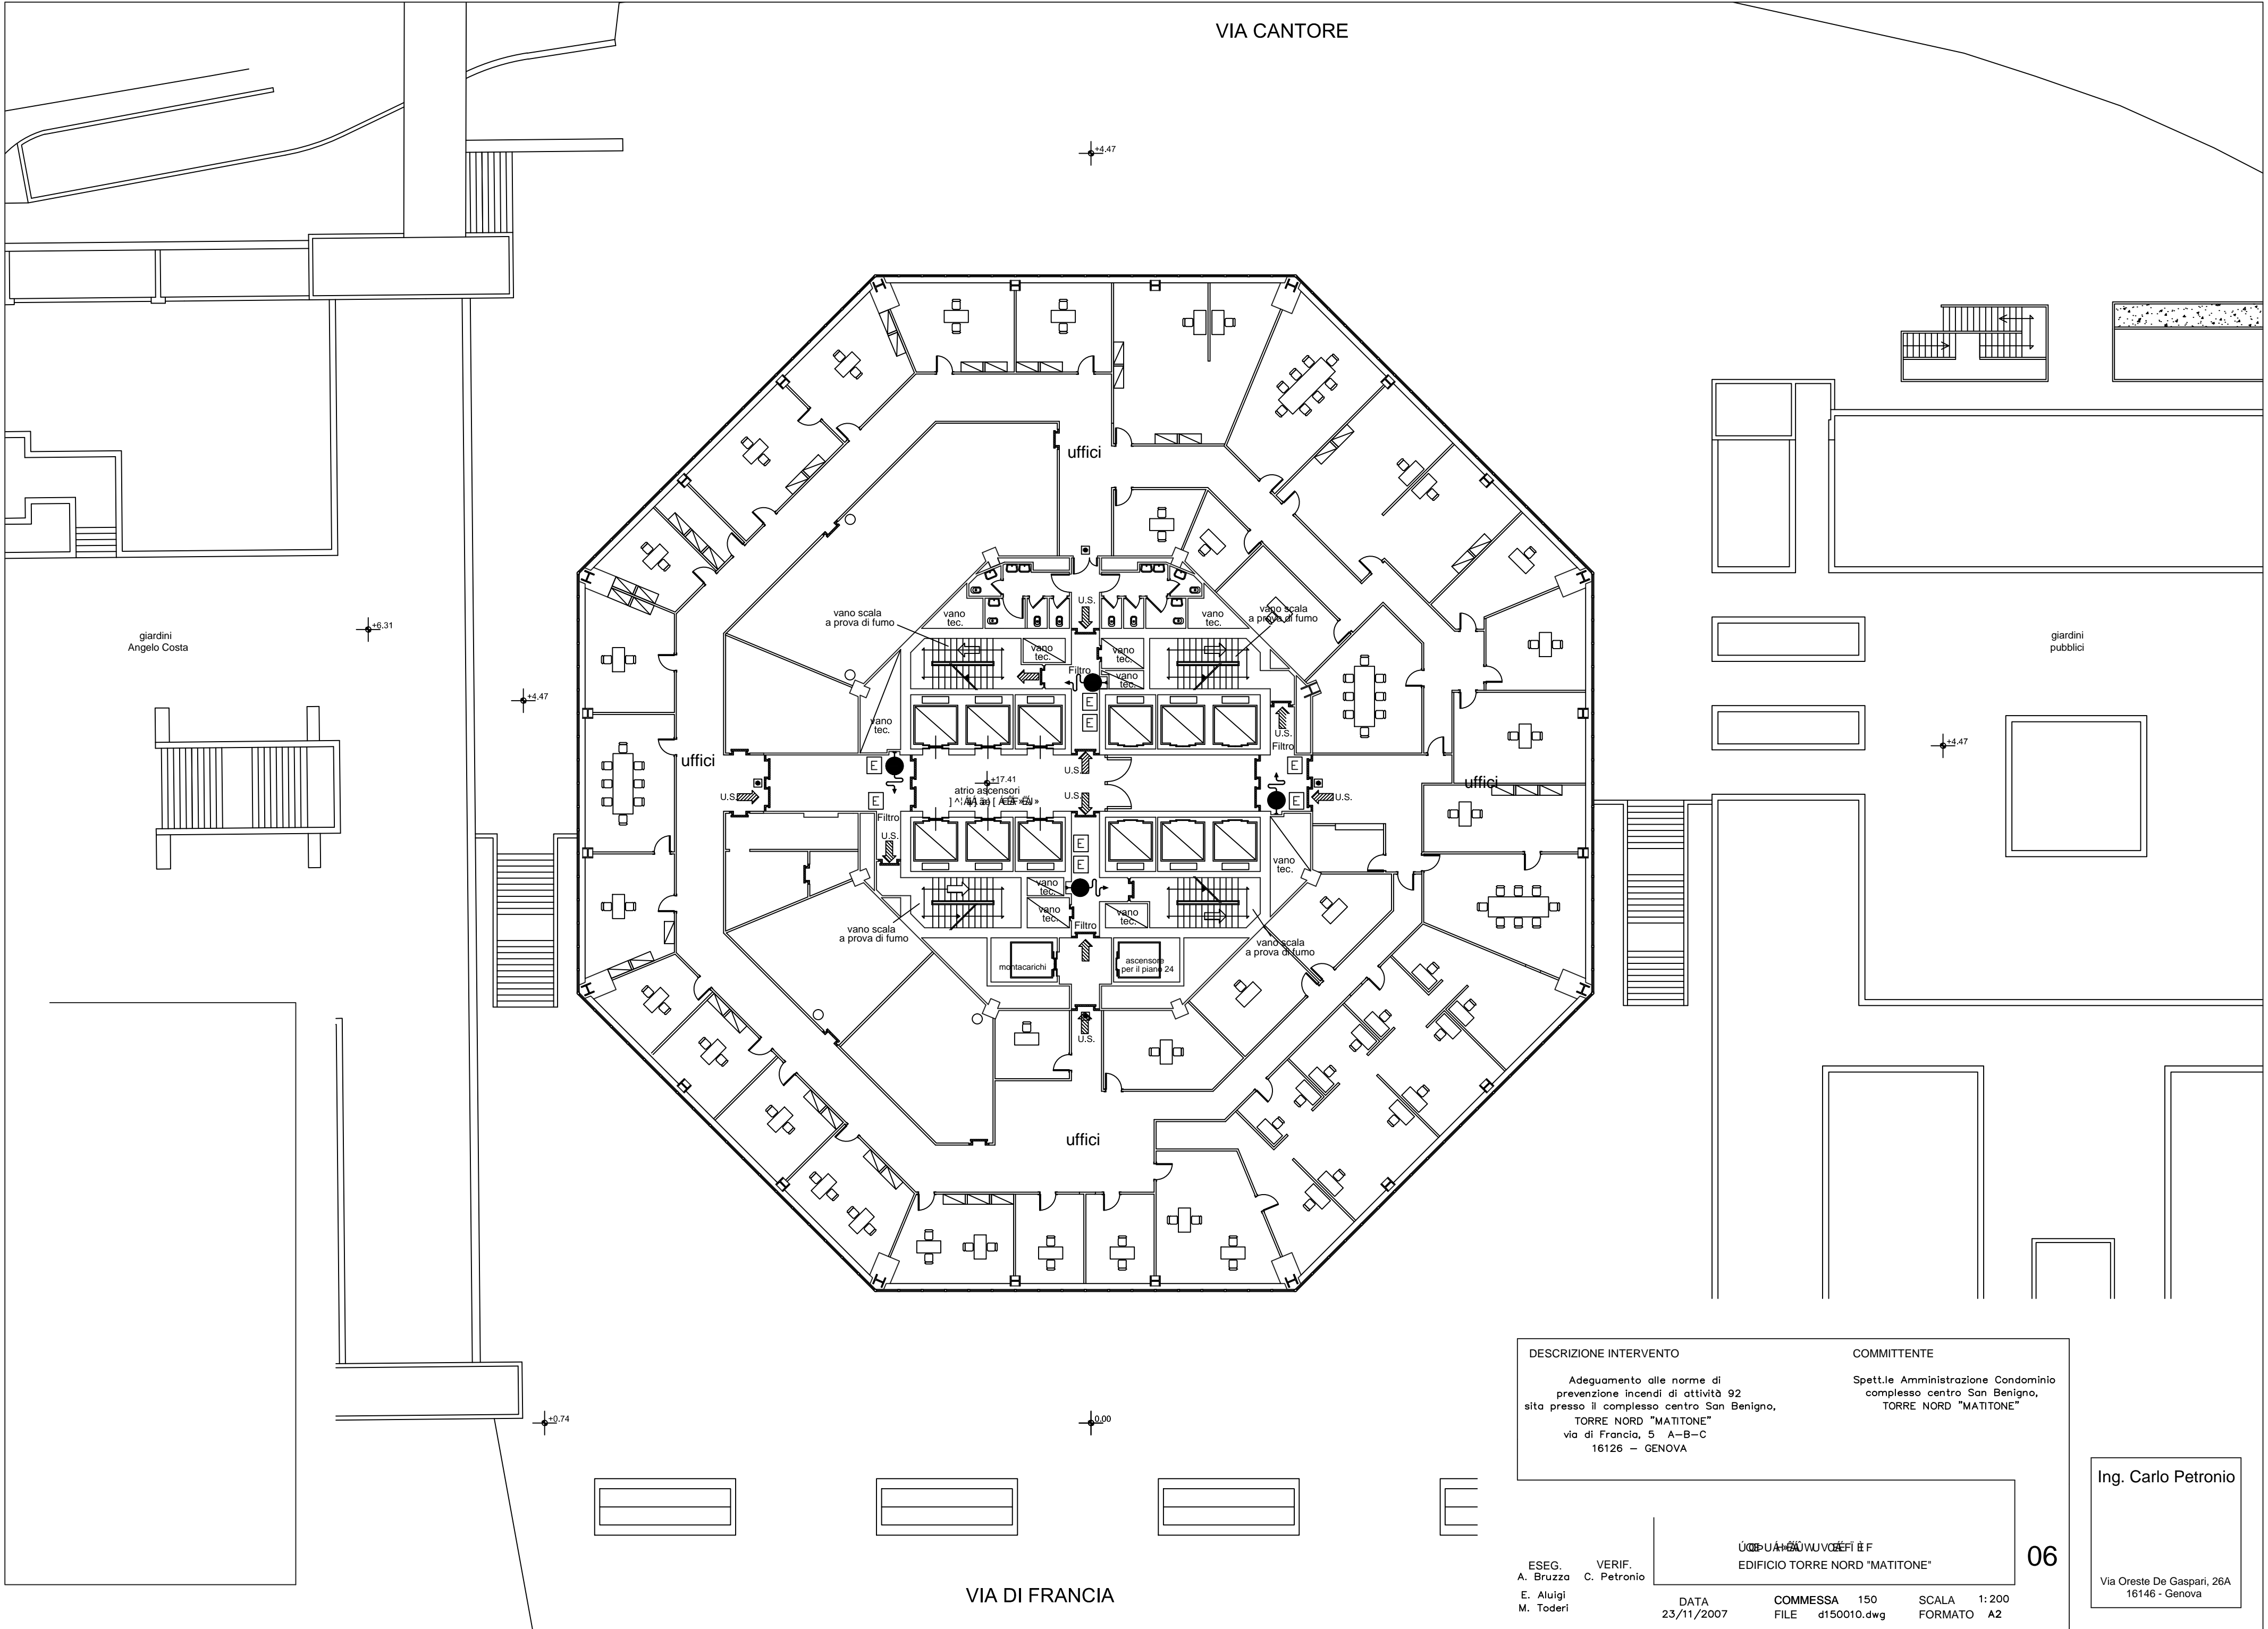

DESCRIZIONE INTERVENTO	COMMITTENTE
Adeguamento alle norme di prevenzione incendi di attività 92 sita presso il complesso centro San Benigno, TORRE NORD "MATITONE" via di Francia, 5 A-B-C 16126 - GENOVA	Spett.le Amministrazione Condominio complesso centro San Benigno, TORRE NORD "MATITONE"

ESEG.
A. Bruzza
E. Aluigi
M. Toderi

VERIF.
C. Petronio

DATA
23/11/2007


COMMESSA 150
FILE d150010.dwg

SCALA 1:200
FORMATO A2

06
EDIFICIO TORRE NORD "MATITONE"

Ing. Carlo Petronio


Via Oreste De Gaspari, 26A
16146 - Genova

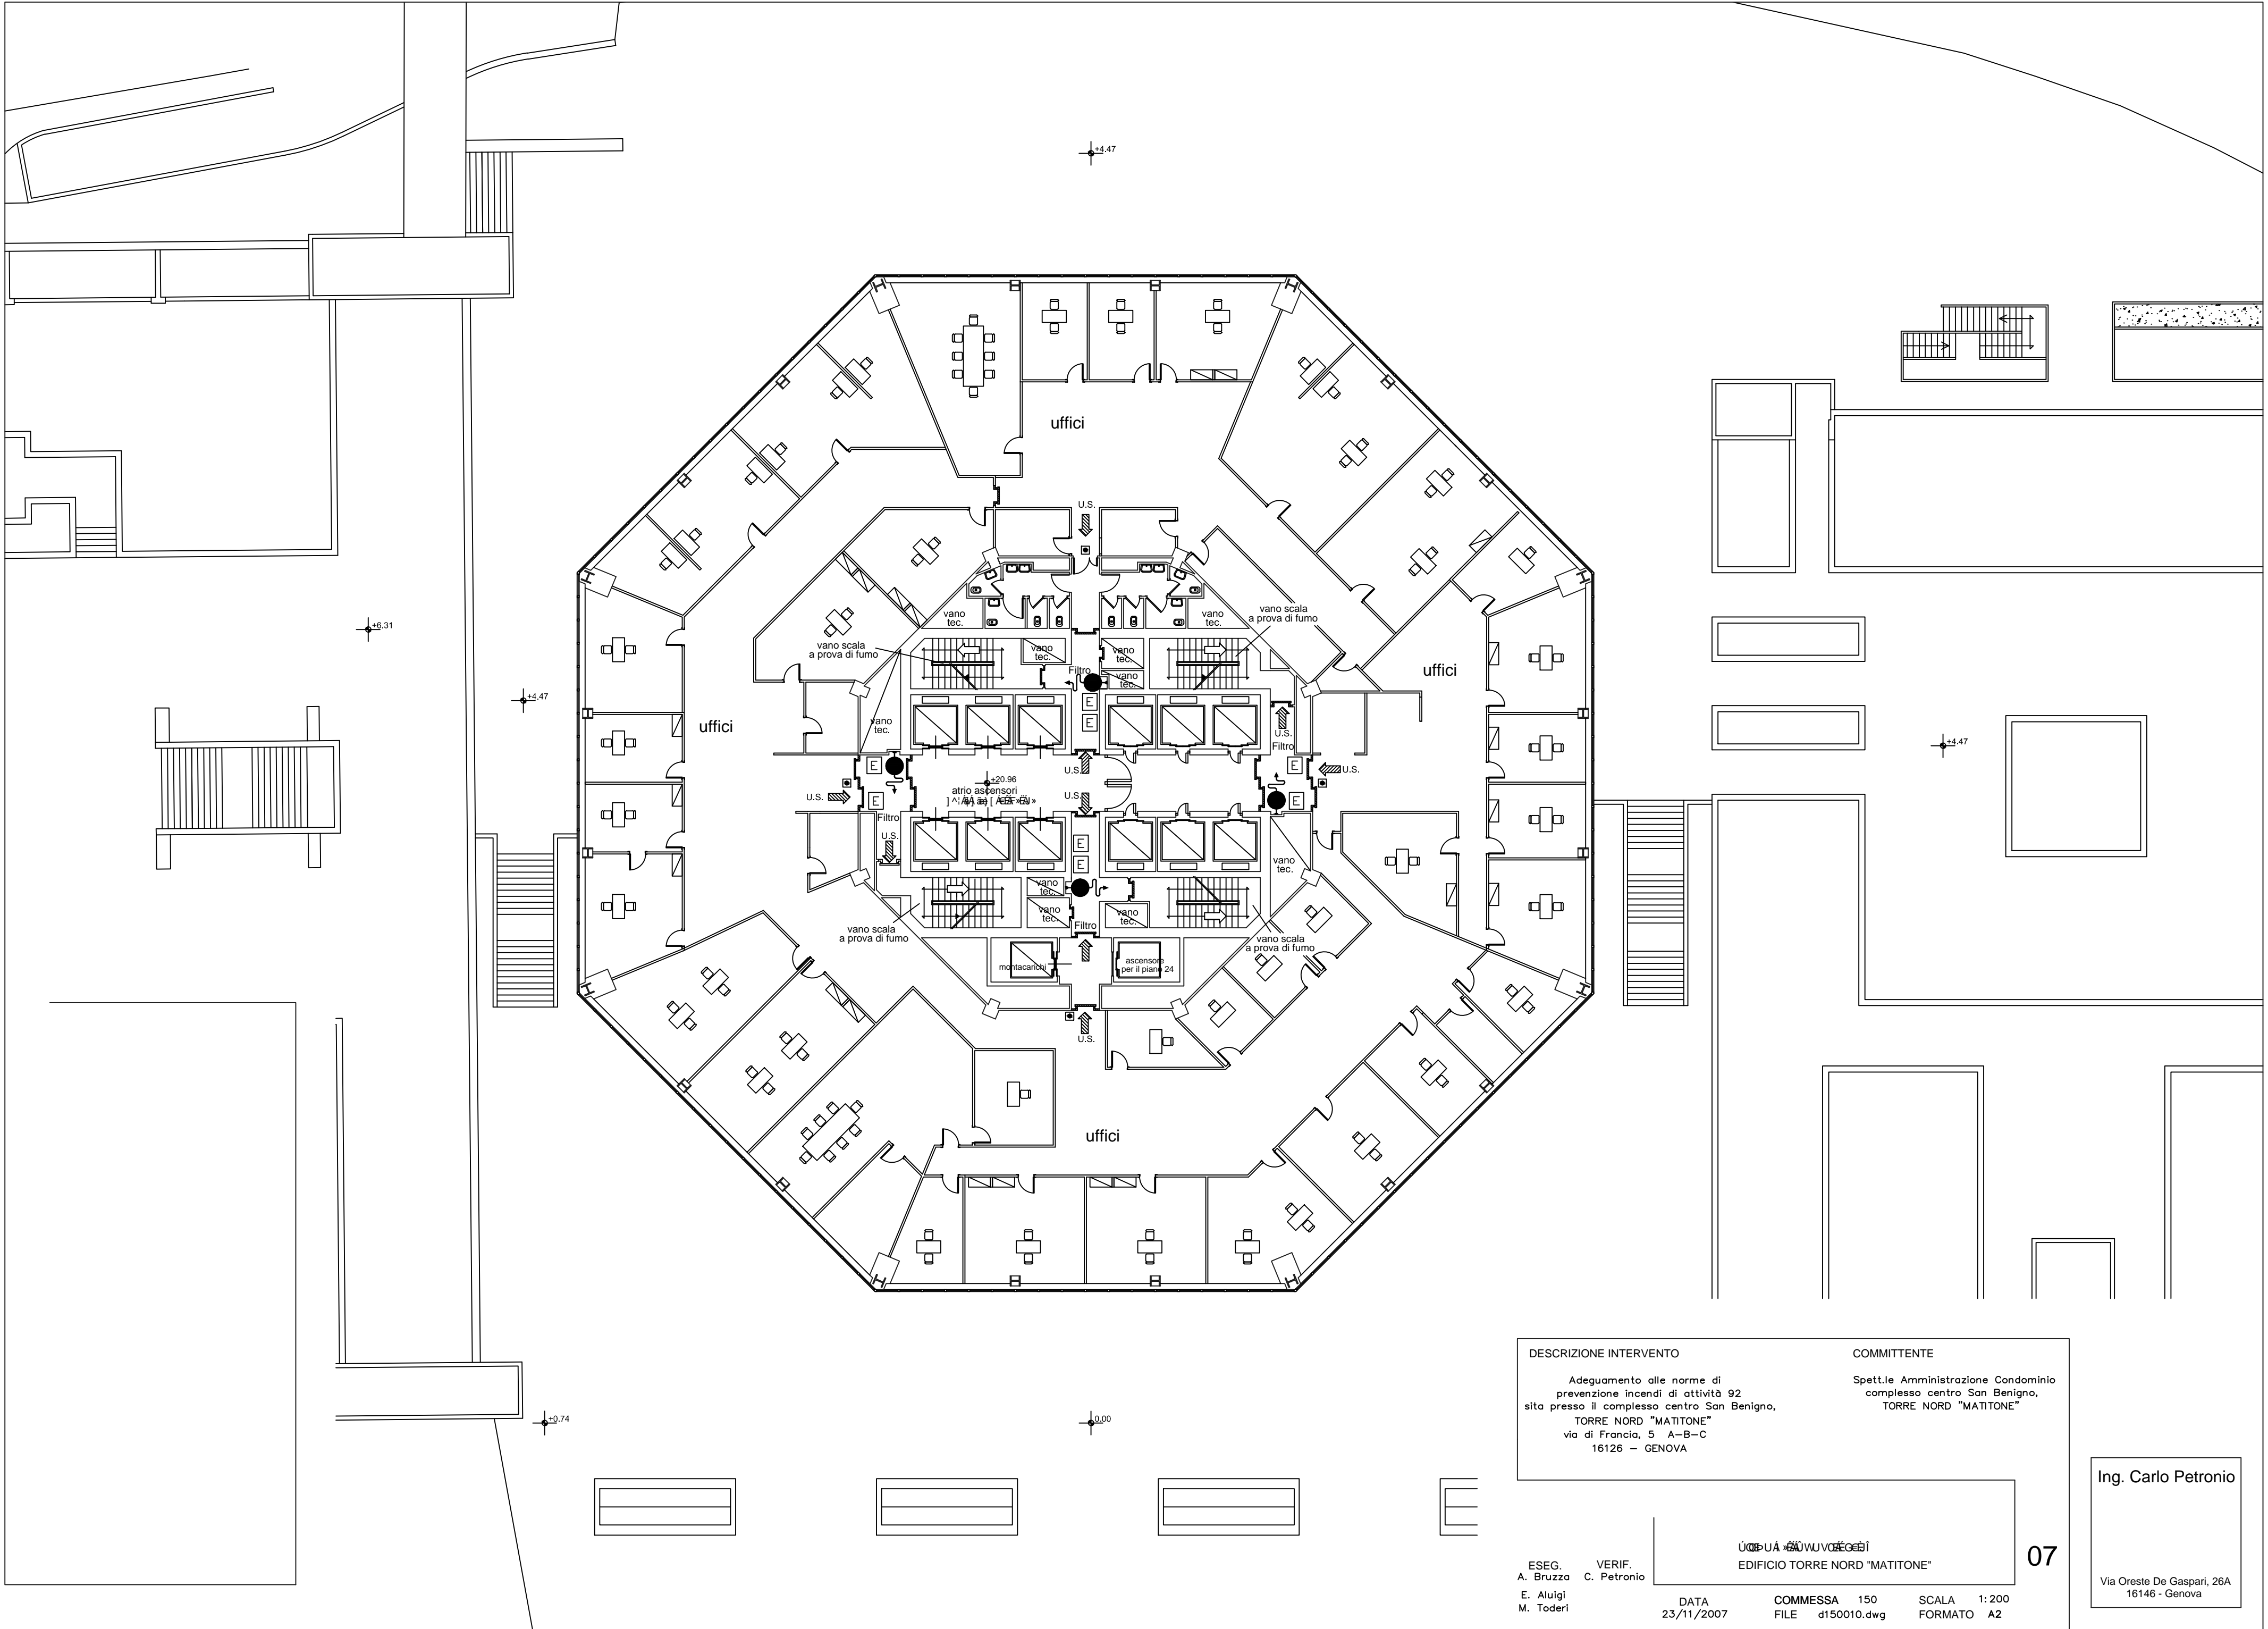

DESCRIZIONE INTERVENTO		COMMITTENTE	
Adeguamento alle norme di prevenzione incendi di attività 92 sita presso il complesso centro San Benigno, TORRE NORD "MATITONE" via di Francia, 5 A-B-C 16126 - GENOVA		Spett.le Amministrazione Condominio complesso centro San Benigno, TORRE NORD "MATITONE"	
EDIFICIO TORRE NORD "MATITONE"			
ESEG. A. Bruzza E. Aluigi M. Toderi	VERIF. C. Petronio	DATA 23/11/2007	COMMESSA 150 FILE d150010.dwg SCALA 1:200 FORMATO A2

Ing. Carlo Petronio


Via Oreste De Gaspari, 26A
16146 - Genova

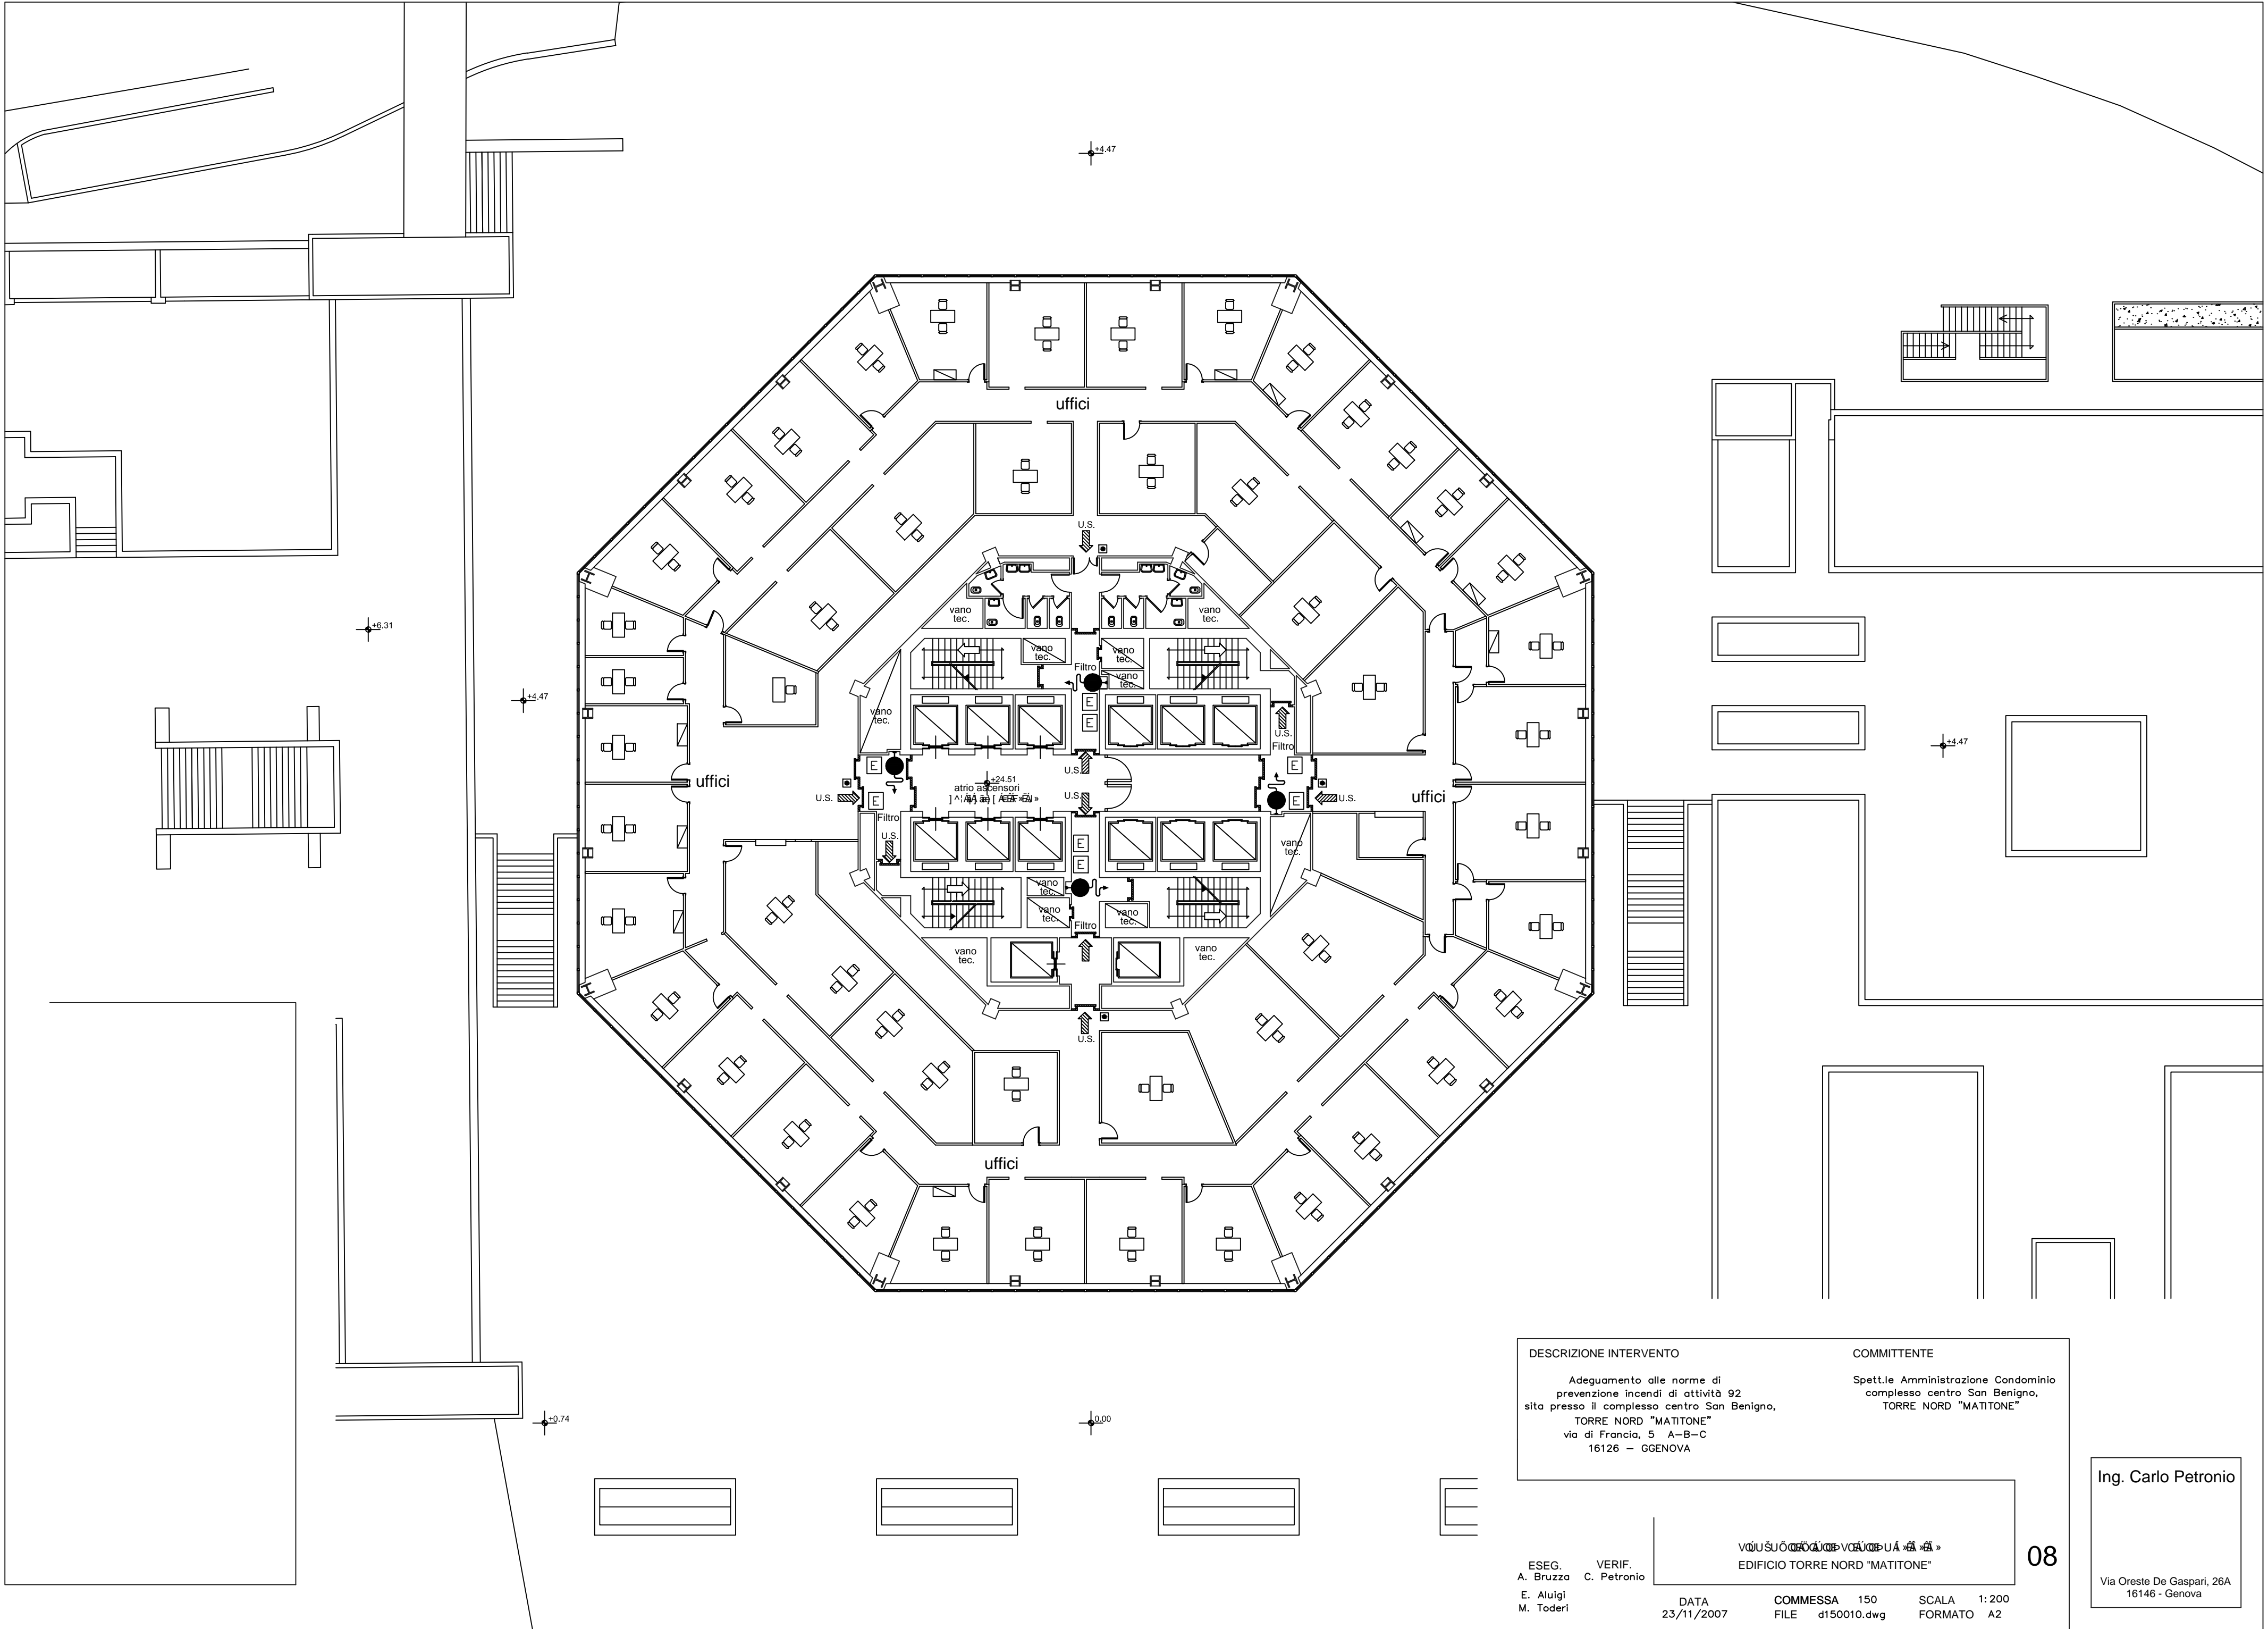

DESCRIZIONE INTERVENTO		COMMITTENTE	
<p>Adeguamento alle norme di prevenzione incendi di attività 92 sita presso il complesso centro San Benigno, TORRE NORD "MATITONE" via di Francia, 5 A-B-C 16126 - GENOVA</p>		<p>Spett.le Amministrazione Condominio complesso centro San Benigno, TORRE NORD "MATITONE"</p>	
<p>ESEG. A. Bruzza E. Aluigi M. Toderi</p>		<p>VERIF. C. Petronio</p>	
<p>DATA 23/11/2007</p>		<p>COMMESSA 150 FILE d150010.dwg</p>	
<p>SCALA 1:200 FORMATO A2</p>		<p>08</p>	

Ing. Carlo Petronio


Via Oreste De Gaspari, 26A
16146 - Genova

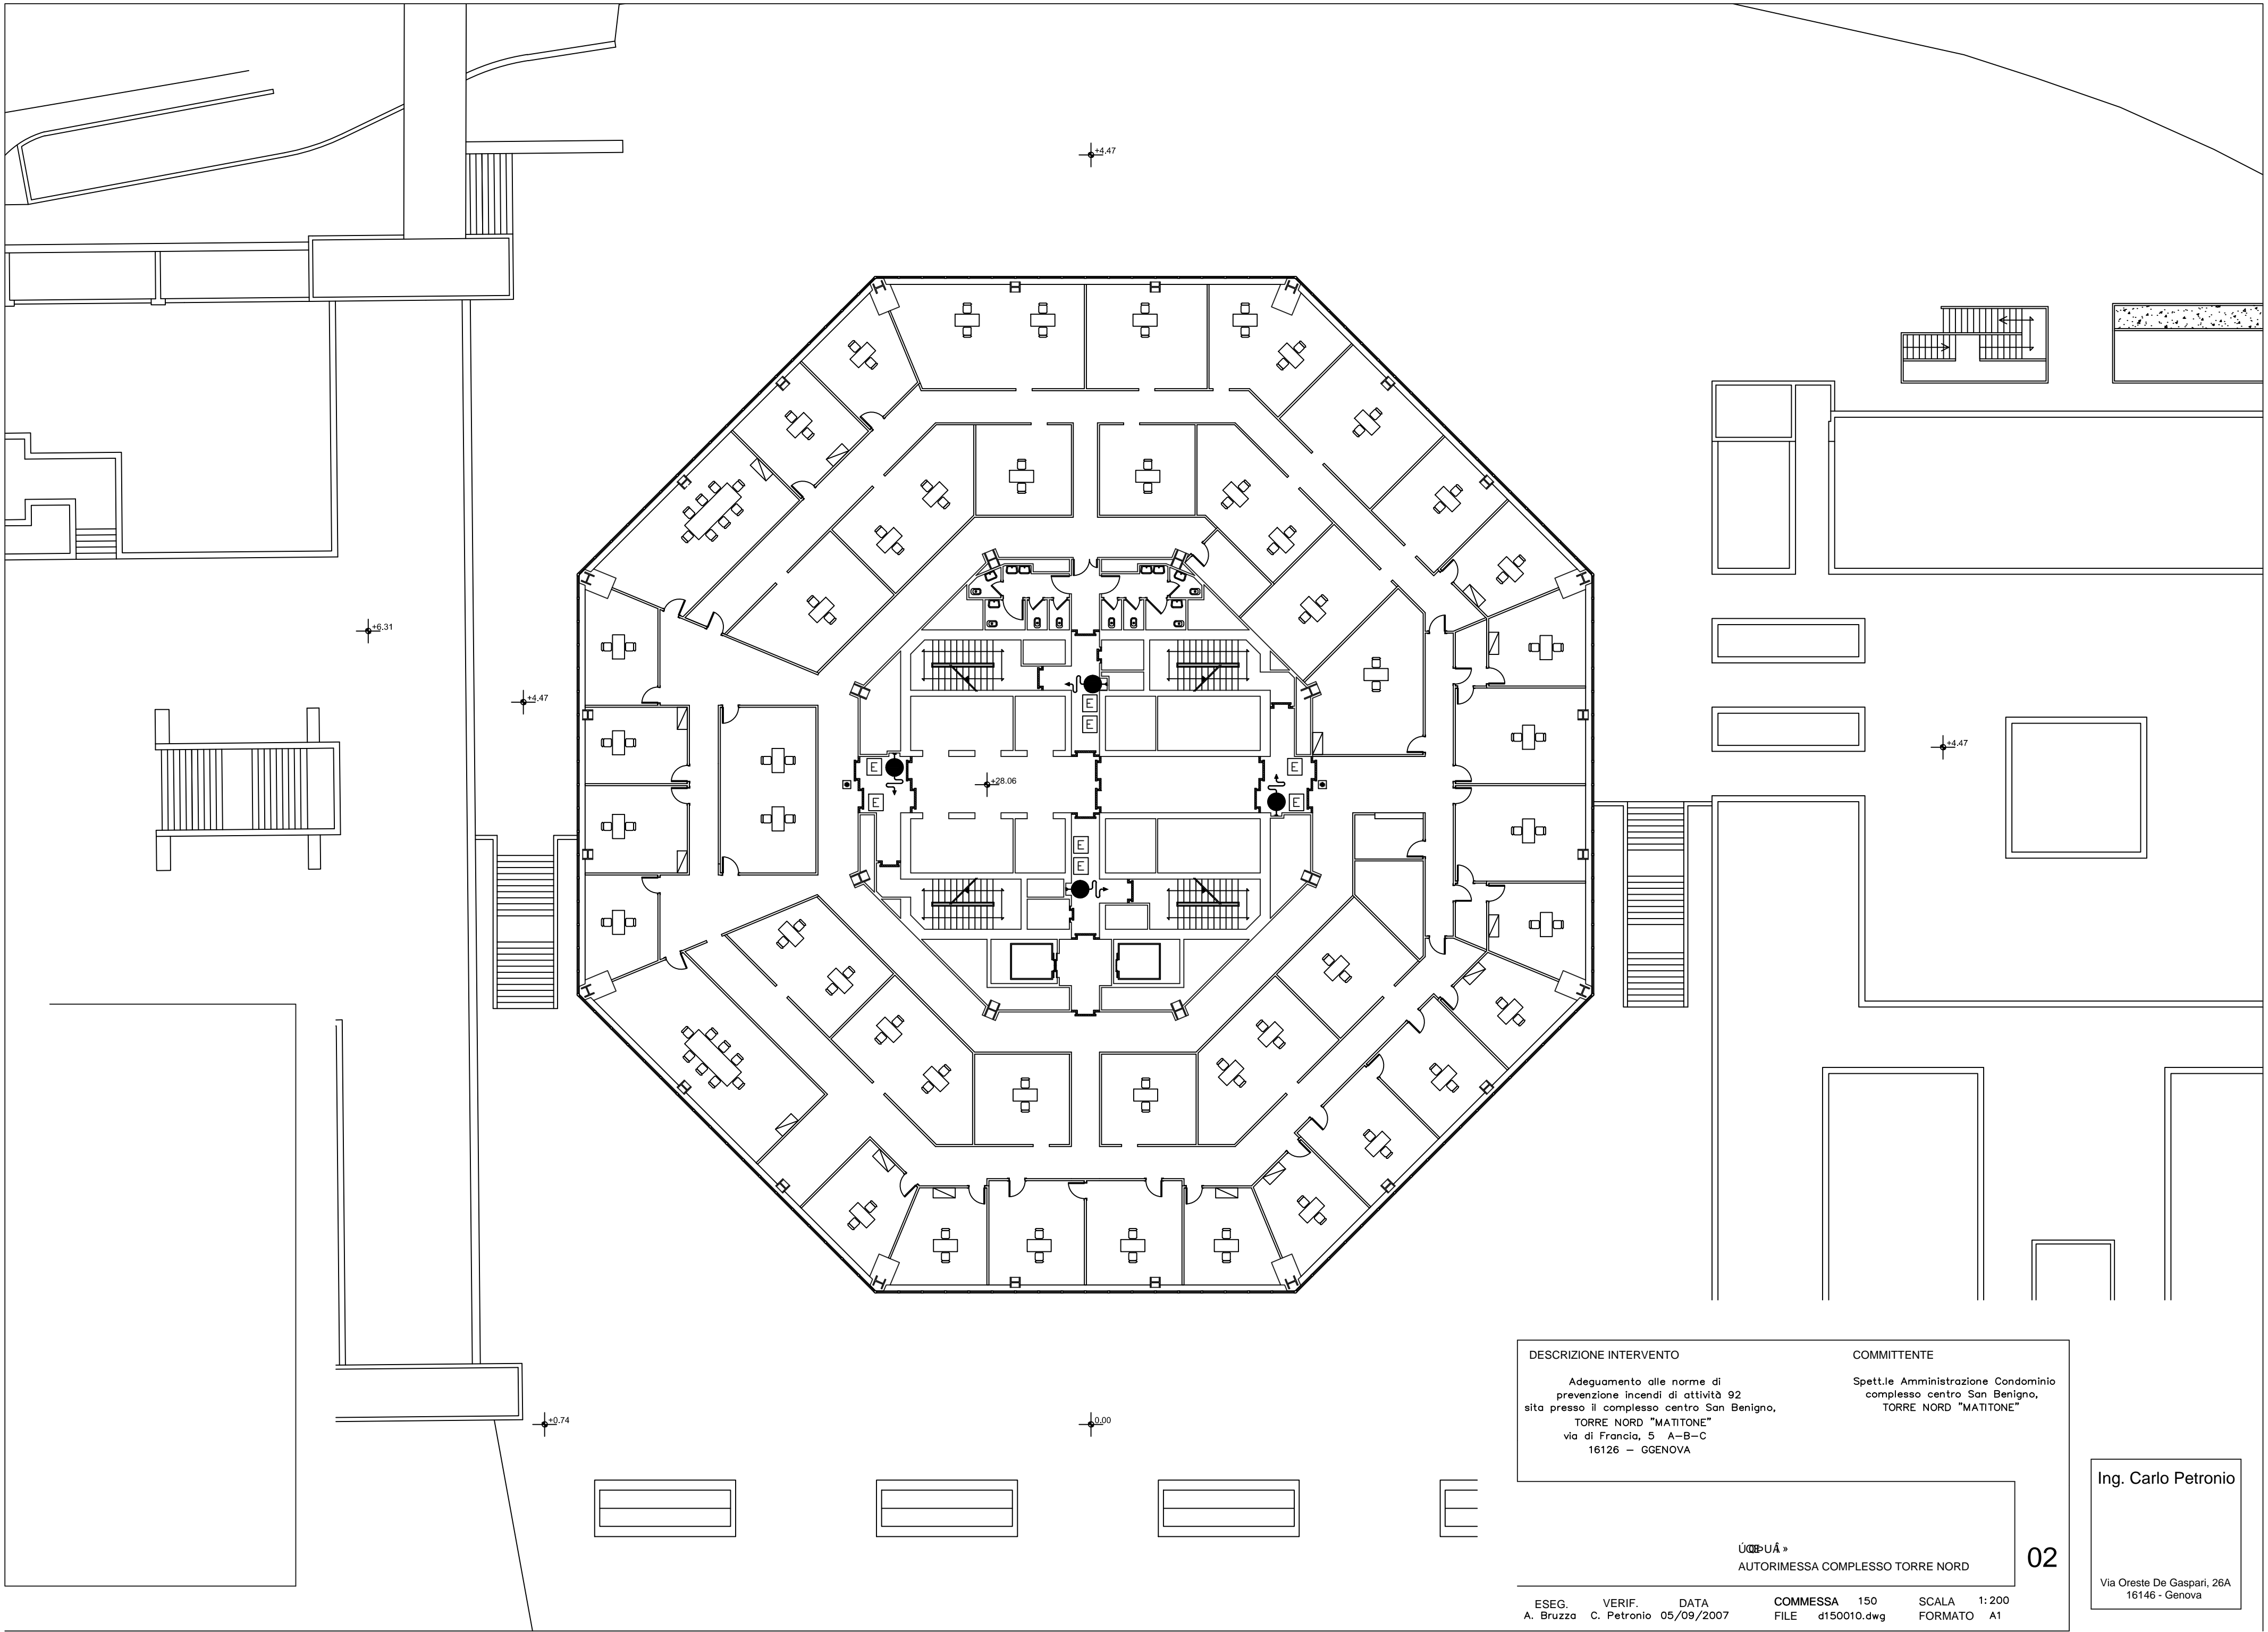

DESCRIZIONE INTERVENTO		COMMITTENTE	
Adeguamento alle norme di prevenzione incendi di attività 92 sita presso il complesso centro San Benigno, TORRE NORD "MATITONE" via di Francia, 5 A-B-C 16126 - GENOVA		Spett.le Amministrazione Condominio complesso centro San Benigno, TORRE NORD "MATITONE"	
AUTORIMESSA COMPLESSO TORRE NORD			
ESEG. A. Bruzza	VERIF. C. Petronio	DATA 05/09/2007	COMMESSA 150 FILE d150010.dwg
SCALA 1:200 FORMATO A1			

Ing. Carlo Petronio


Via Oreste De Gaspari, 26A
16146 - Genova

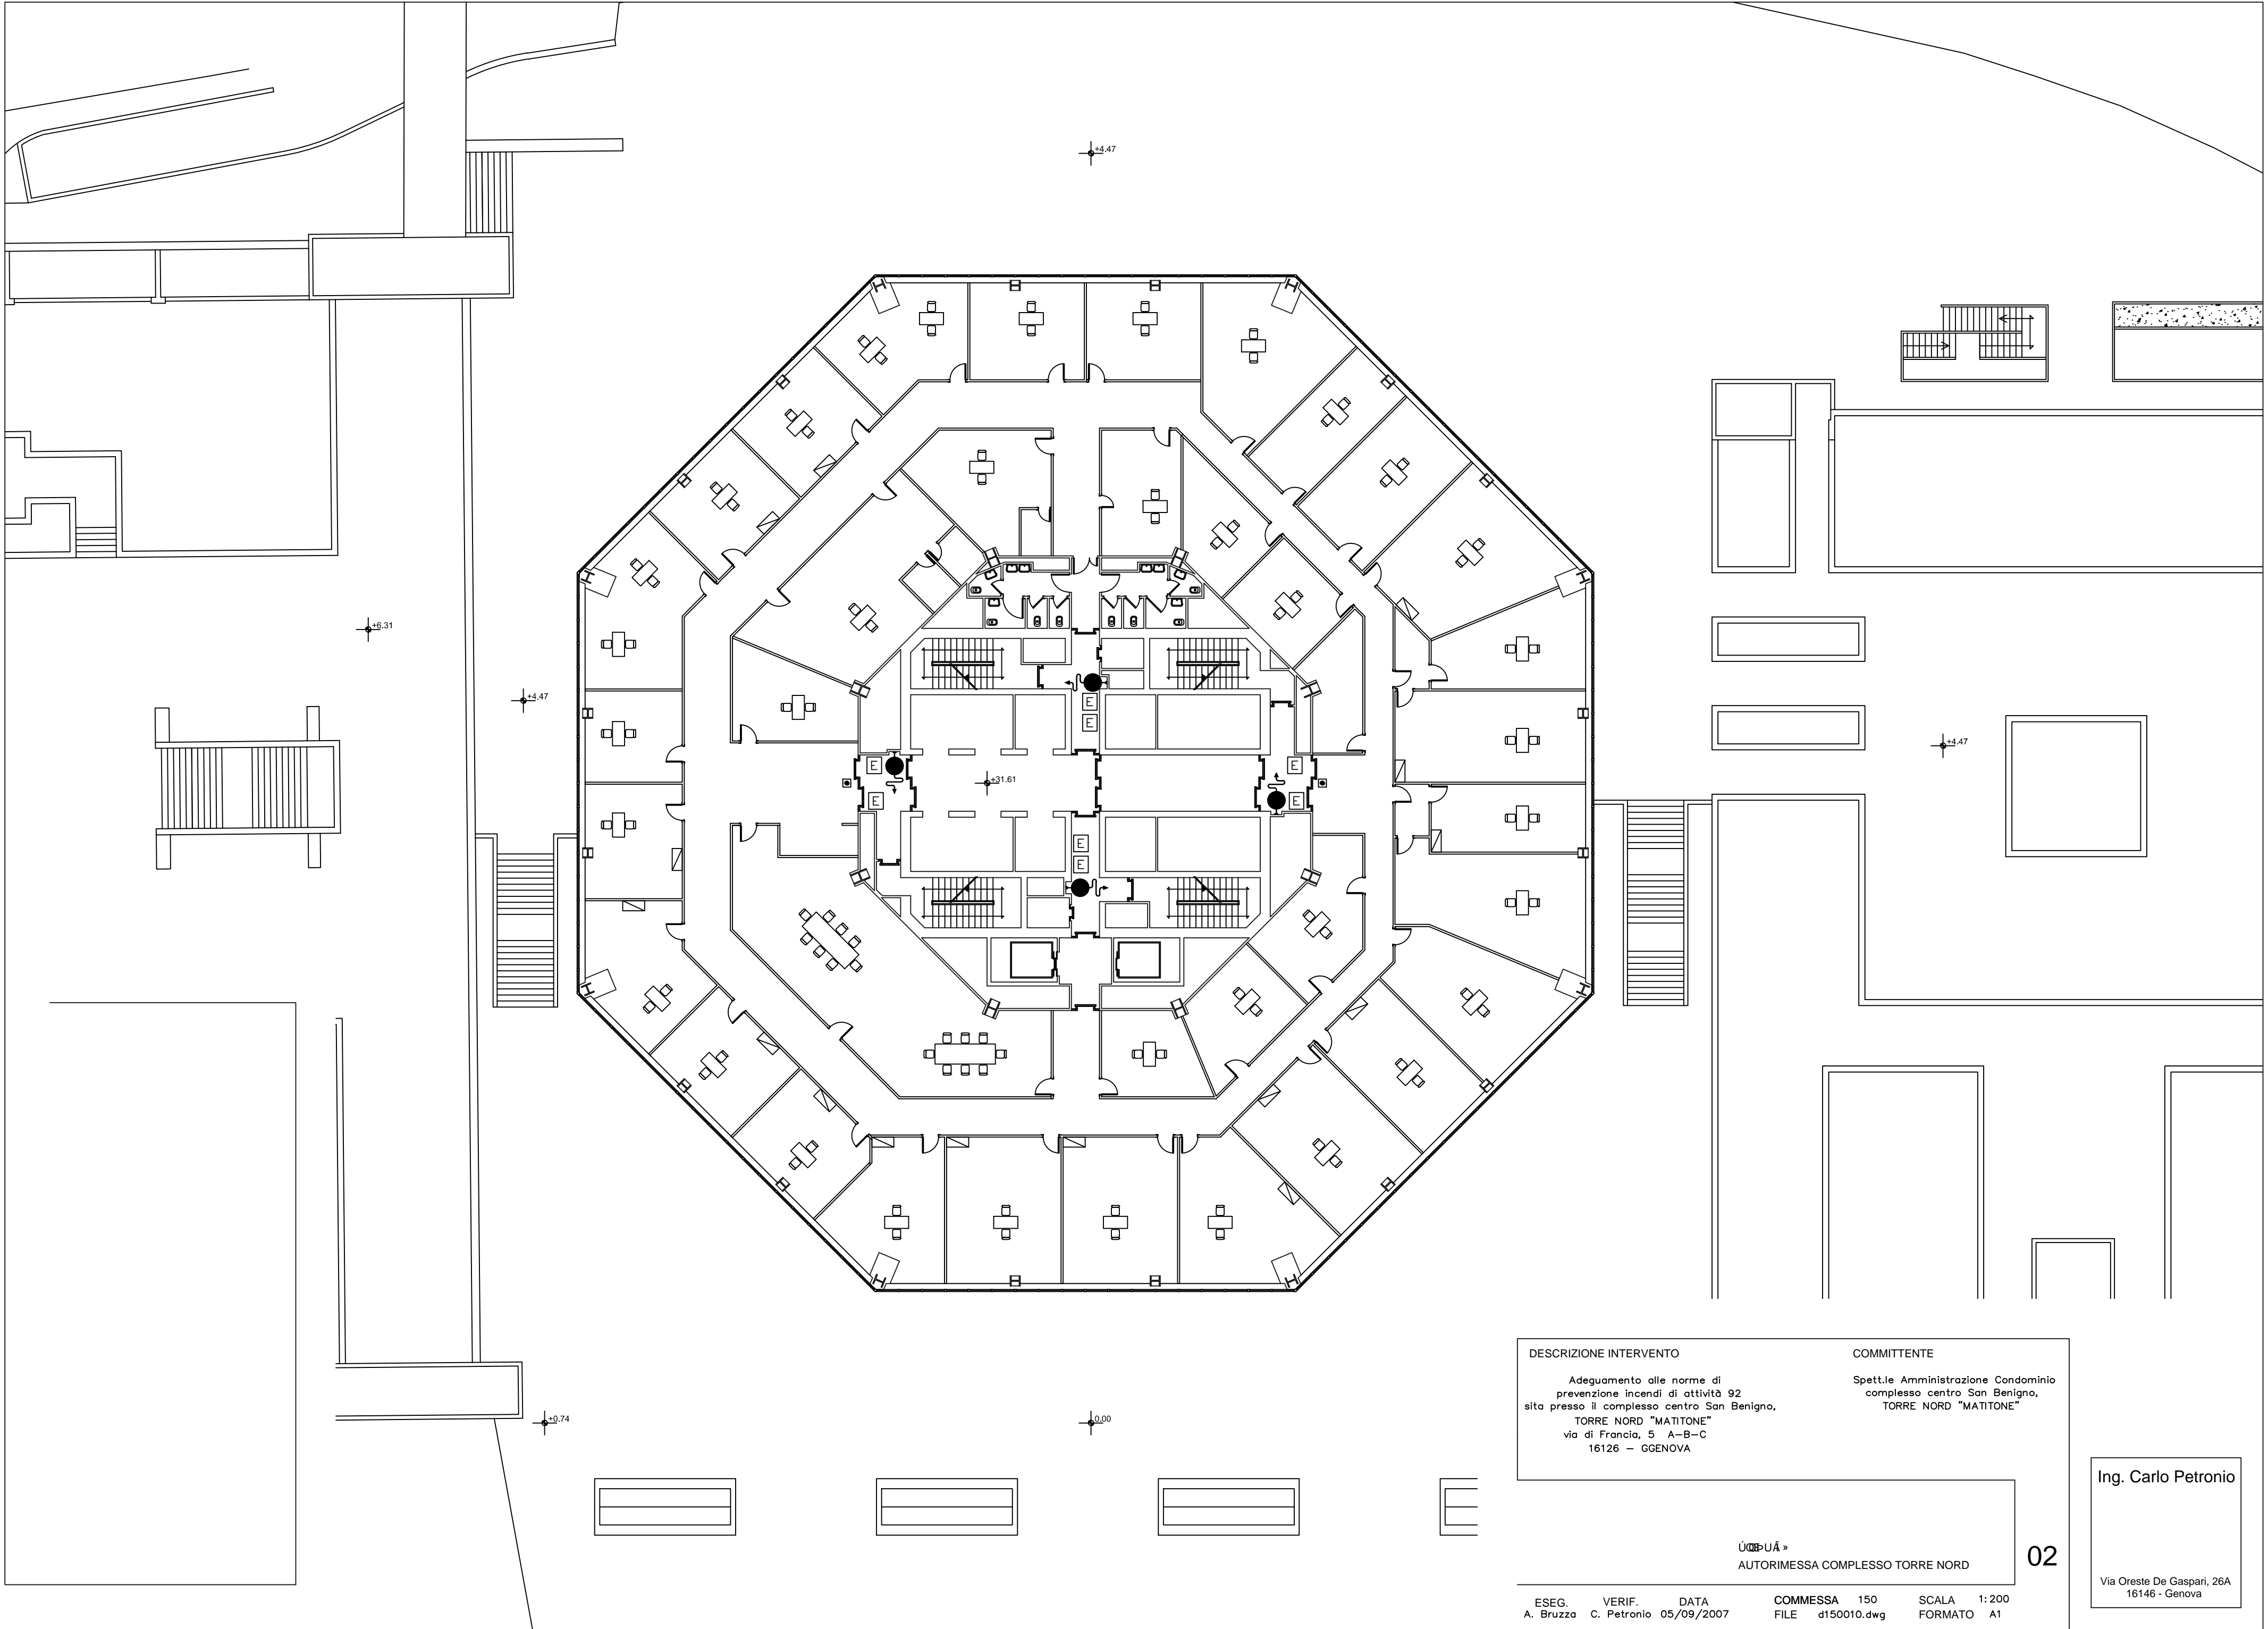

DESCRIZIONE INTERVENTO		COMMITTENTE	
Adeguamento alle norme di prevenzione incendi di attività 92 sita presso il complesso centro San Benigno, TORRE NORD "MATITONE" via di Francia, 5 A-B-C 16126 - GENOVA		Spett.le Amministrazione Condominio complesso centro San Benigno, TORRE NORD "MATITONE"	
AUTORIMESSA COMPLESSO TORRE NORD			
ESEG. A. Bruzza	VERIF. C. Petronio	DATA 05/09/2007	COMMESSA 150 FILE d150010.dwg
SCALA 1:200 FORMATO A1			

Ing. Carlo Petronio

Via Oreste De Gaspari, 26A
16146 - Genova

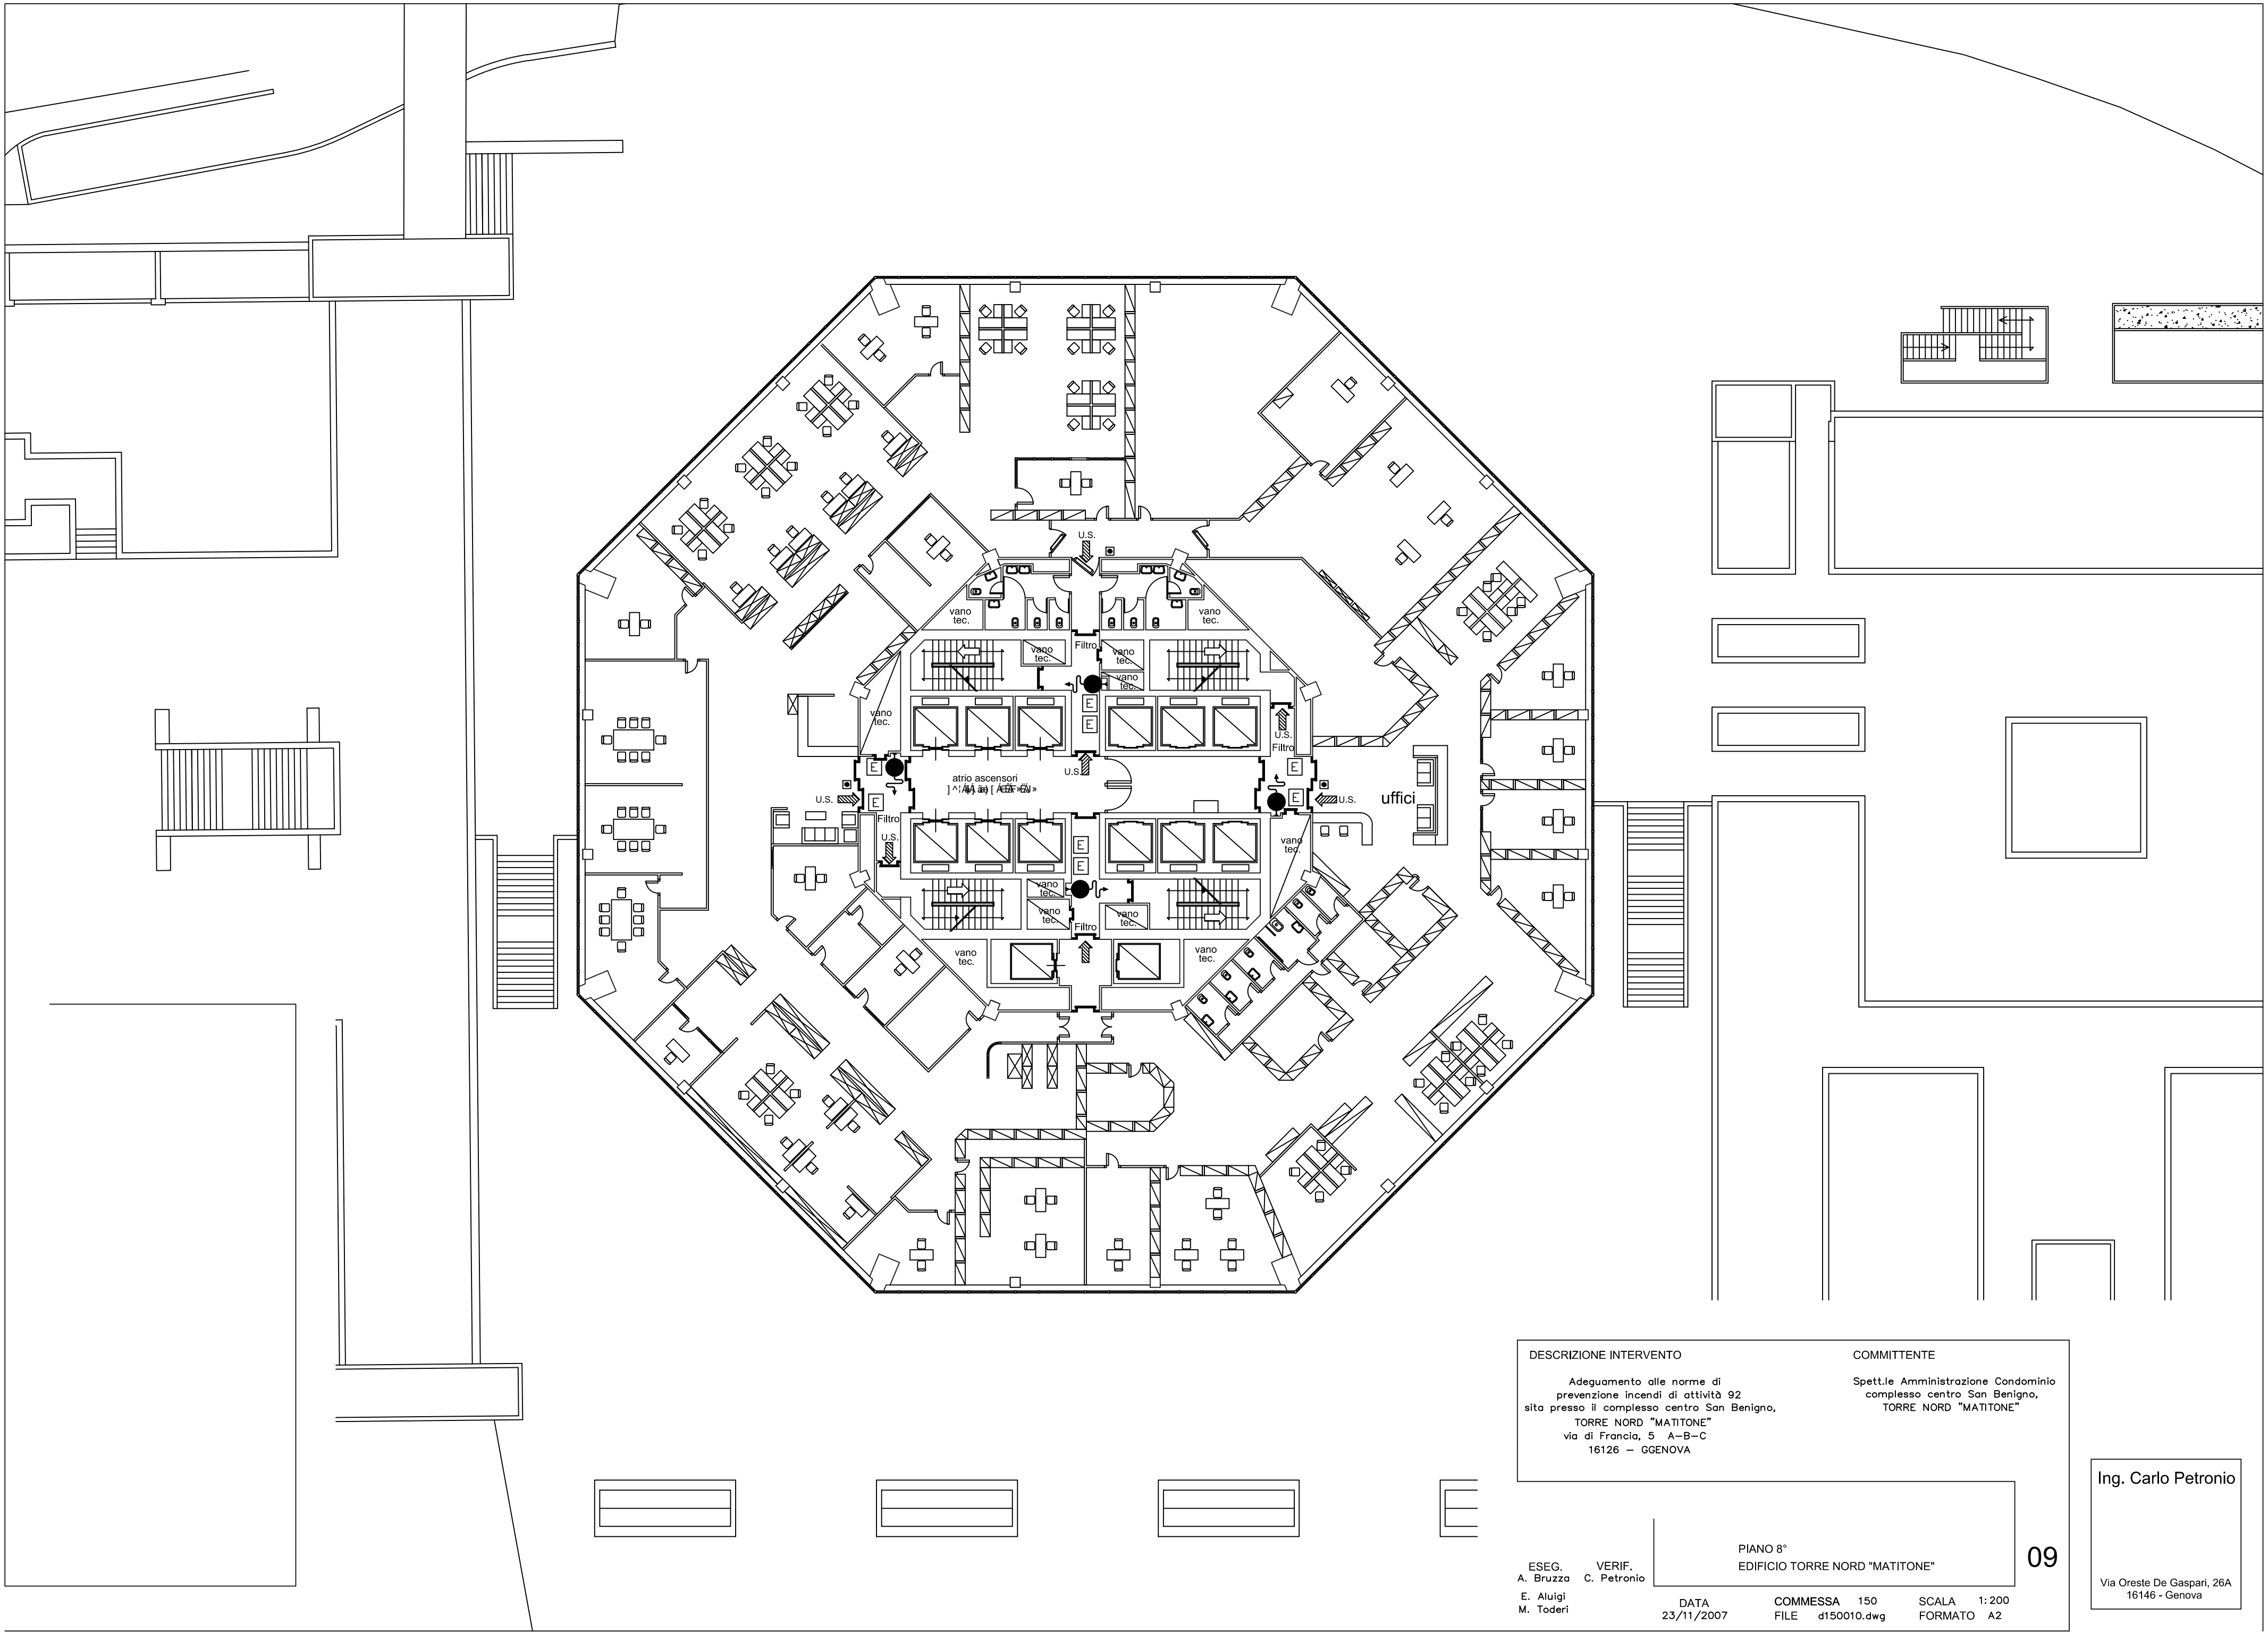

DESCRIZIONE INTERVENTO

Adeguamento alle norme di
prevenzione incendi di attività 92
sita presso il complesso centro San Benigno,
TORRE NORD "MATITONE"
via di Francia, 5 A-B-C
16126 - GENOVA

COMMITTENTE

Spett.le Amministrazione Condominio
complesso centro San Benigno,
TORRE NORD "MATITONE"

ESEG.
A. Bruzza
E. Aluigi
M. Toderi

VERIF.
C. Petronio

DATA
23/11/2007

COMMESSA 150
FILE d150010.dwg


SCALA 1:200
FORMATO A2

PIANO 8°
EDIFICIO TORRE NORD "MATITONE"

09

Ing. Carlo Petronio

Via Oreste De Gaspari, 26A
16146 - Genova

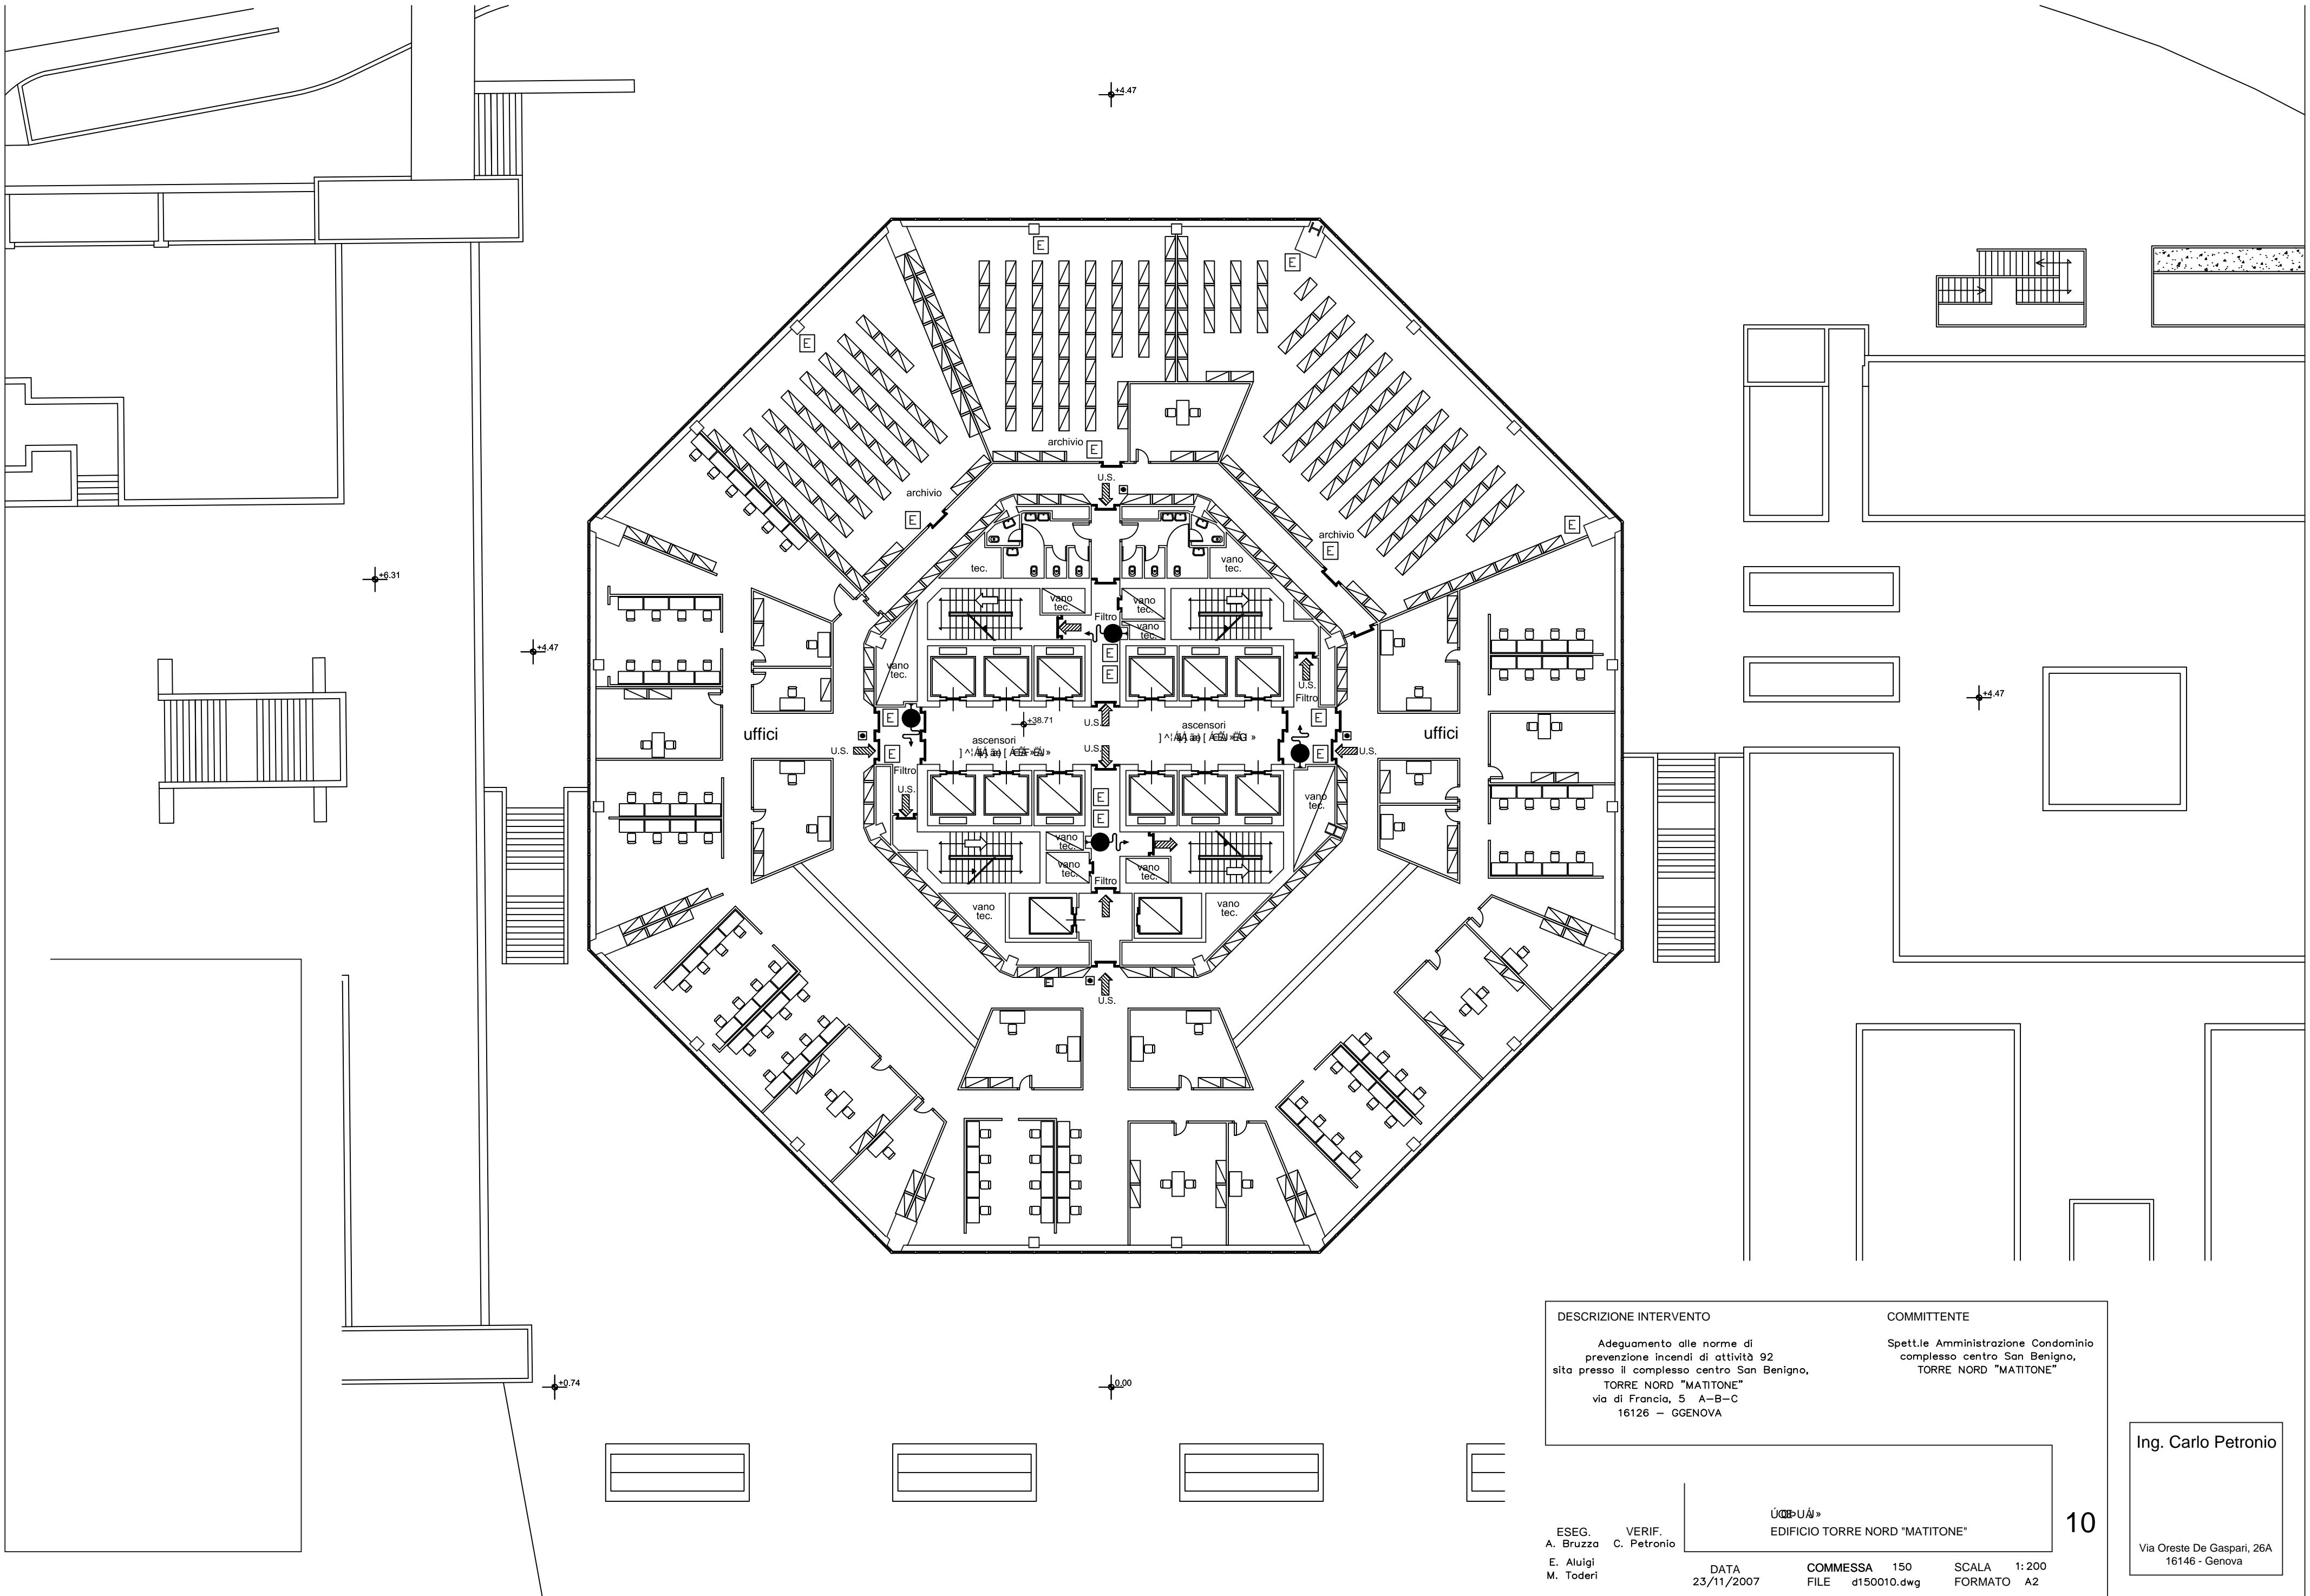


DESCRIZIONE INTERVENTO	COMMITTENTE
Adeguamento alle norme di prevenzione incendi di attività 92 sita presso il complesso centro San Benigno, TORRE NORD "MATITONE" via di Francia, 5 A-B-C 16126 - GENOVA	Spett.le Amministrazione Condominio complesso centro San Benigno, TORRE NORD "MATITONE"
ESEG. A. Bruzza VERIF. C. Petronio	
E. Aluigi M. Toderi	
DATA 23/11/2007	COMMESSA 150 FILE d150010.dwg
SCALA 1:200	FORMATO A2

EDIFICIO TORRE NORD "MATITONE"

Ing. Carlo Petronio

Via Oreste De Gaspari, 26A
16146 - Genova

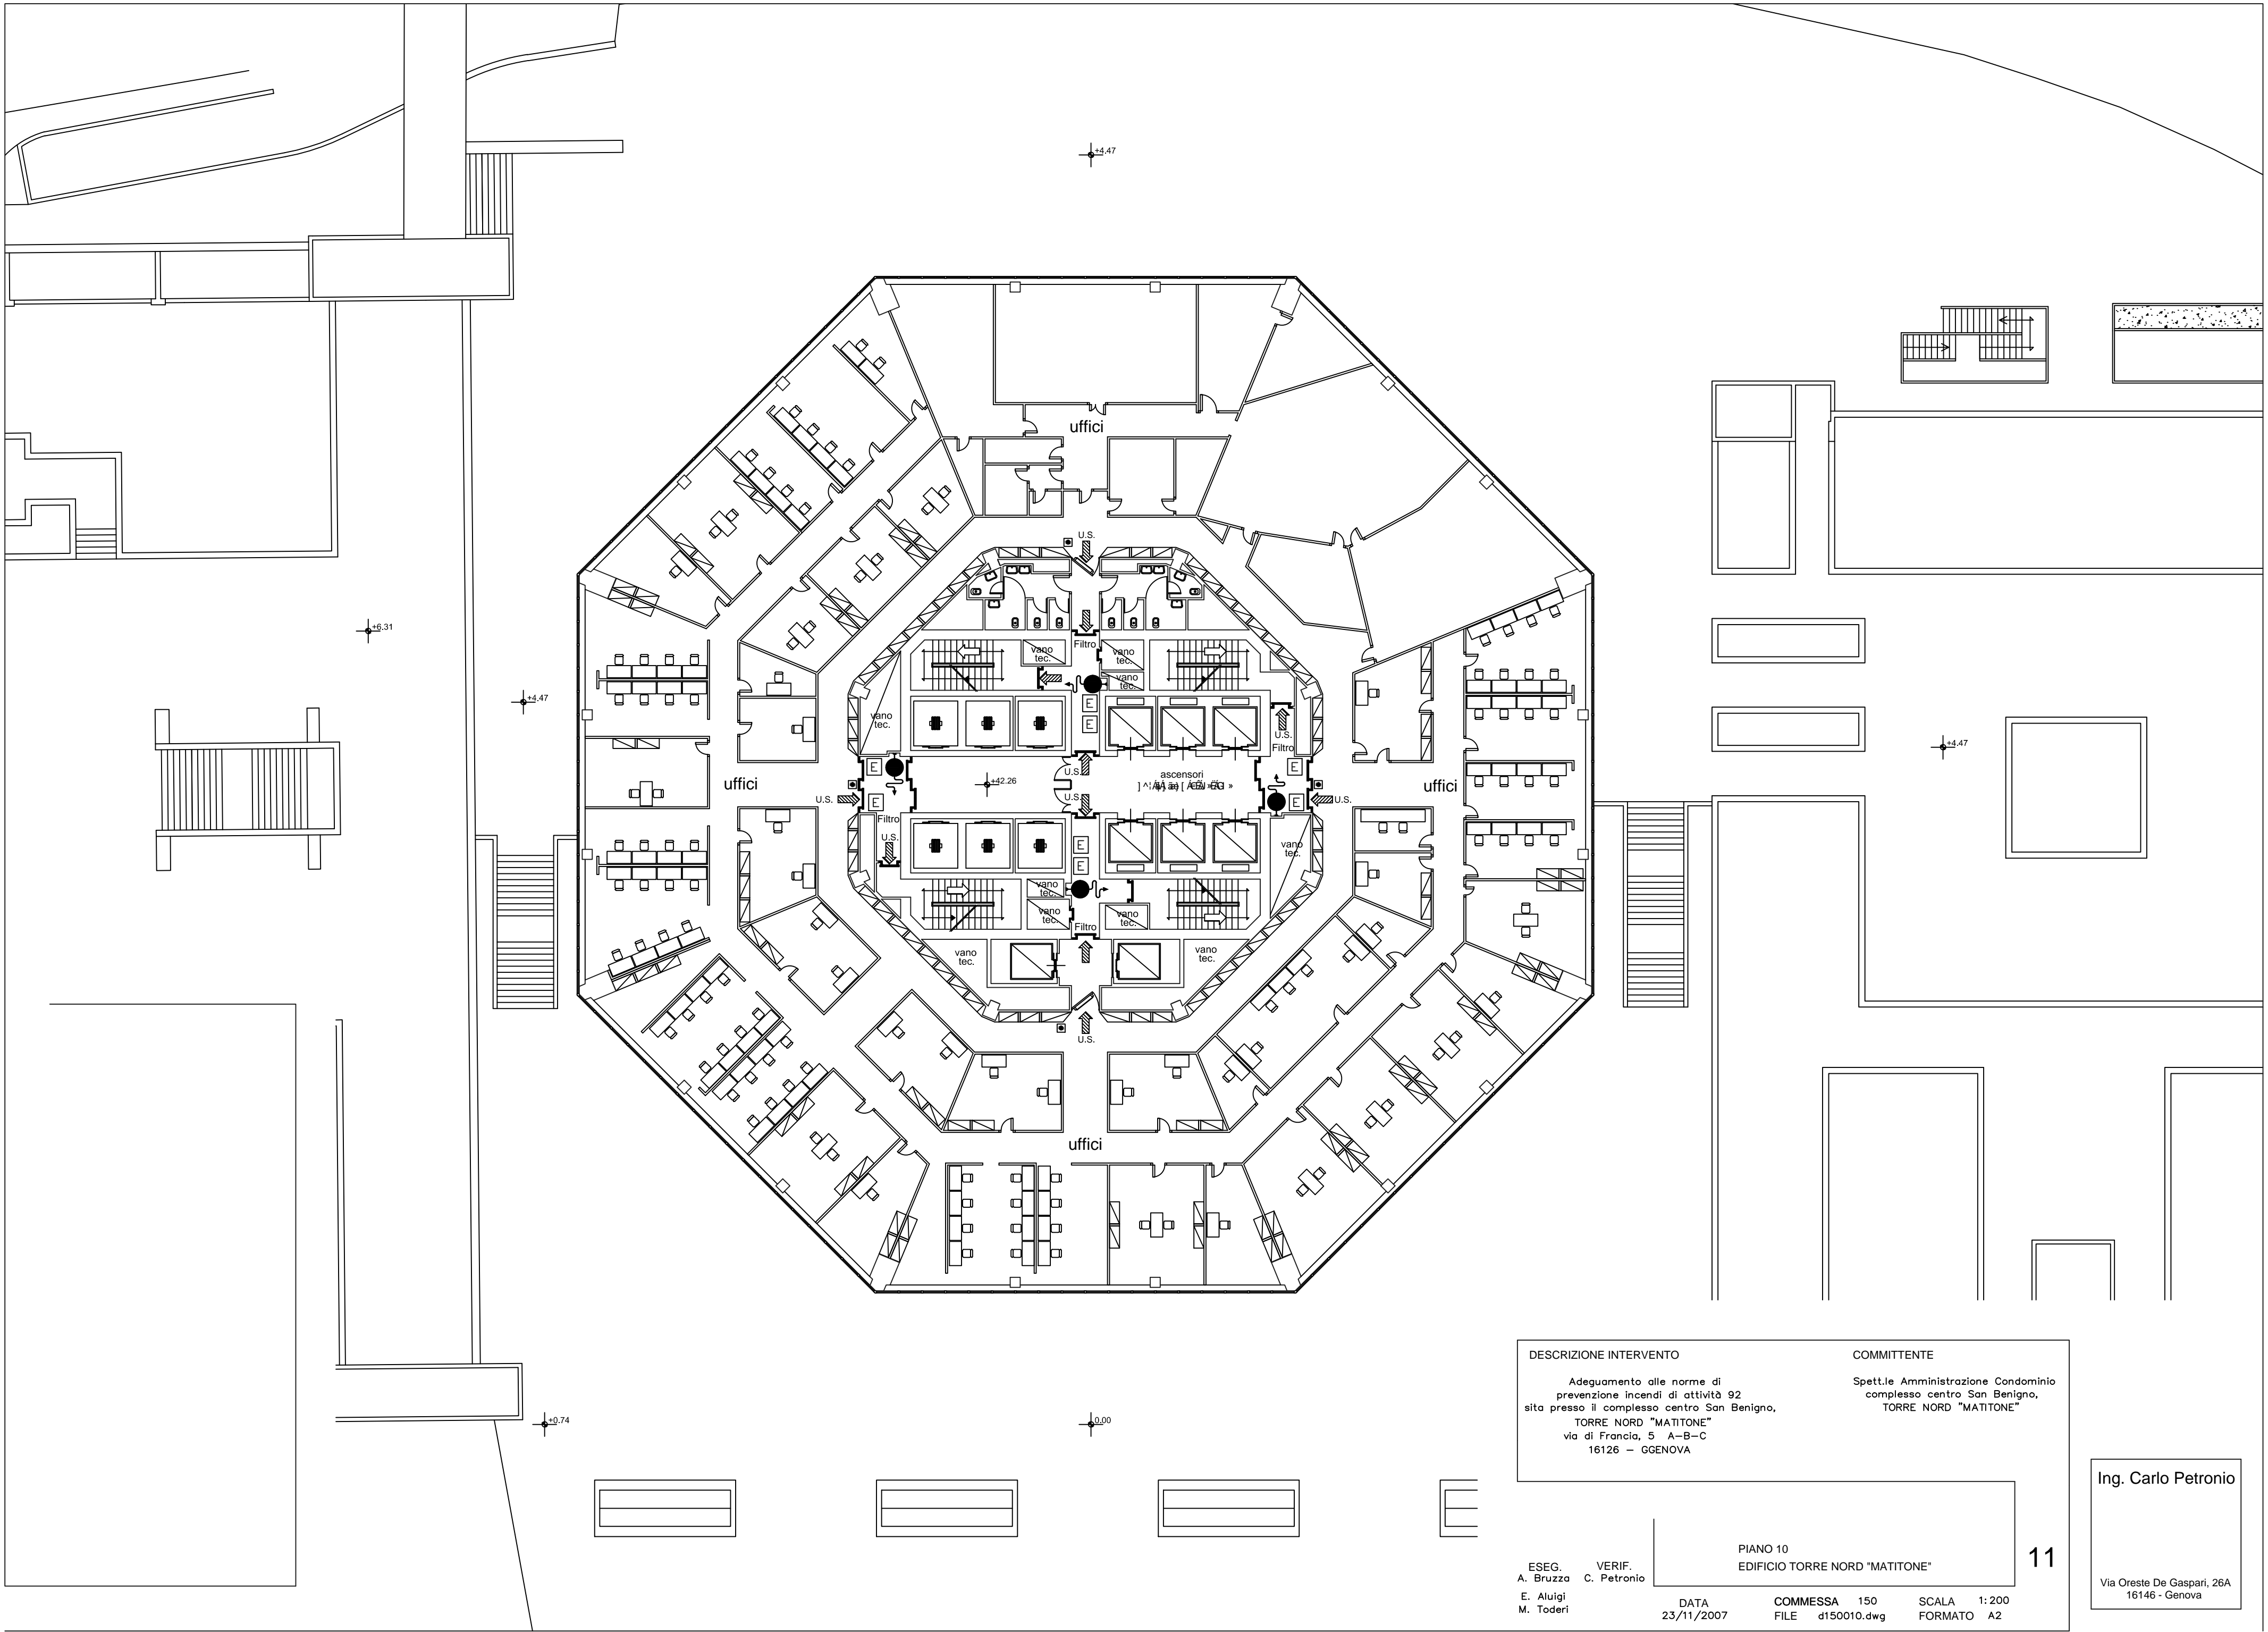

DESCRIZIONE INTERVENTO

Adeguamento alle norme di
prevenzione incendi di attività 92
sita presso il complesso centro San Benigno,
TORRE NORD "MATITONE"
via di Francia, 5 A-B-C
16126 - GENOVA

COMMITTENTE

Spett.le Amministrazione Condominio
complesso centro San Benigno,
TORRE NORD "MATITONE"

ESEG.
A. Bruzza
E. Aluigi
M. Toderi

VERIF.
C. Petronio

DATA
23/11/2007


COMMESSA 150
FILE d150010.dwg

SCALA 1:200
FORMATO A2

PIANO 10
EDIFICIO TORRE NORD "MATITONE"

Ing. Carlo Petronio

Via Oreste De Gaspari, 26A
16146 - Genova

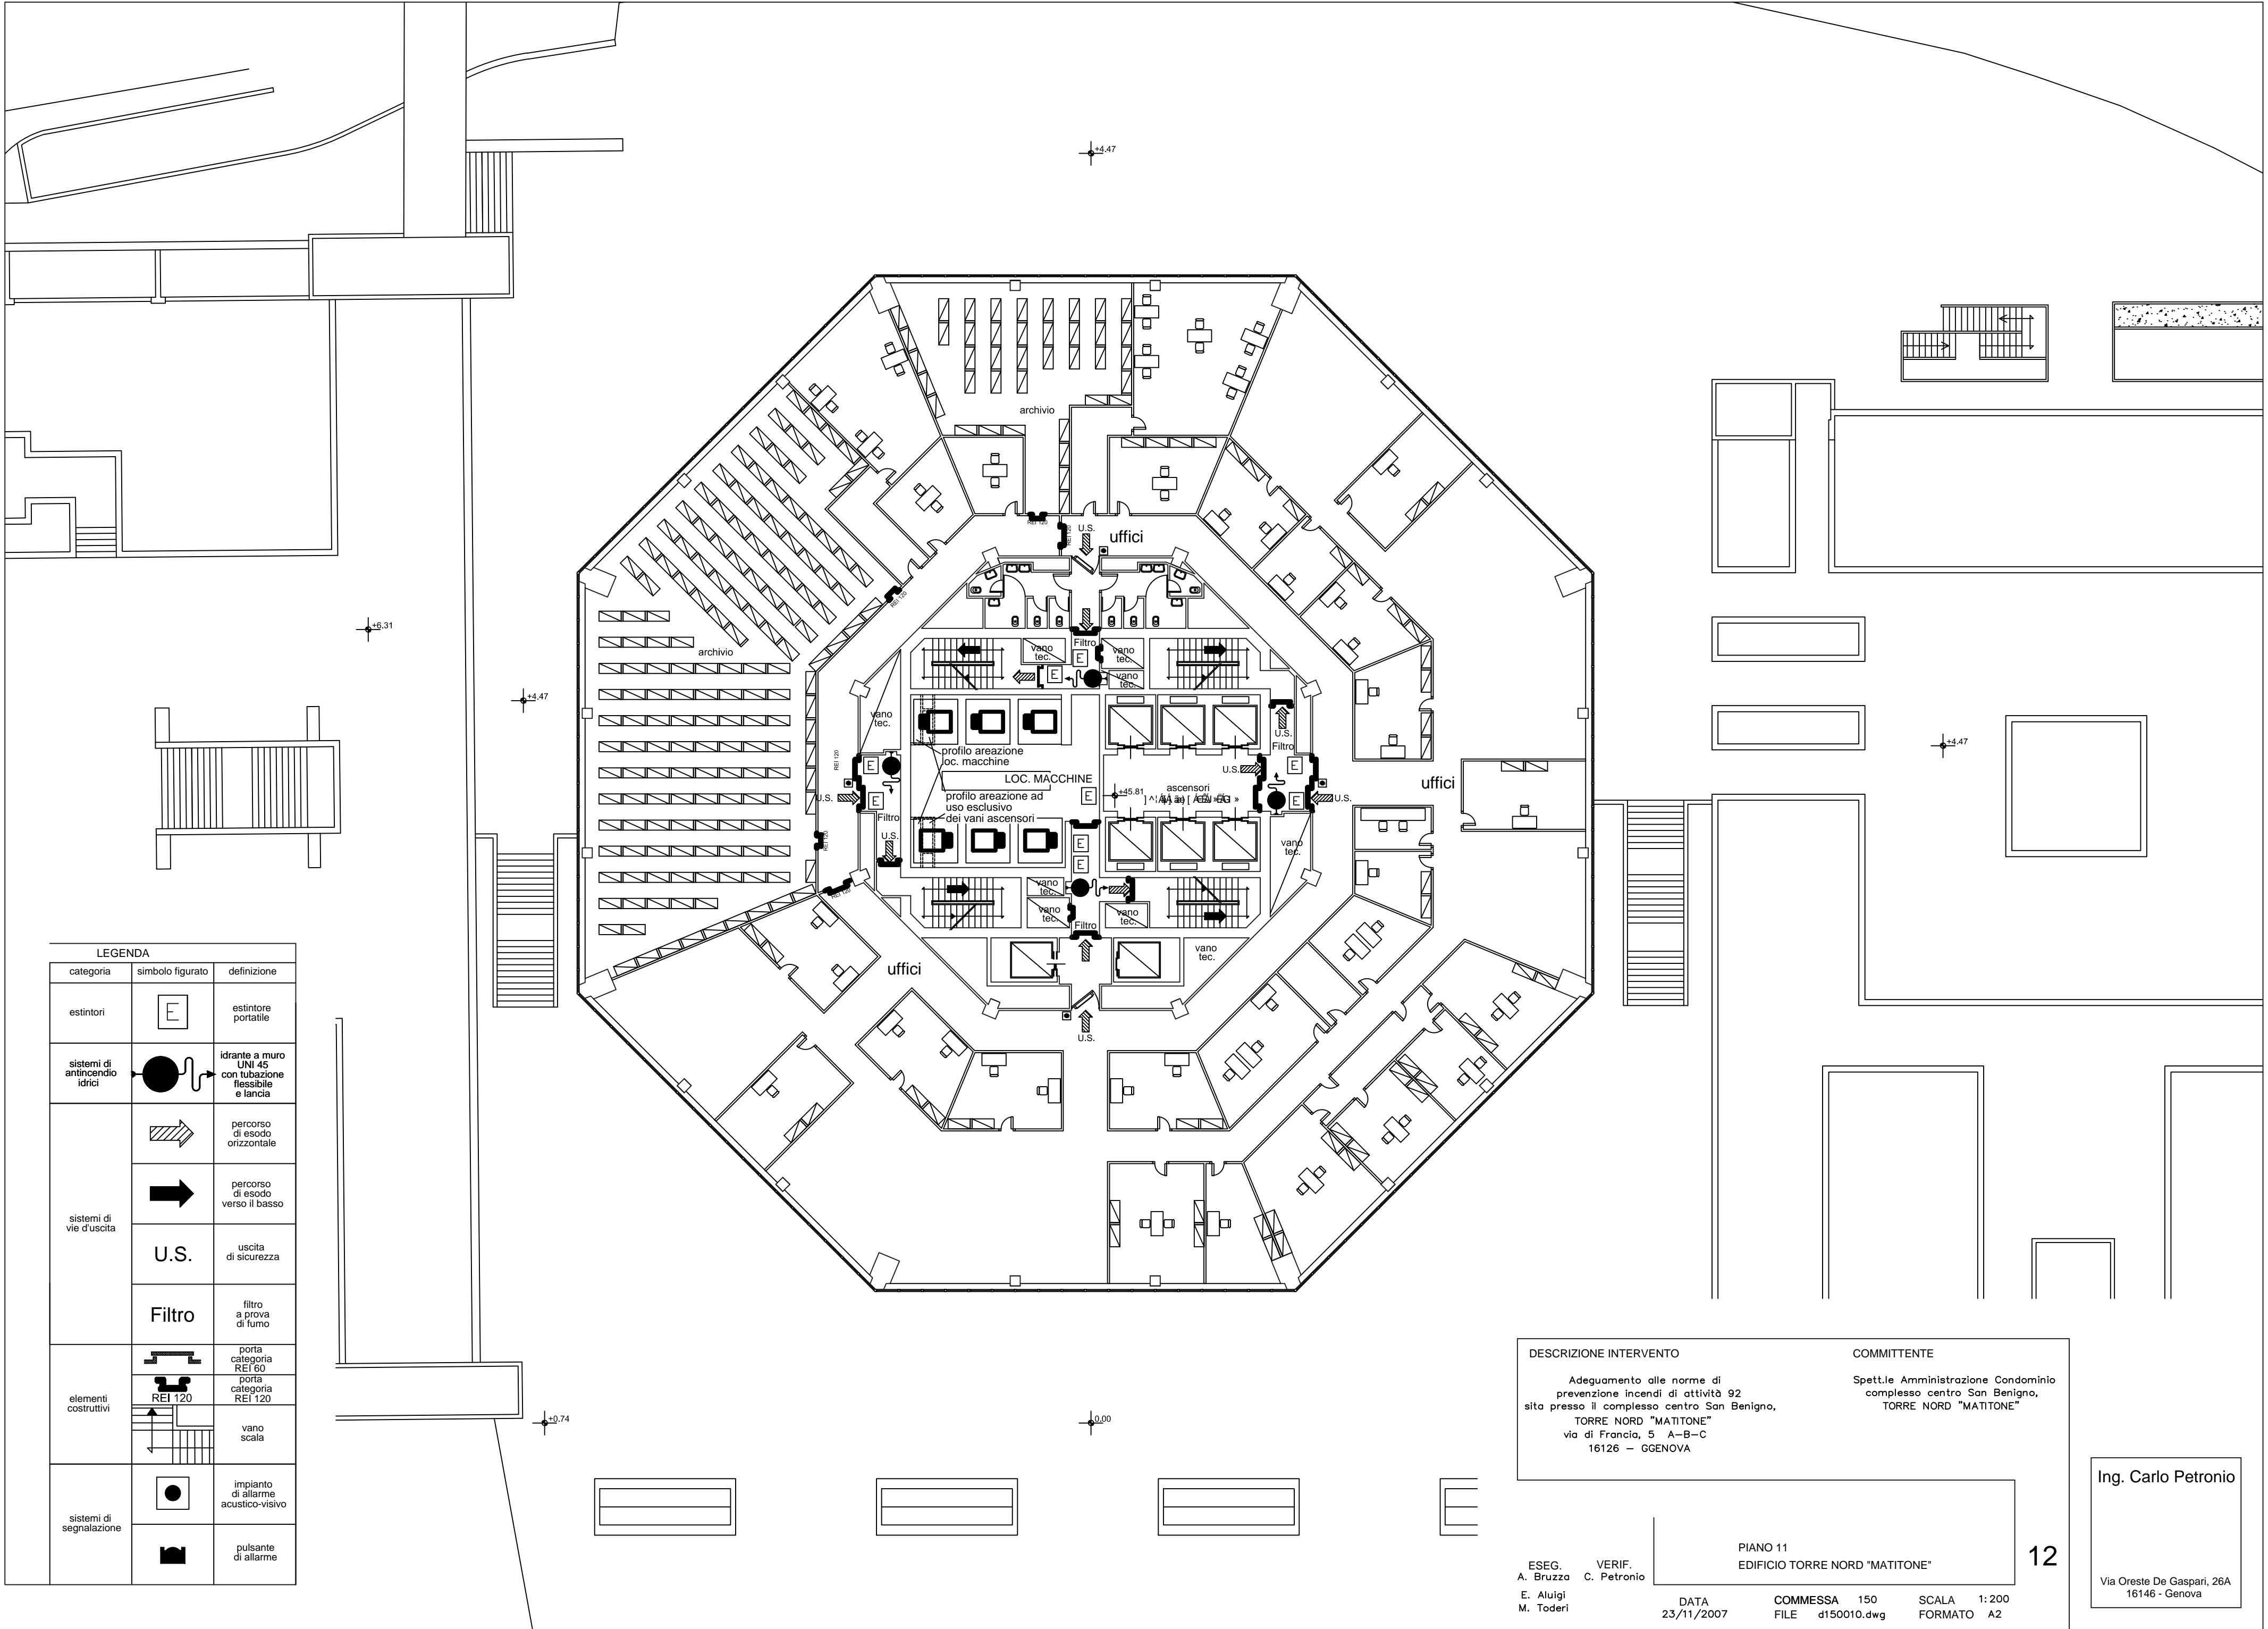

LEGENDA		
categoria	simbolo figurato	definizione
estintori	E	estintore portatile
sistemi di antincendio idrici	idrante a muro UNI 45 con tubazione flessibile e lancia	idrante a muro UNI 45 con tubazione flessibile e lancia
sistemi di vie d'uscita	percorsi di esodo orizzontale	percorsi di esodo orizzontale
	percorsi di esodo verso il basso	percorsi di esodo verso il basso
	U.S.	uscita di sicurezza
	Filtro	filtro a prova di fumo
elementi costruttivi	porta categoria REI 60	porta categoria REI 60
	porta categoria REI 120	porta categoria REI 120
	vano scala	vano scala
sistemi di segnalazione	impianto di allarme acustico-visivo	impianto di allarme acustico-visivo
	pulsante di allarme	pulsante di allarme

DESCRIZIONE INTERVENTO

Adeguamento alle norme di prevenzione incendi di attività 92 sita presso il complesso centro San Benigno, TORRE NORD "MATITONE" via di Francia, 5 A-B-C 16126 - GENOVA

COMMITTENTE

Spett.le Amministrazione Condominio complesso centro San Benigno, TORRE NORD "MATITONE"

ESEG. A. Bruzza E. Aluigi M. Toderi

VERIF. C. Petronio

PIANO 11

EDIFICIO TORRE NORD "MATITONE"


DATA 23/11/2007

COMMESSA 150 FILE d150010.dwg


SCALA 1:200 FORMATO A2

Ing. Carlo Petronio

Via Oreste De Gaspari, 26A
16146 - Genova

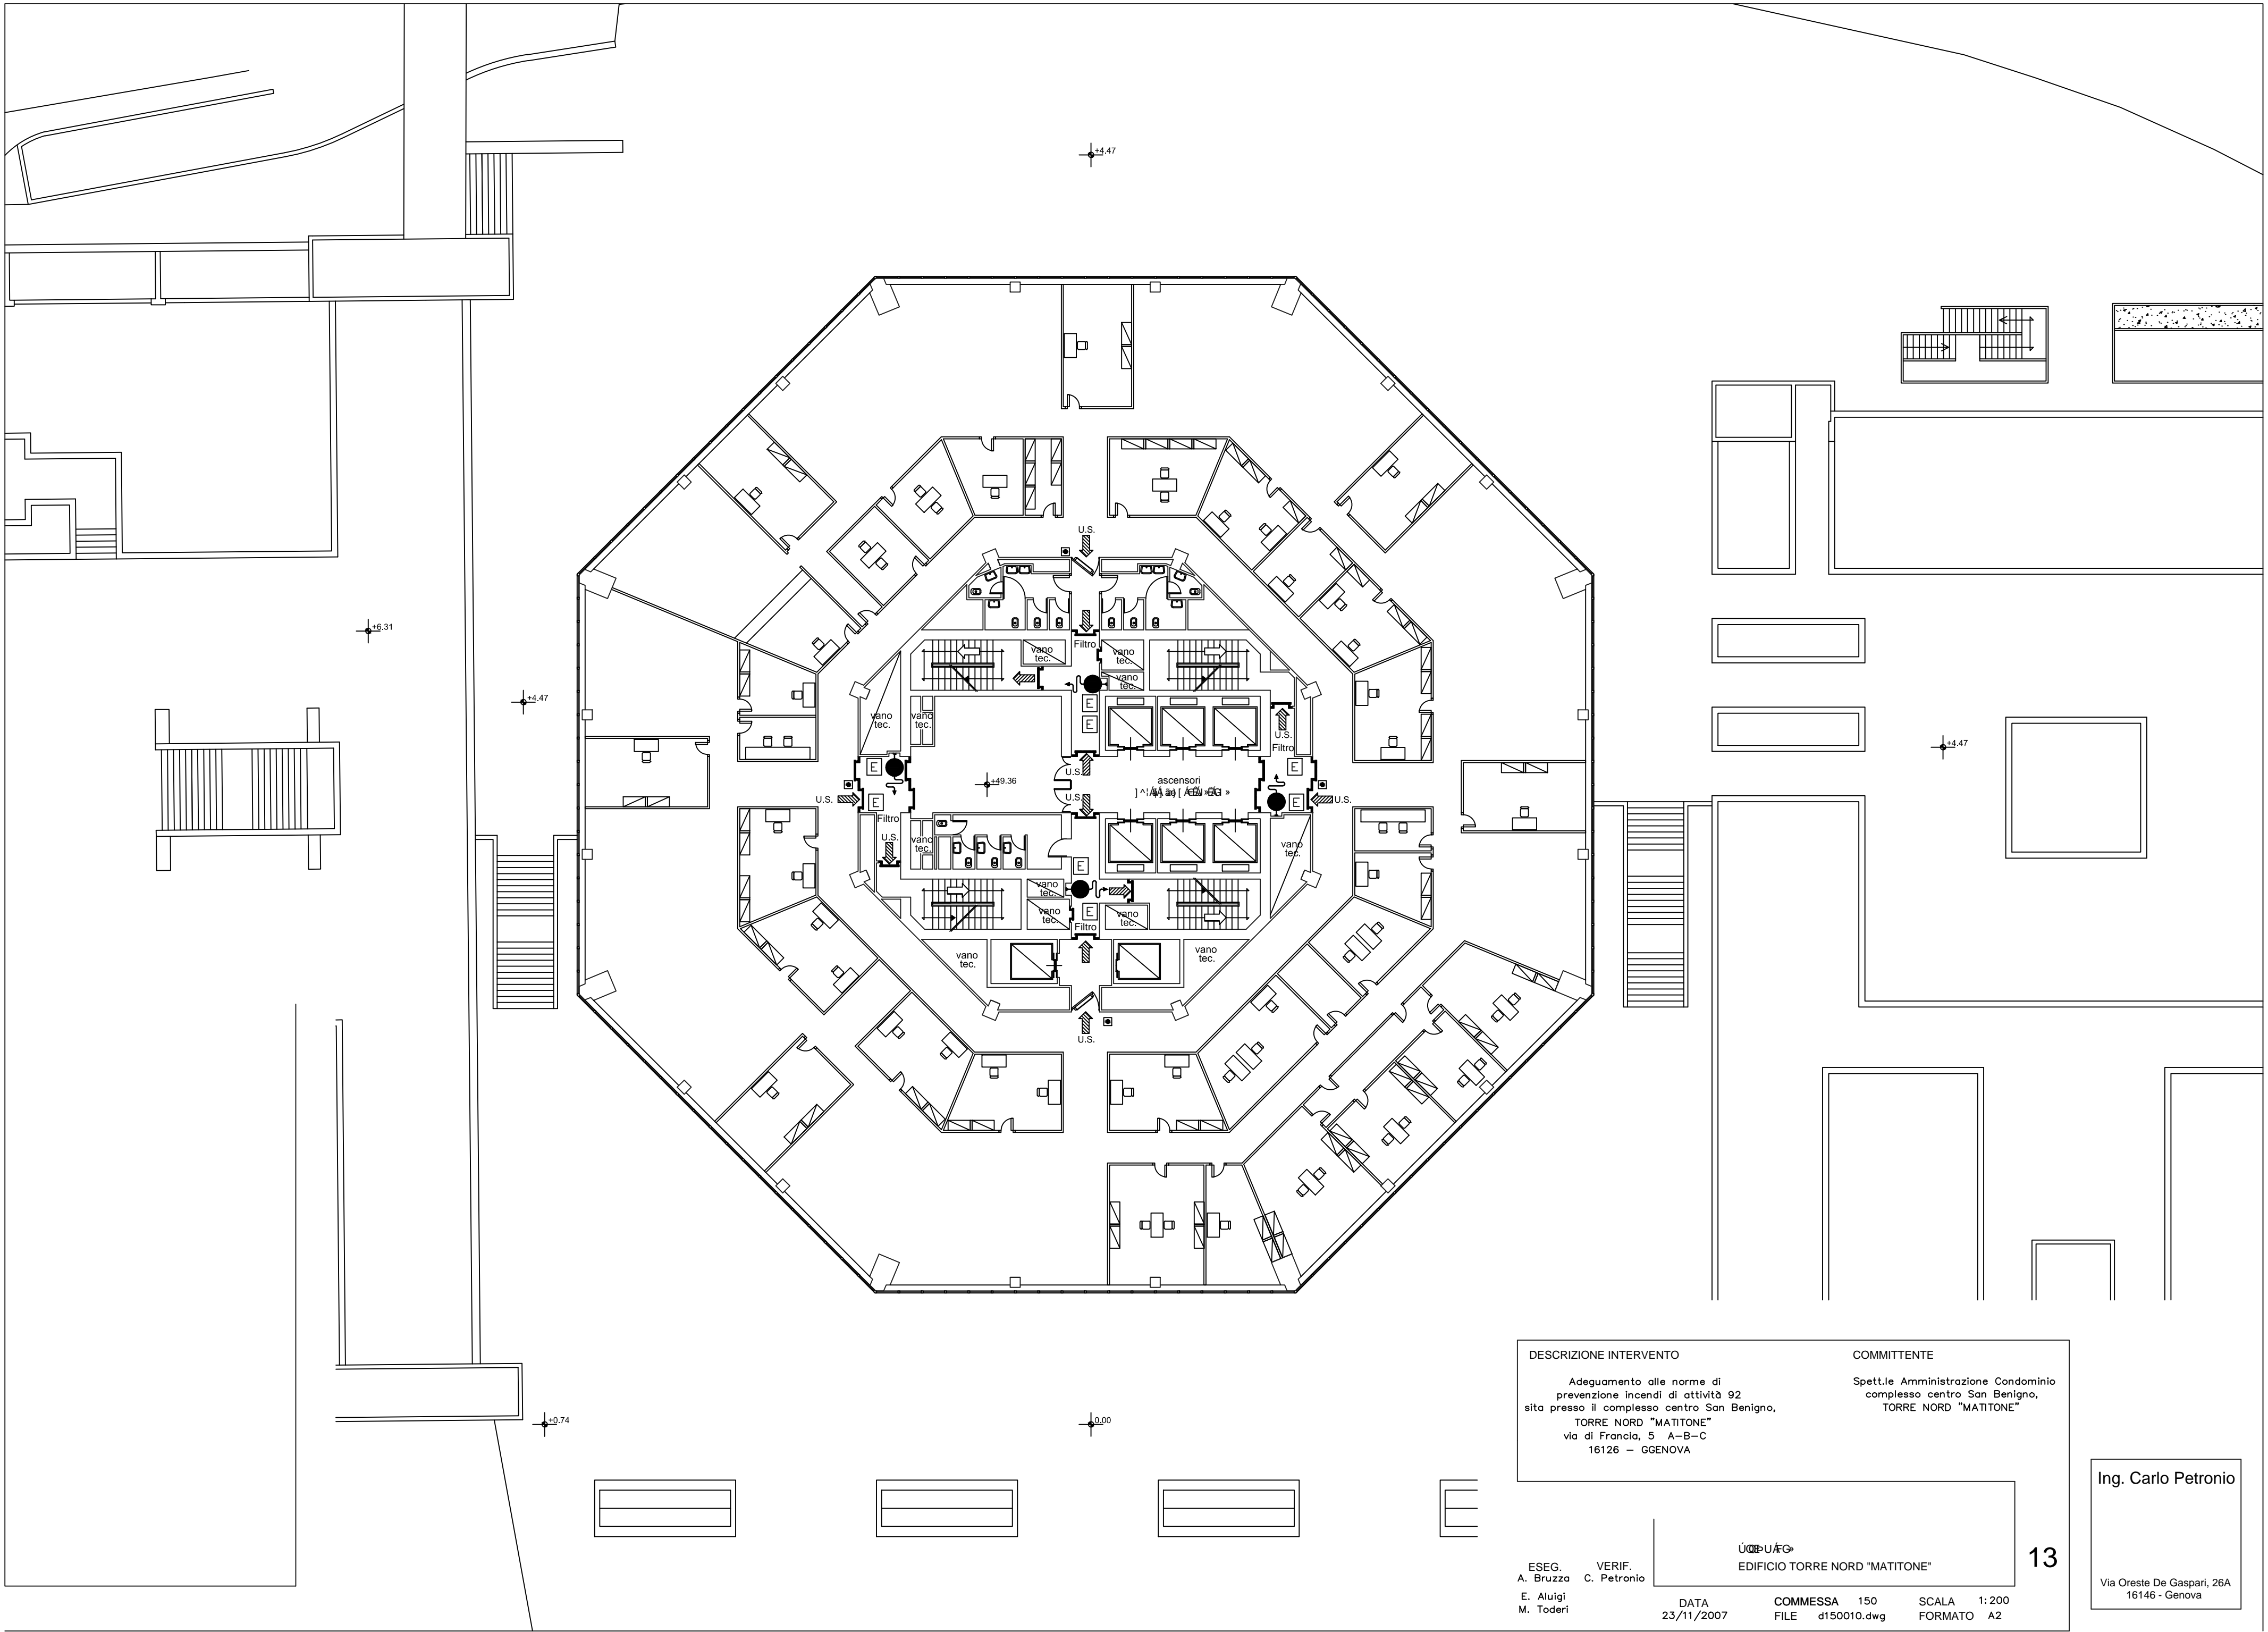


DESCRIZIONE INTERVENTO		COMMITTENTE	
Adeguamento alle norme di prevenzione incendi di attività 92 sita presso il complesso centro San Benigno, TORRE NORD "MATITONE" via di Francia, 5 A-B-C 16126 - GENOVA		Spett.le Amministrazione Condominio complesso centro San Benigno, TORRE NORD "MATITONE"	
EDIFICIO TORRE NORD "MATITONE"			
ESEG. A. Bruzza E. Aluigi M. Toderi	VERIF. C. Petronio	DATA 23/11/2007	COMMESSA 150 FILE d150010.dwg SCALA 1:200 FORMATO A2

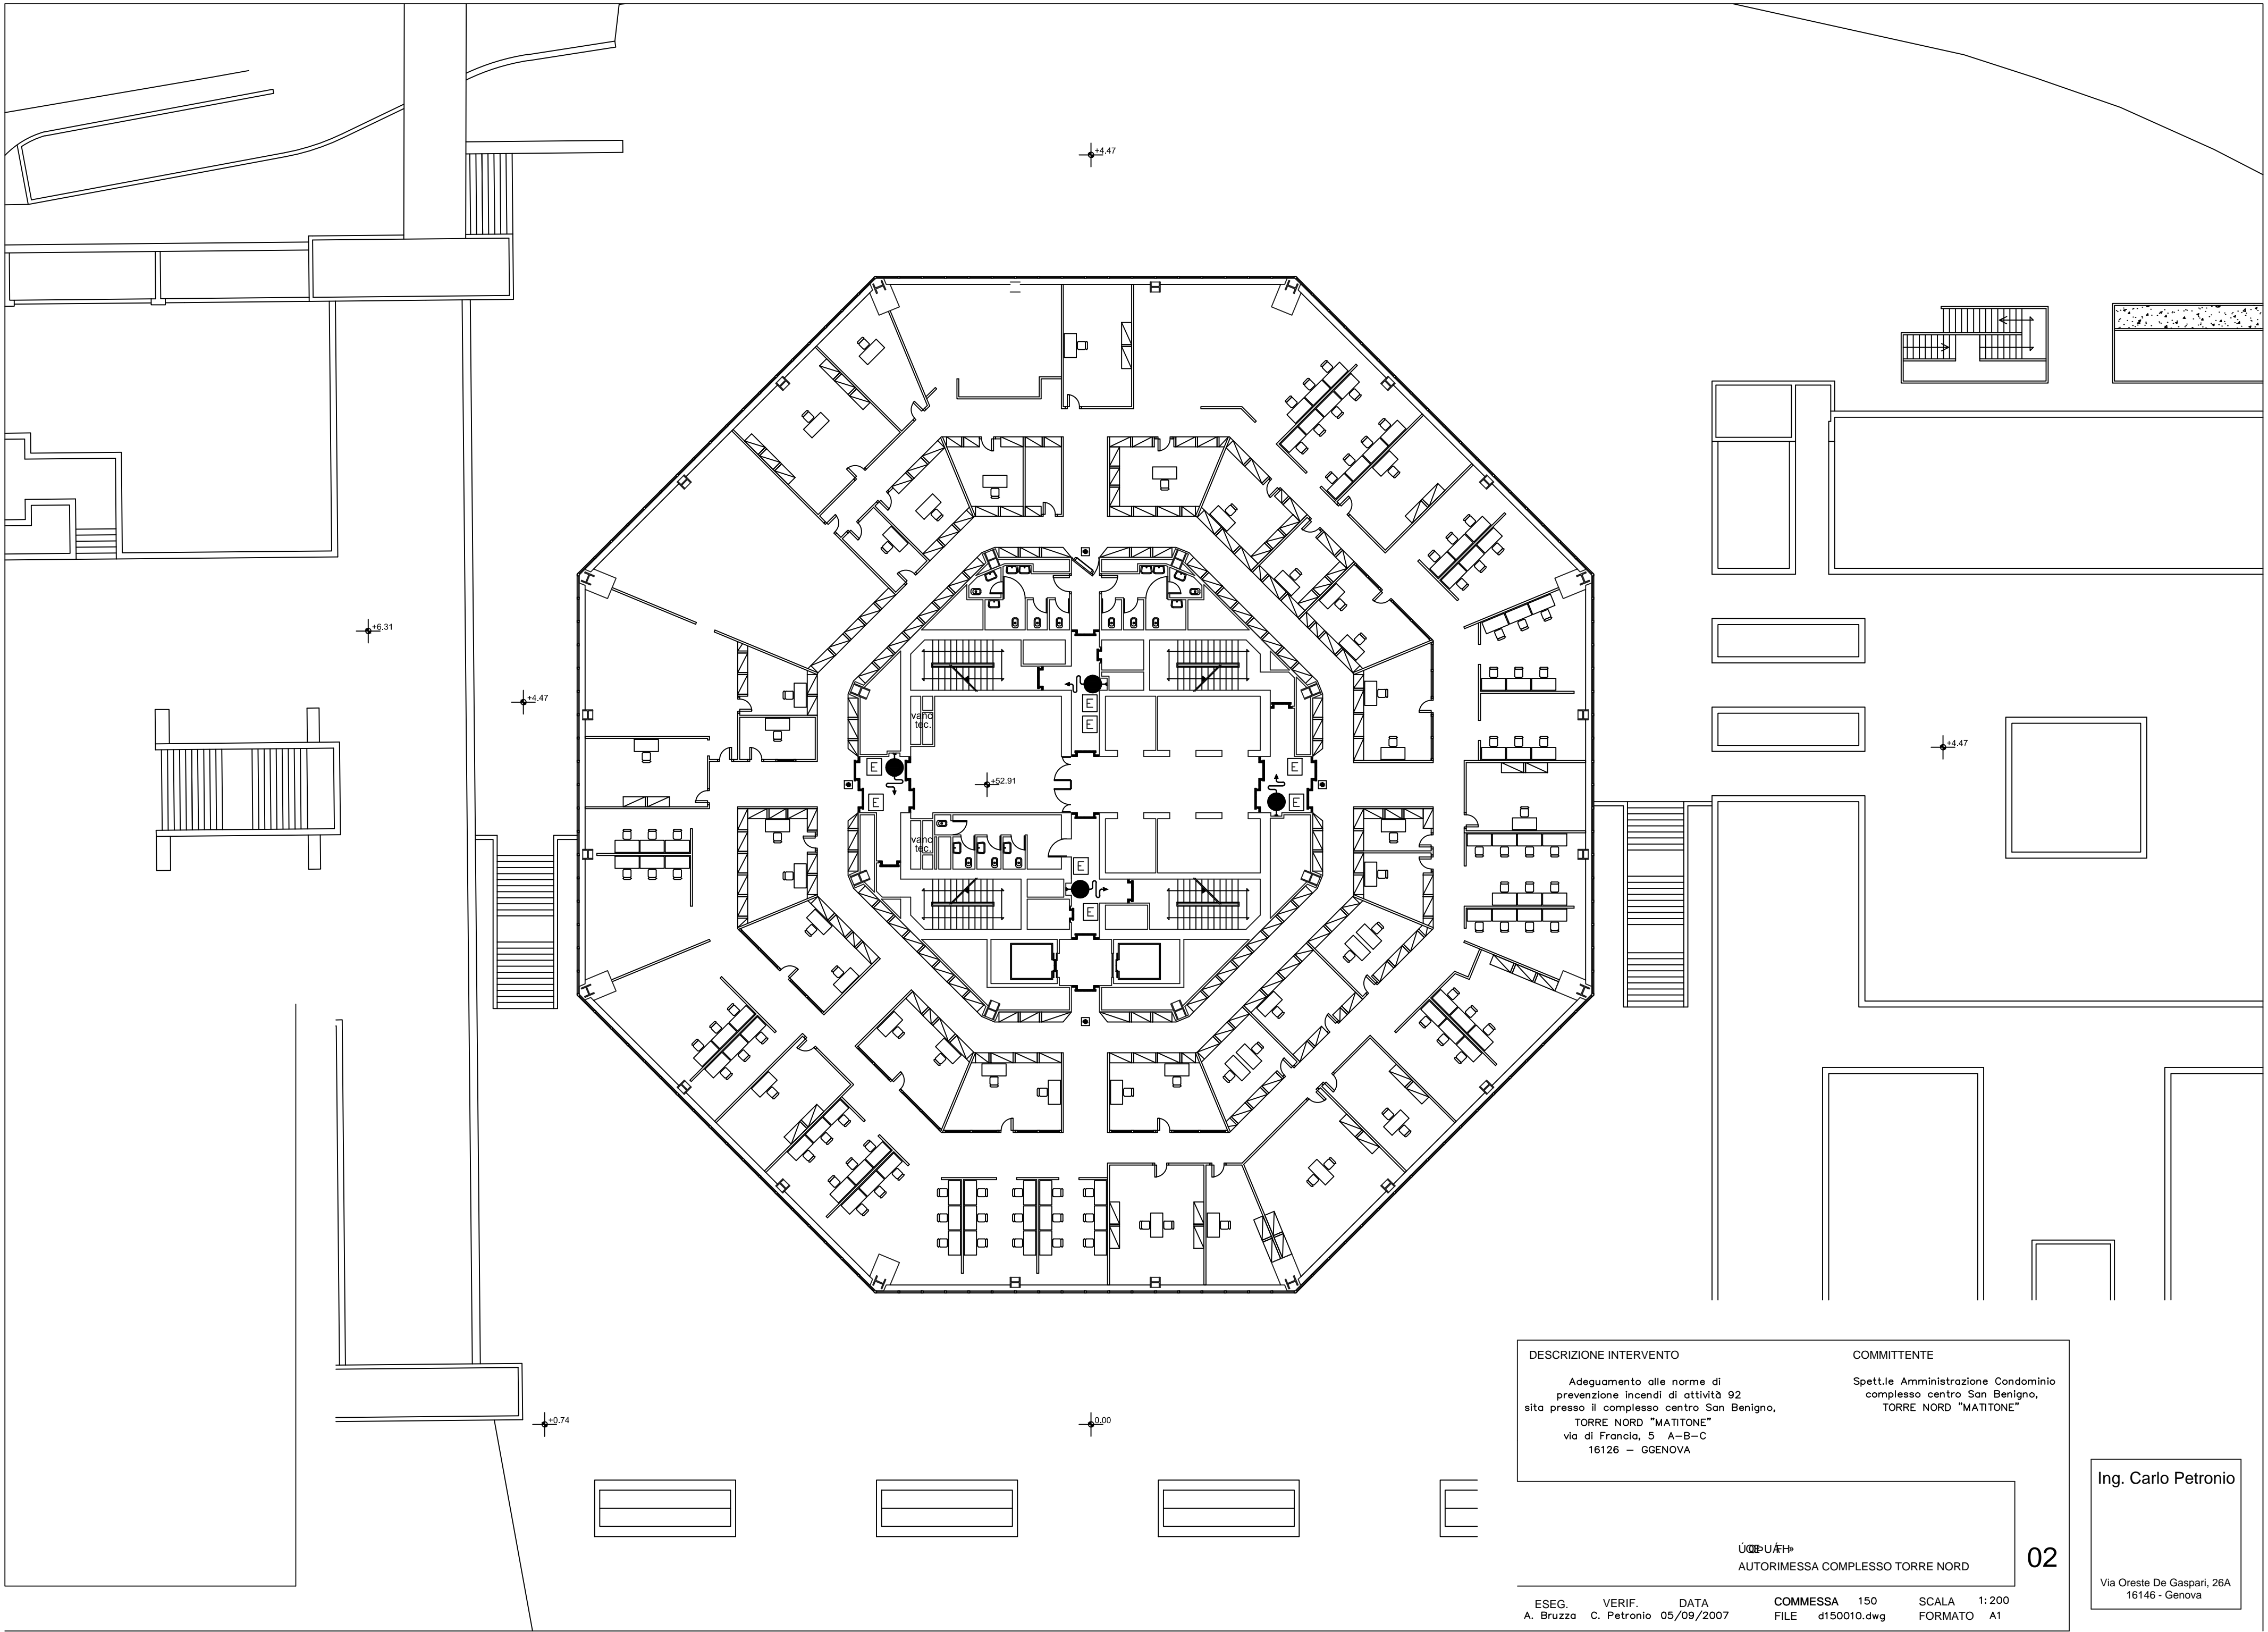

DESCRIZIONE INTERVENTO		COMMITTENTE	
Adeguamento alle norme di prevenzione incendi di attività 92 sita presso il complesso centro San Benigno, TORRE NORD "MATITONE" via di Francia, 5 A-B-C 16126 - GENOVA		Spett.le Amministrazione Condominio complesso centro San Benigno, TORRE NORD "MATITONE"	
AUTORIMESSA COMPLESSO TORRE NORD			
ESEG. A. Bruzza	VERIF. C. Petronio	DATA 05/09/2007	COMMESSA 150 FILE d150010.dwg
SCALA 1:200 FORMATO A1			

Ing. Carlo Petronio

Via Oreste De Gaspari, 26A
16146 - Genova

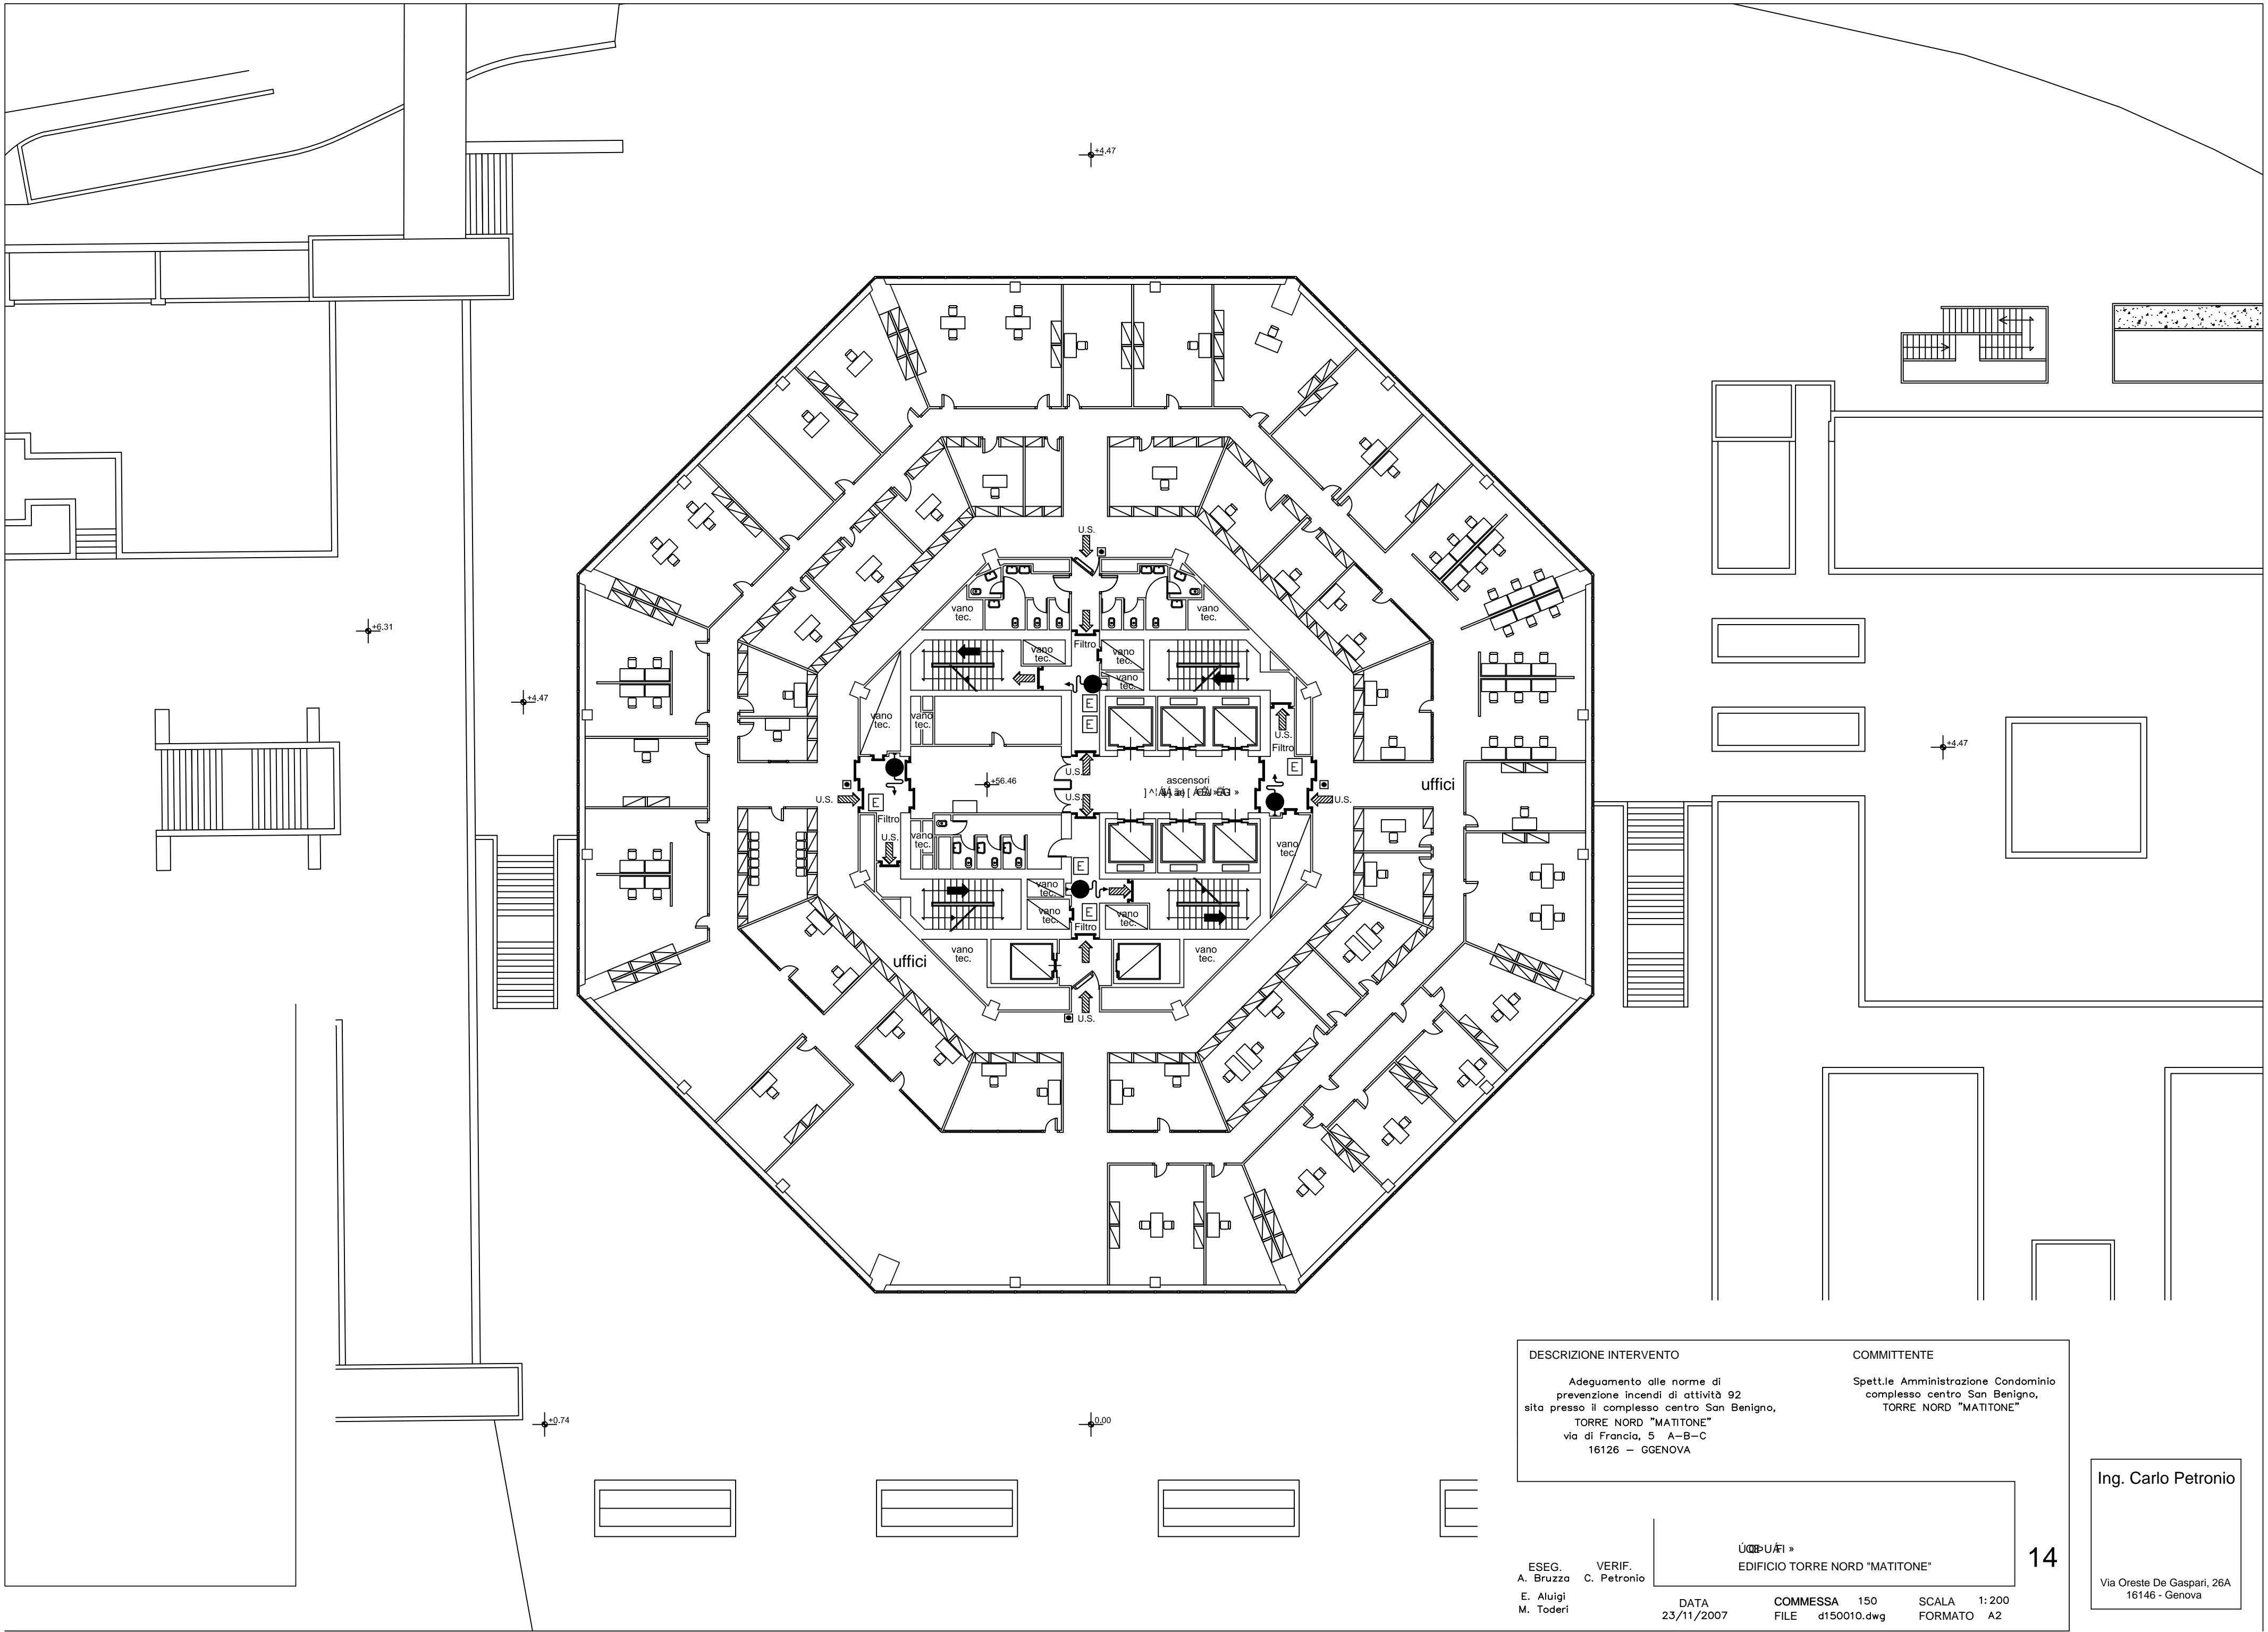

DESCRIZIONE INTERVENTO	COMMITTENTE
Adeguamento alle norme di prevenzione incendi di attività 92 sita presso il complesso centro San Benigno, TORRE NORD "MATITONE" via di Francia, 5 A-B-C 16126 - GENOVA	Spett.le Amministrazione Condominio complesso centro San Benigno, TORRE NORD "MATITONE"

ESEG.
A. Bruzza
E. Aluigi
M. Toderi

VERIF.
C. Petronio

DATA
23/11/2007


COMMESSA
FILE d150010.dwg

SCALA
FORMATO A2

EDIFICIO TORRE NORD "MATITONE"

Ing. Carlo Petronio

Via Oreste De Gaspari, 26A
16146 - Genova

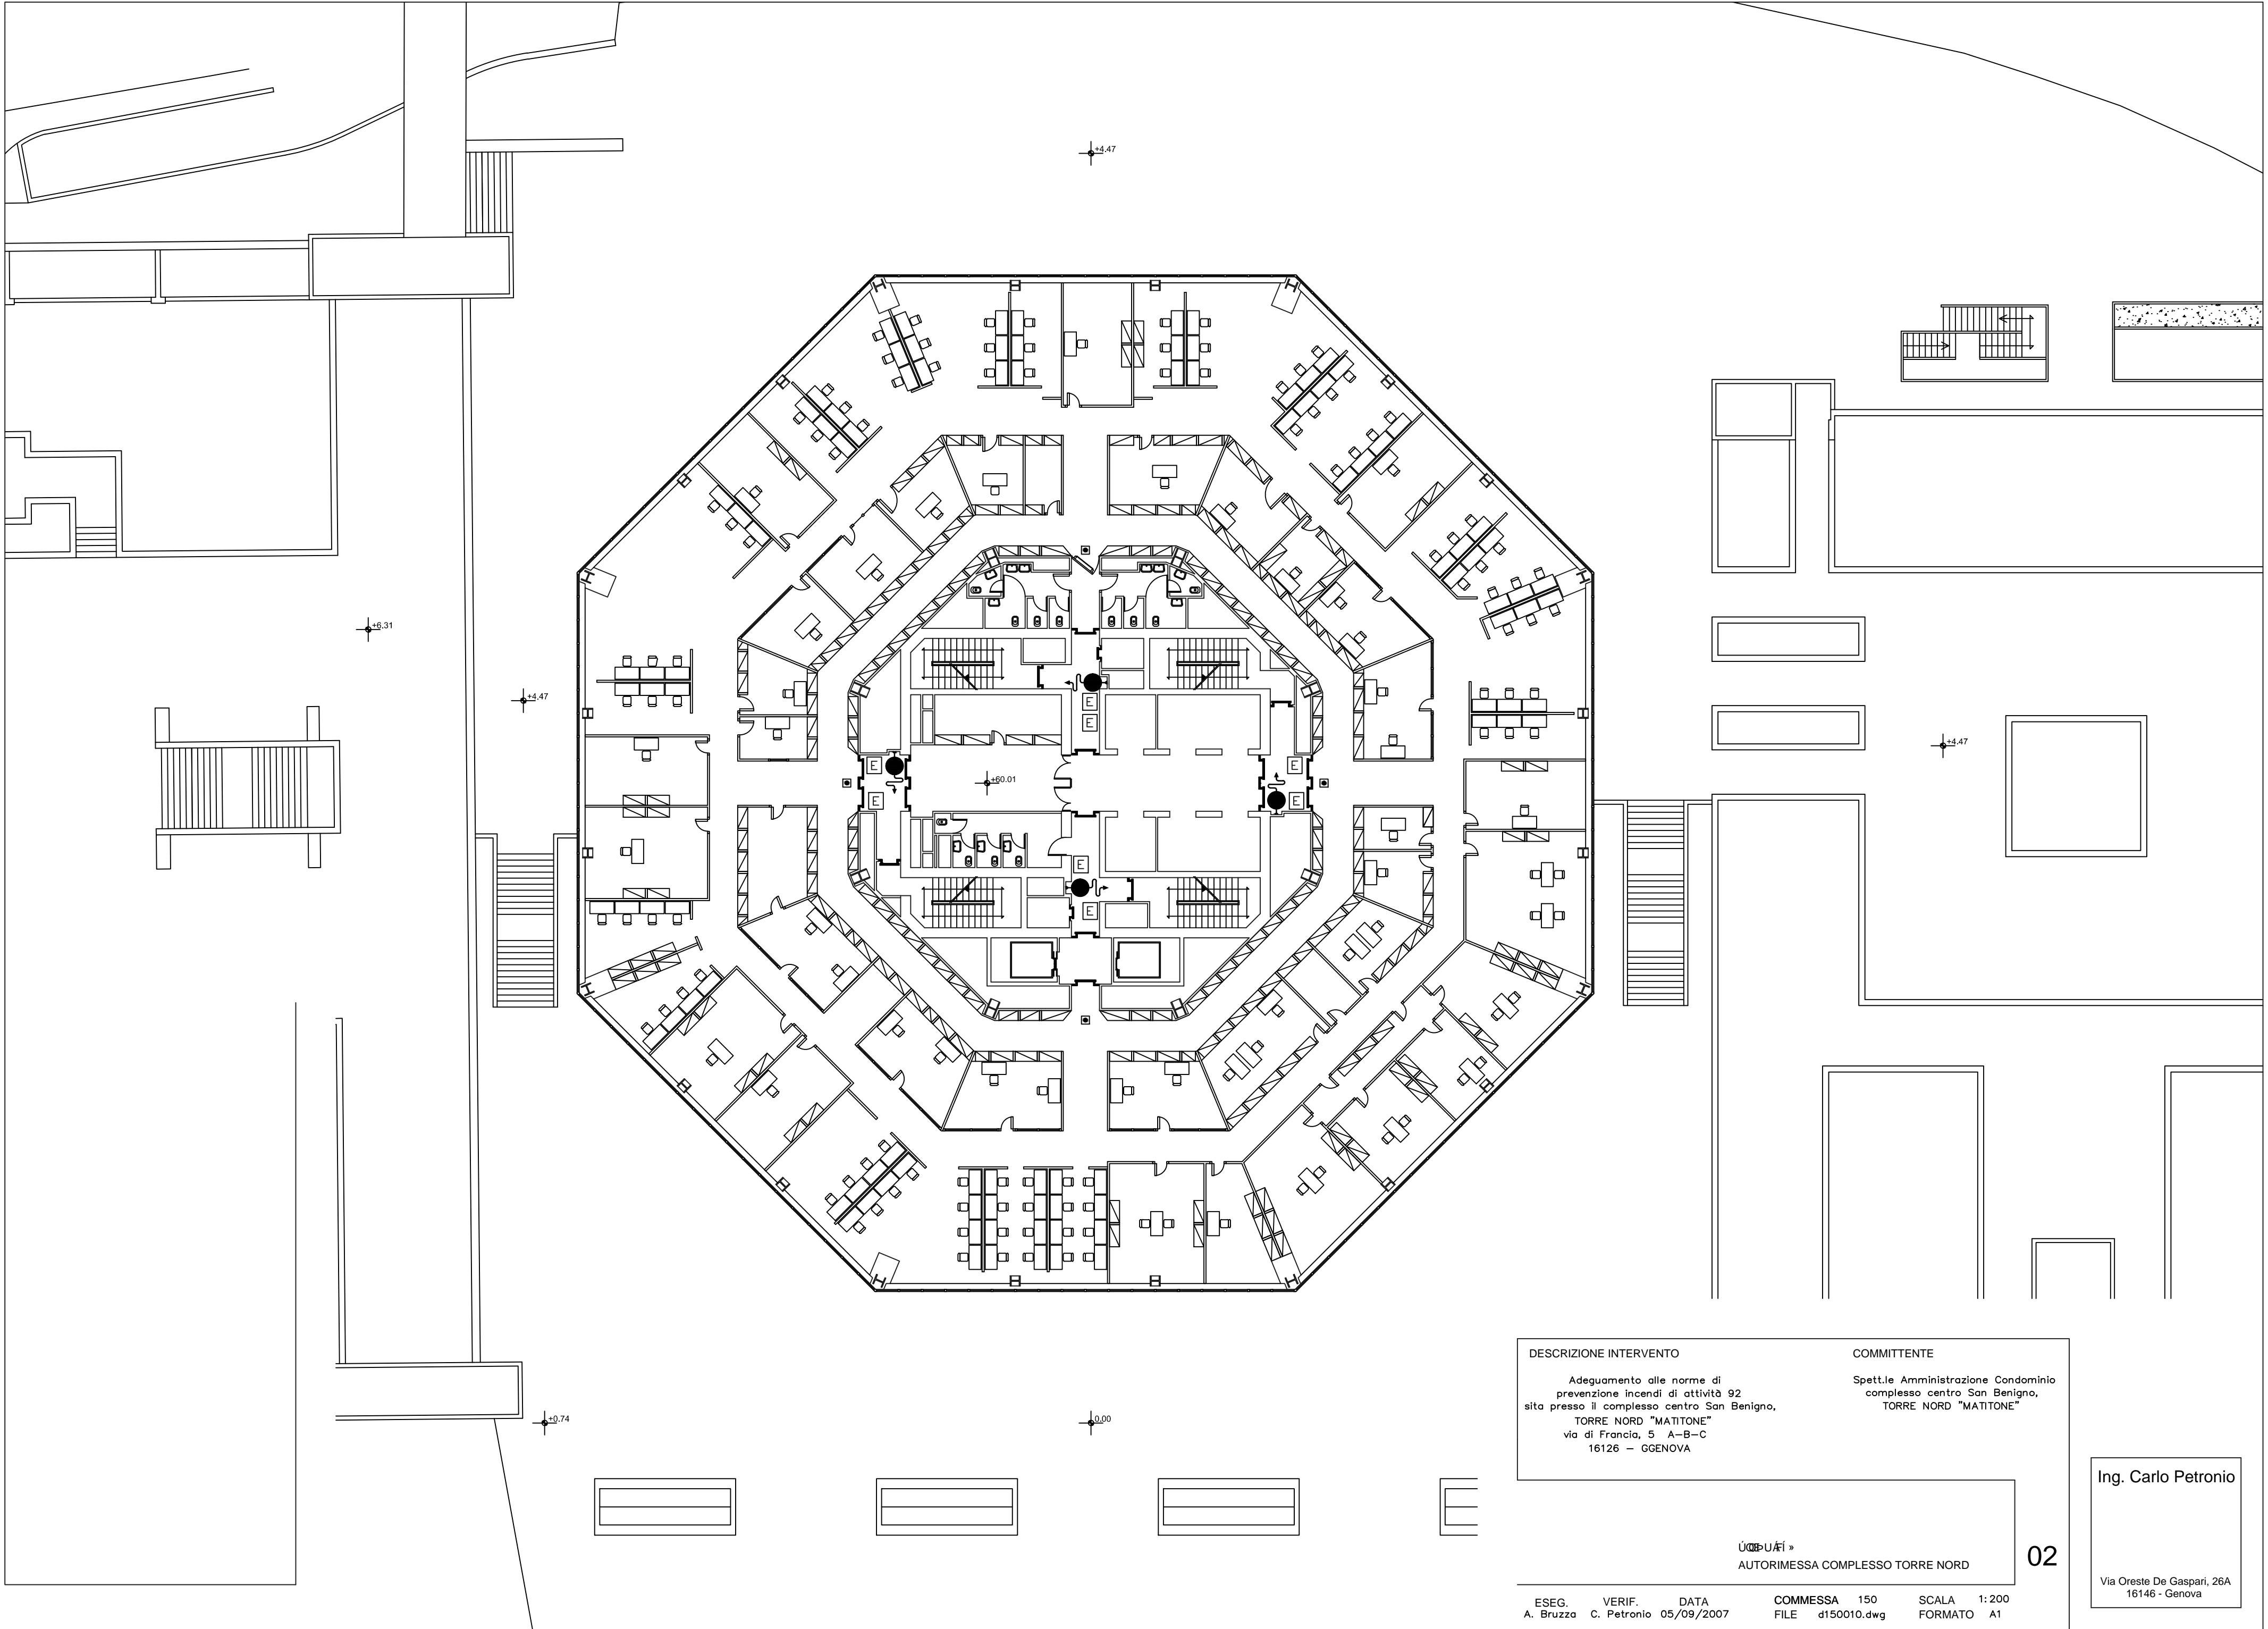


DESCRIZIONE INTERVENTO	COMMITTENTE
Adeguamento alle norme di prevenzione incendi di attività 92 sita presso il complesso centro San Benigno, TORRE NORD "MATITONE" via di Francia, 5 A-B-C 16126 - GENOVA	Spett.le Amministrazione Condominio complesso centro San Benigno, TORRE NORD "MATITONE"

«
AUTORIMESSA COMPLESSO TORRE NORD

ESEG.	VERIF.	DATA	COMMESSA	150	SCALA	1:200
A. Bruzza	C. Petronio	05/09/2007	FILE	d150010.dwg	FORMATO	A1

Ing. Carlo Petronio

Via Oreste De Gaspari, 26A
16146 - Genova

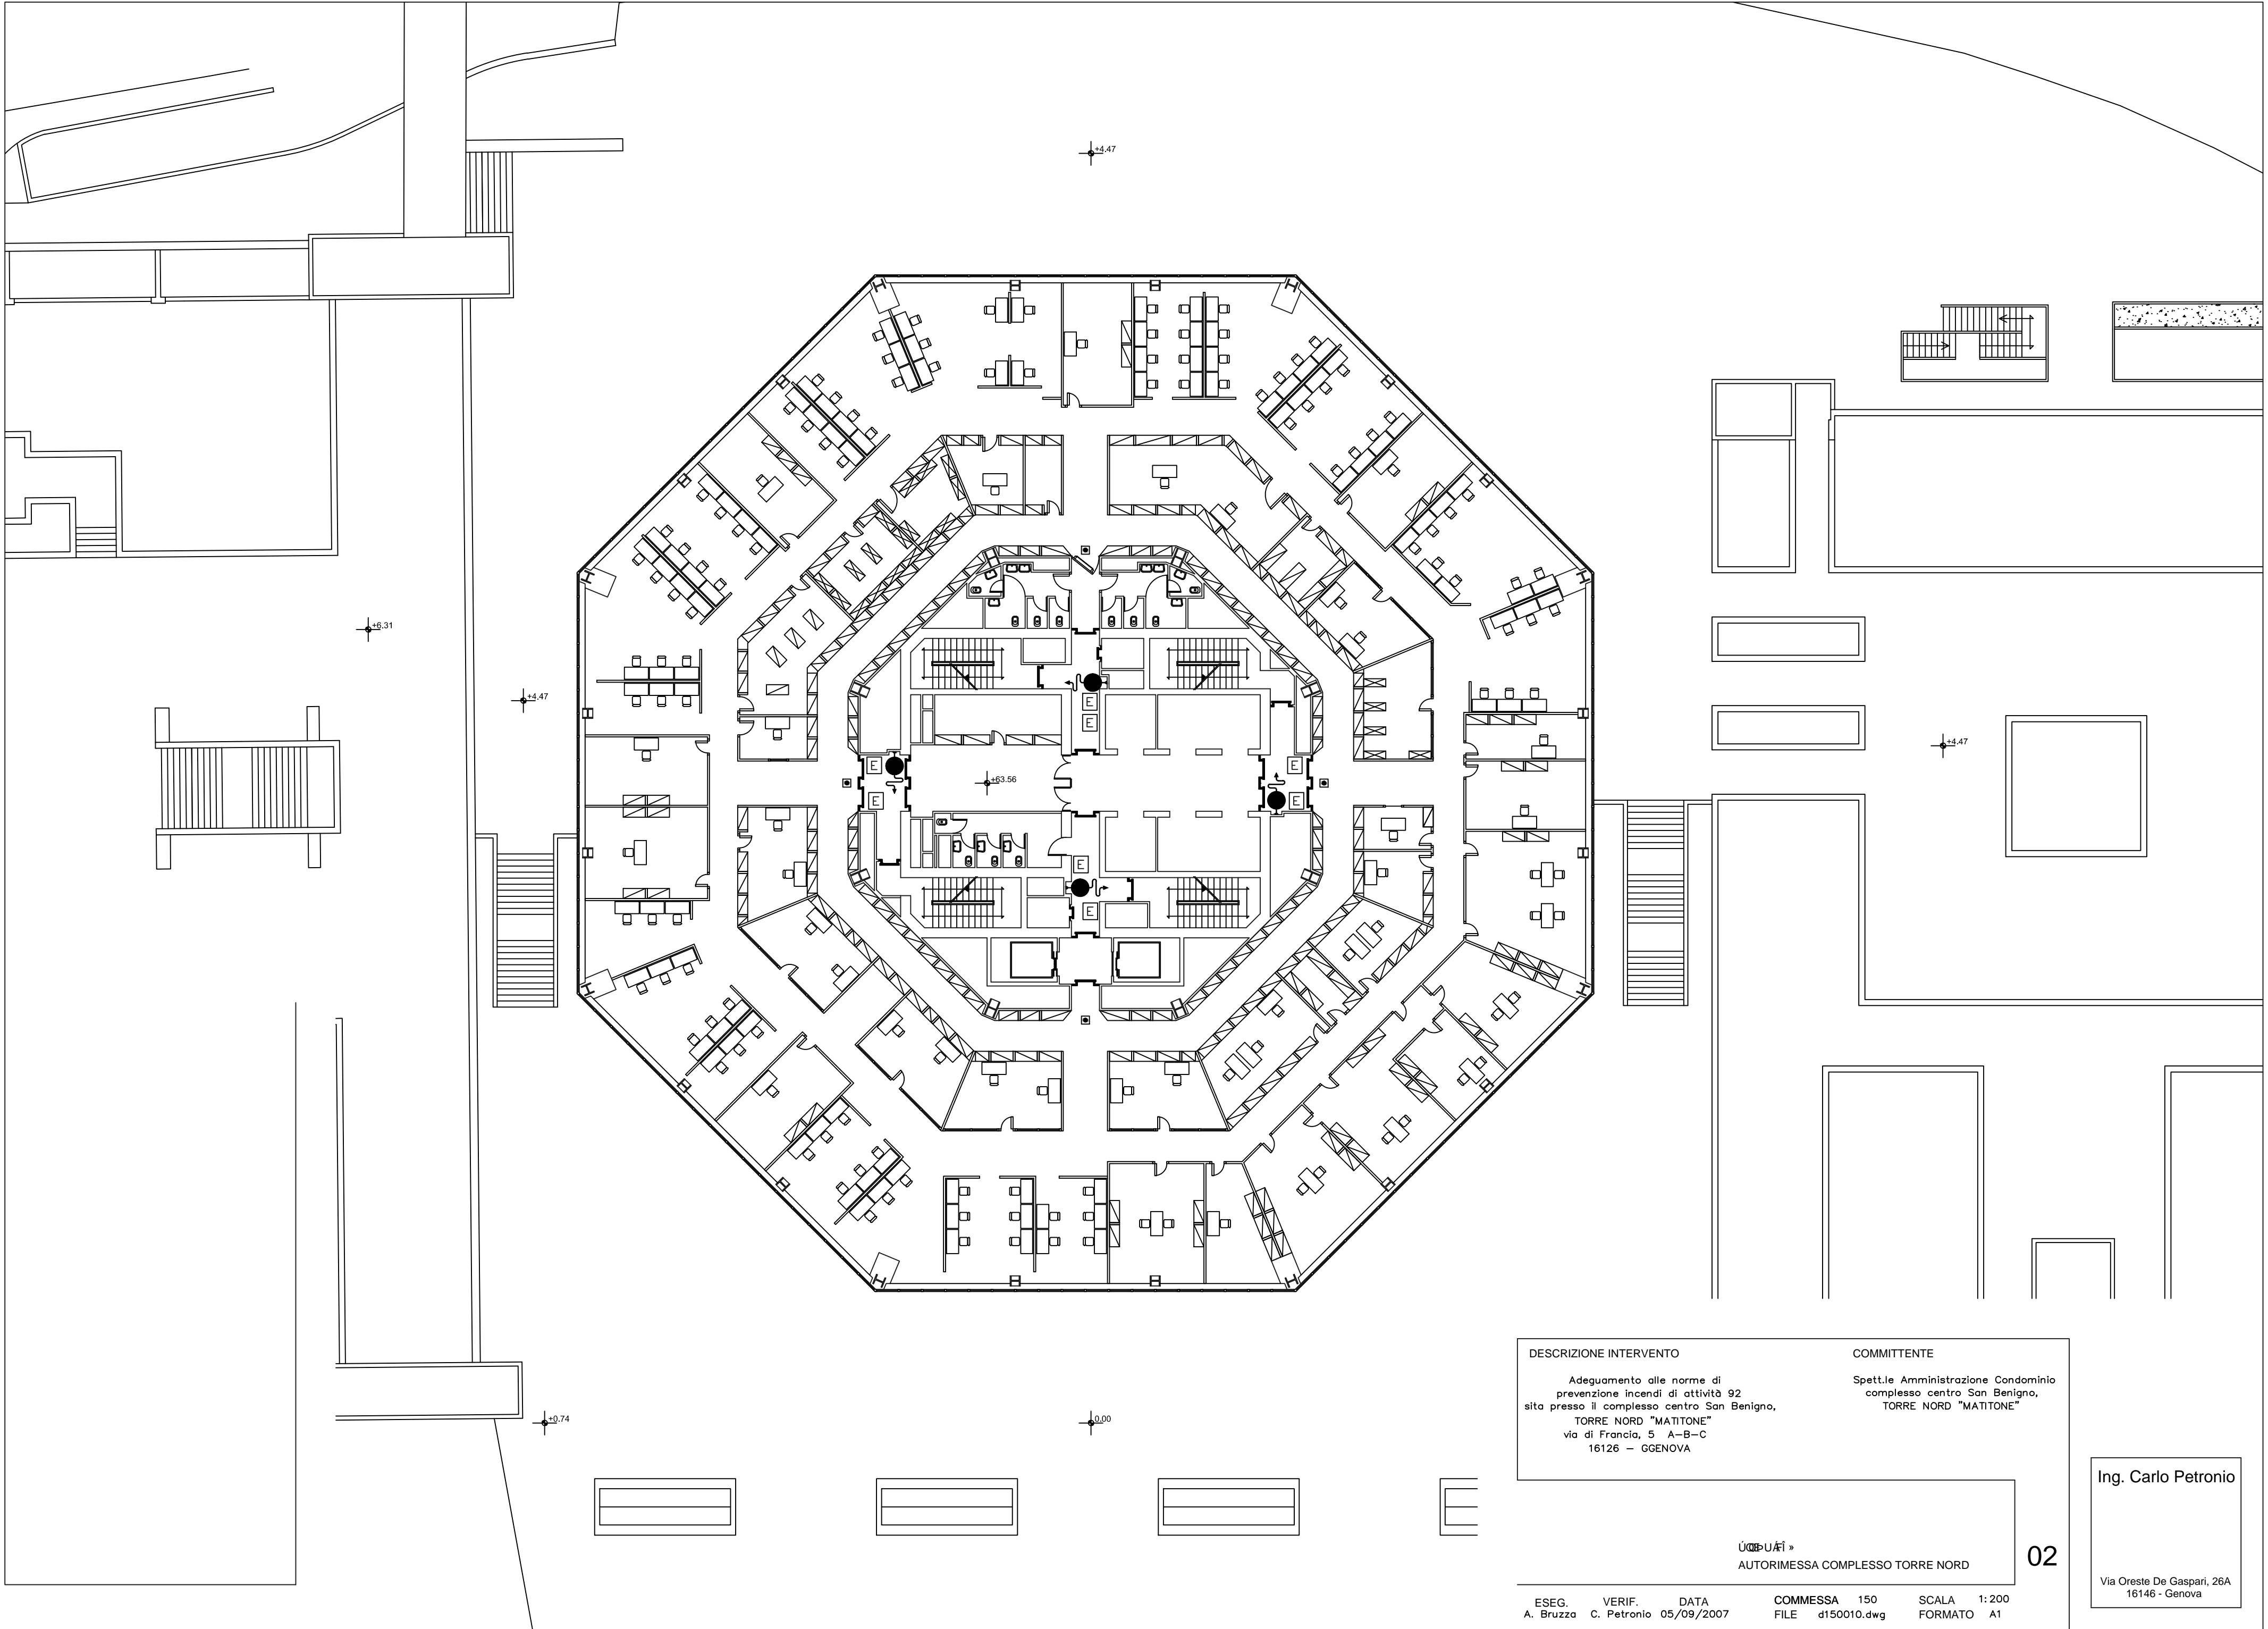


DESCRIZIONE INTERVENTO	COMMITTENTE
Adeguamento alle norme di prevenzione incendi di attività 92 sita presso il complesso centro San Benigno, TORRE NORD "MATITONE" via di Francia, 5 A-B-C 16126 - GENOVA	Spett.le Amministrazione Condominio complesso centro San Benigno, TORRE NORD "MATITONE"

«AUTORIMESSA»
AUTORIMESSA COMPLESSO TORRE NORD

ESEG. A. Bruzza	VERIF. C. Petronio	DATA 05/09/2007	COMMESSA FILE d150010.dwg	150	SCALA FORMATO	1:200 A1
--------------------	-----------------------	--------------------	------------------------------	-----	------------------	-------------

Ing. Carlo Petronio


Via Oreste De Gaspari, 26A
16146 - Genova

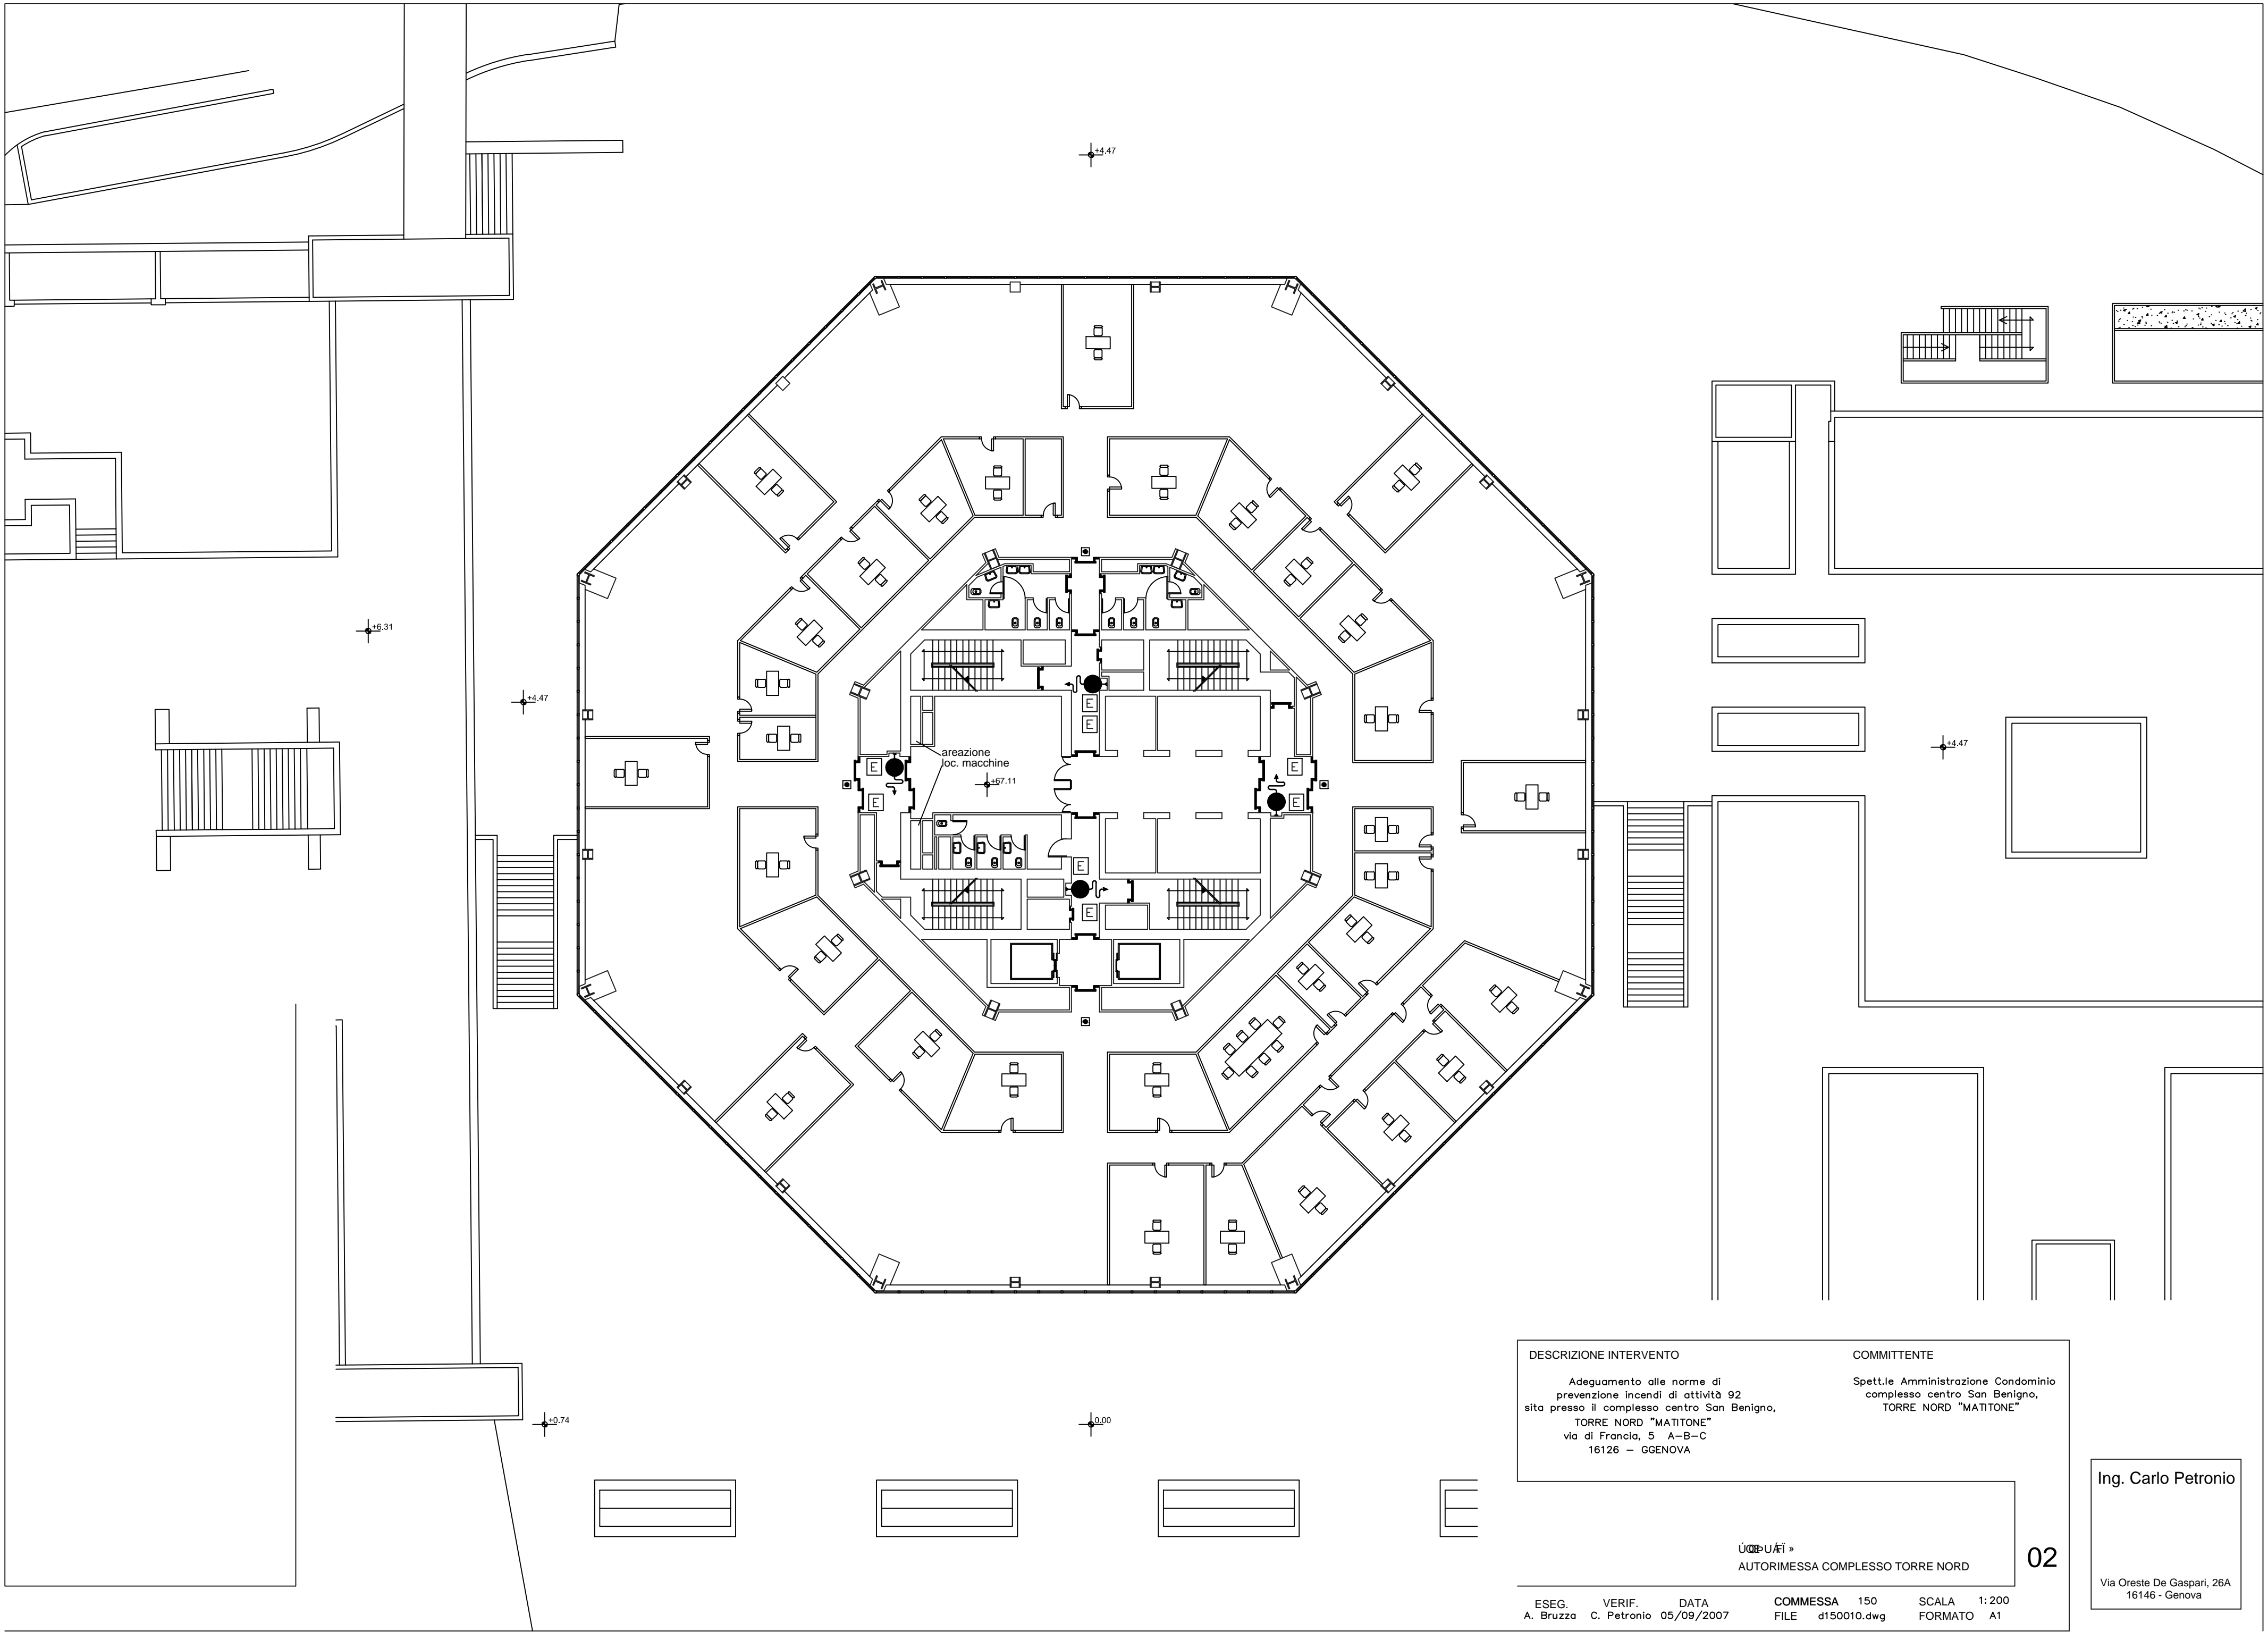

DESCRIZIONE INTERVENTO	COMMITTENTE
Adeguamento alle norme di prevenzione incendi di attività 92 sita presso il complesso centro San Benigno, TORRE NORD "MATITONE" via di Francia, 5 A-B-C 16126 - GENOVA	Spett.le Amministrazione Condominio complesso centro San Benigno, TORRE NORD "MATITONE"
AUTORIMESSA COMPLESSO TORRE NORD	
ESEG. A. Bruzza	VERIF. C. Petronio
DATA 05/09/2007	COMMESSA 150
FILE d150010.dwg	SCALA 1:200
	FORMATO A1

Ing. Carlo Petronio


Via Oreste De Gaspari, 26A
16146 - Genova

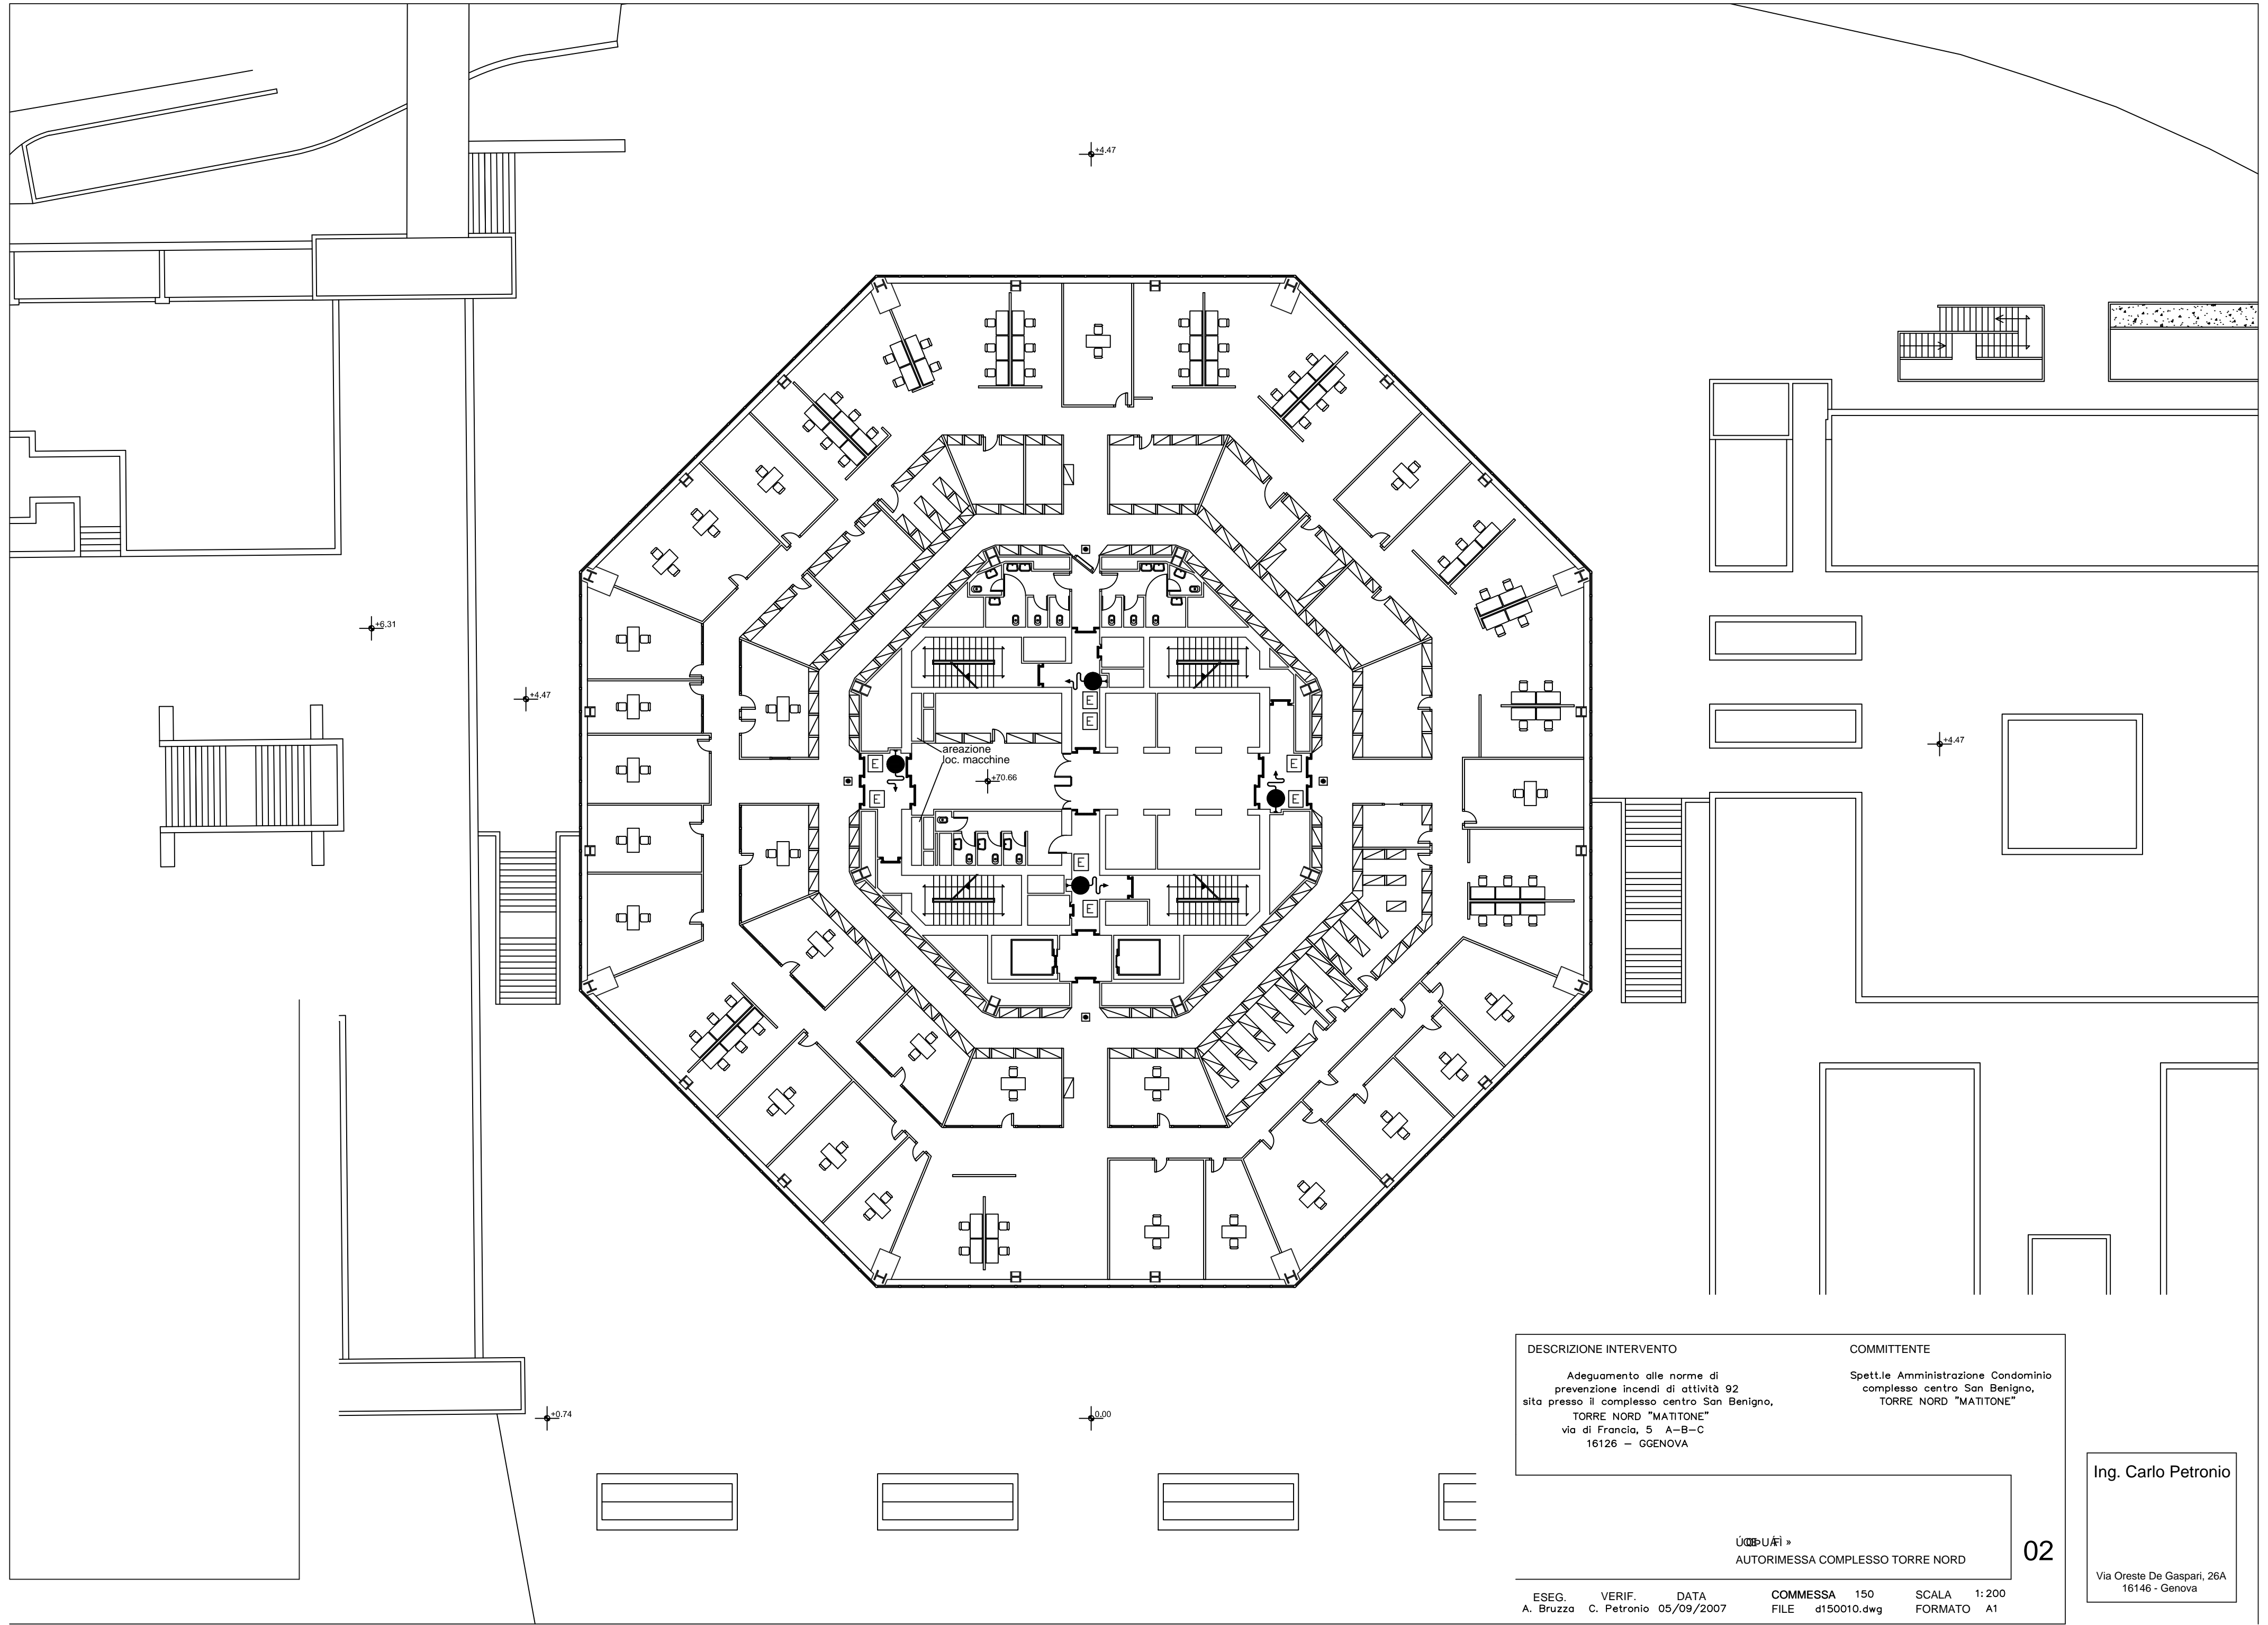


DESCRIZIONE INTERVENTO	COMMITTENTE
Adeguamento alle norme di prevenzione incendi di attività 92 sita presso il complesso centro San Benigno, TORRE NORD "MATITONE" via di Francia, 5 A-B-C 16126 - GENOVA	Spett.le Amministrazione Condominio complesso centro San Benigno, TORRE NORD "MATITONE"
AUTORIMESSA COMPLESSO TORRE NORD	
ESEG. A. Bruzza	VERIF. C. Petronio
DATA 05/09/2007	COMMESSA 150 FILE d150010.dwg
SCALA 1:200	FORMATO A1

Ing. Carlo Petronio

Via Oreste De Gaspari, 26A
16146 - Genova

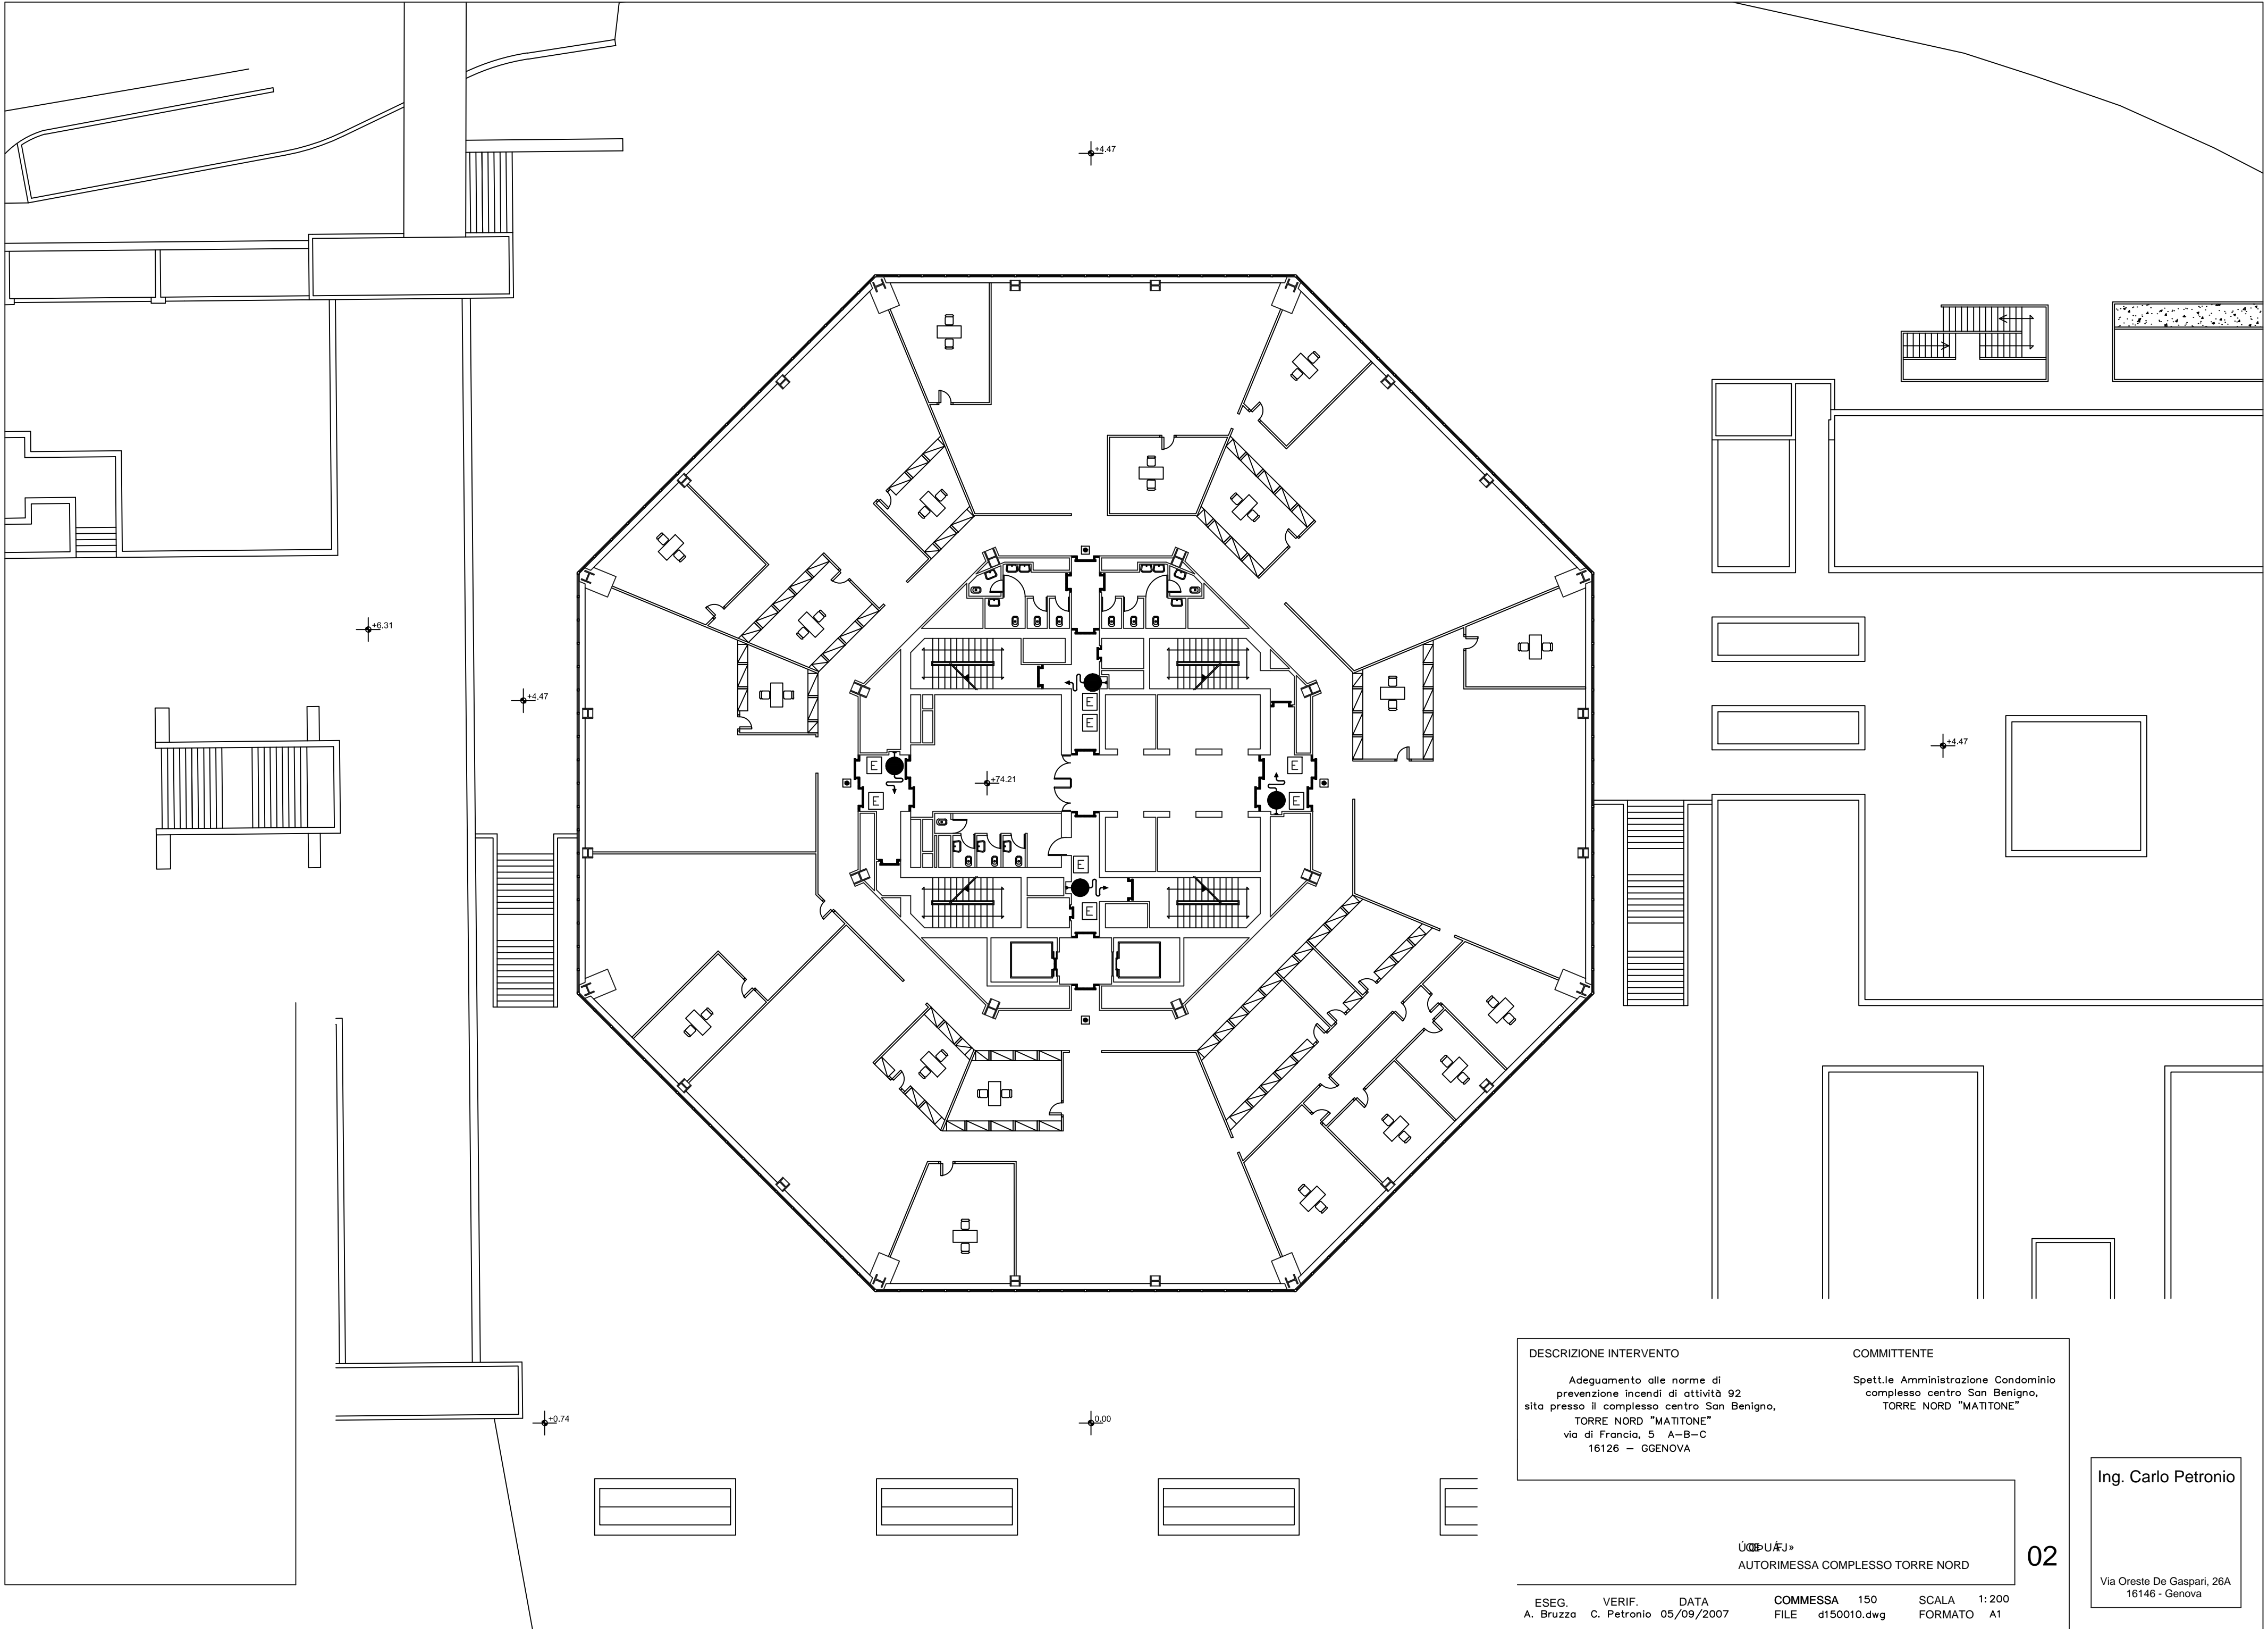


DESCRIZIONE INTERVENTO	COMMITTENTE
Adeguamento alle norme di prevenzione incendi di attività 92 sita presso il complesso centro San Benigno, TORRE NORD "MATITONE" via di Francia, 5 A-B-C 16126 - GENOVA	Spett.le Amministrazione Condominio complesso centro San Benigno, TORRE NORD "MATITONE"
AUTORIMESSA COMPLESSO TORRE NORD	
ESEG. A. Bruzza	VERIF. C. Petronio
DATA 05/09/2007	COMMESSA 150 FILE d150010.dwg
SCALA 1:200	FORMATO A1

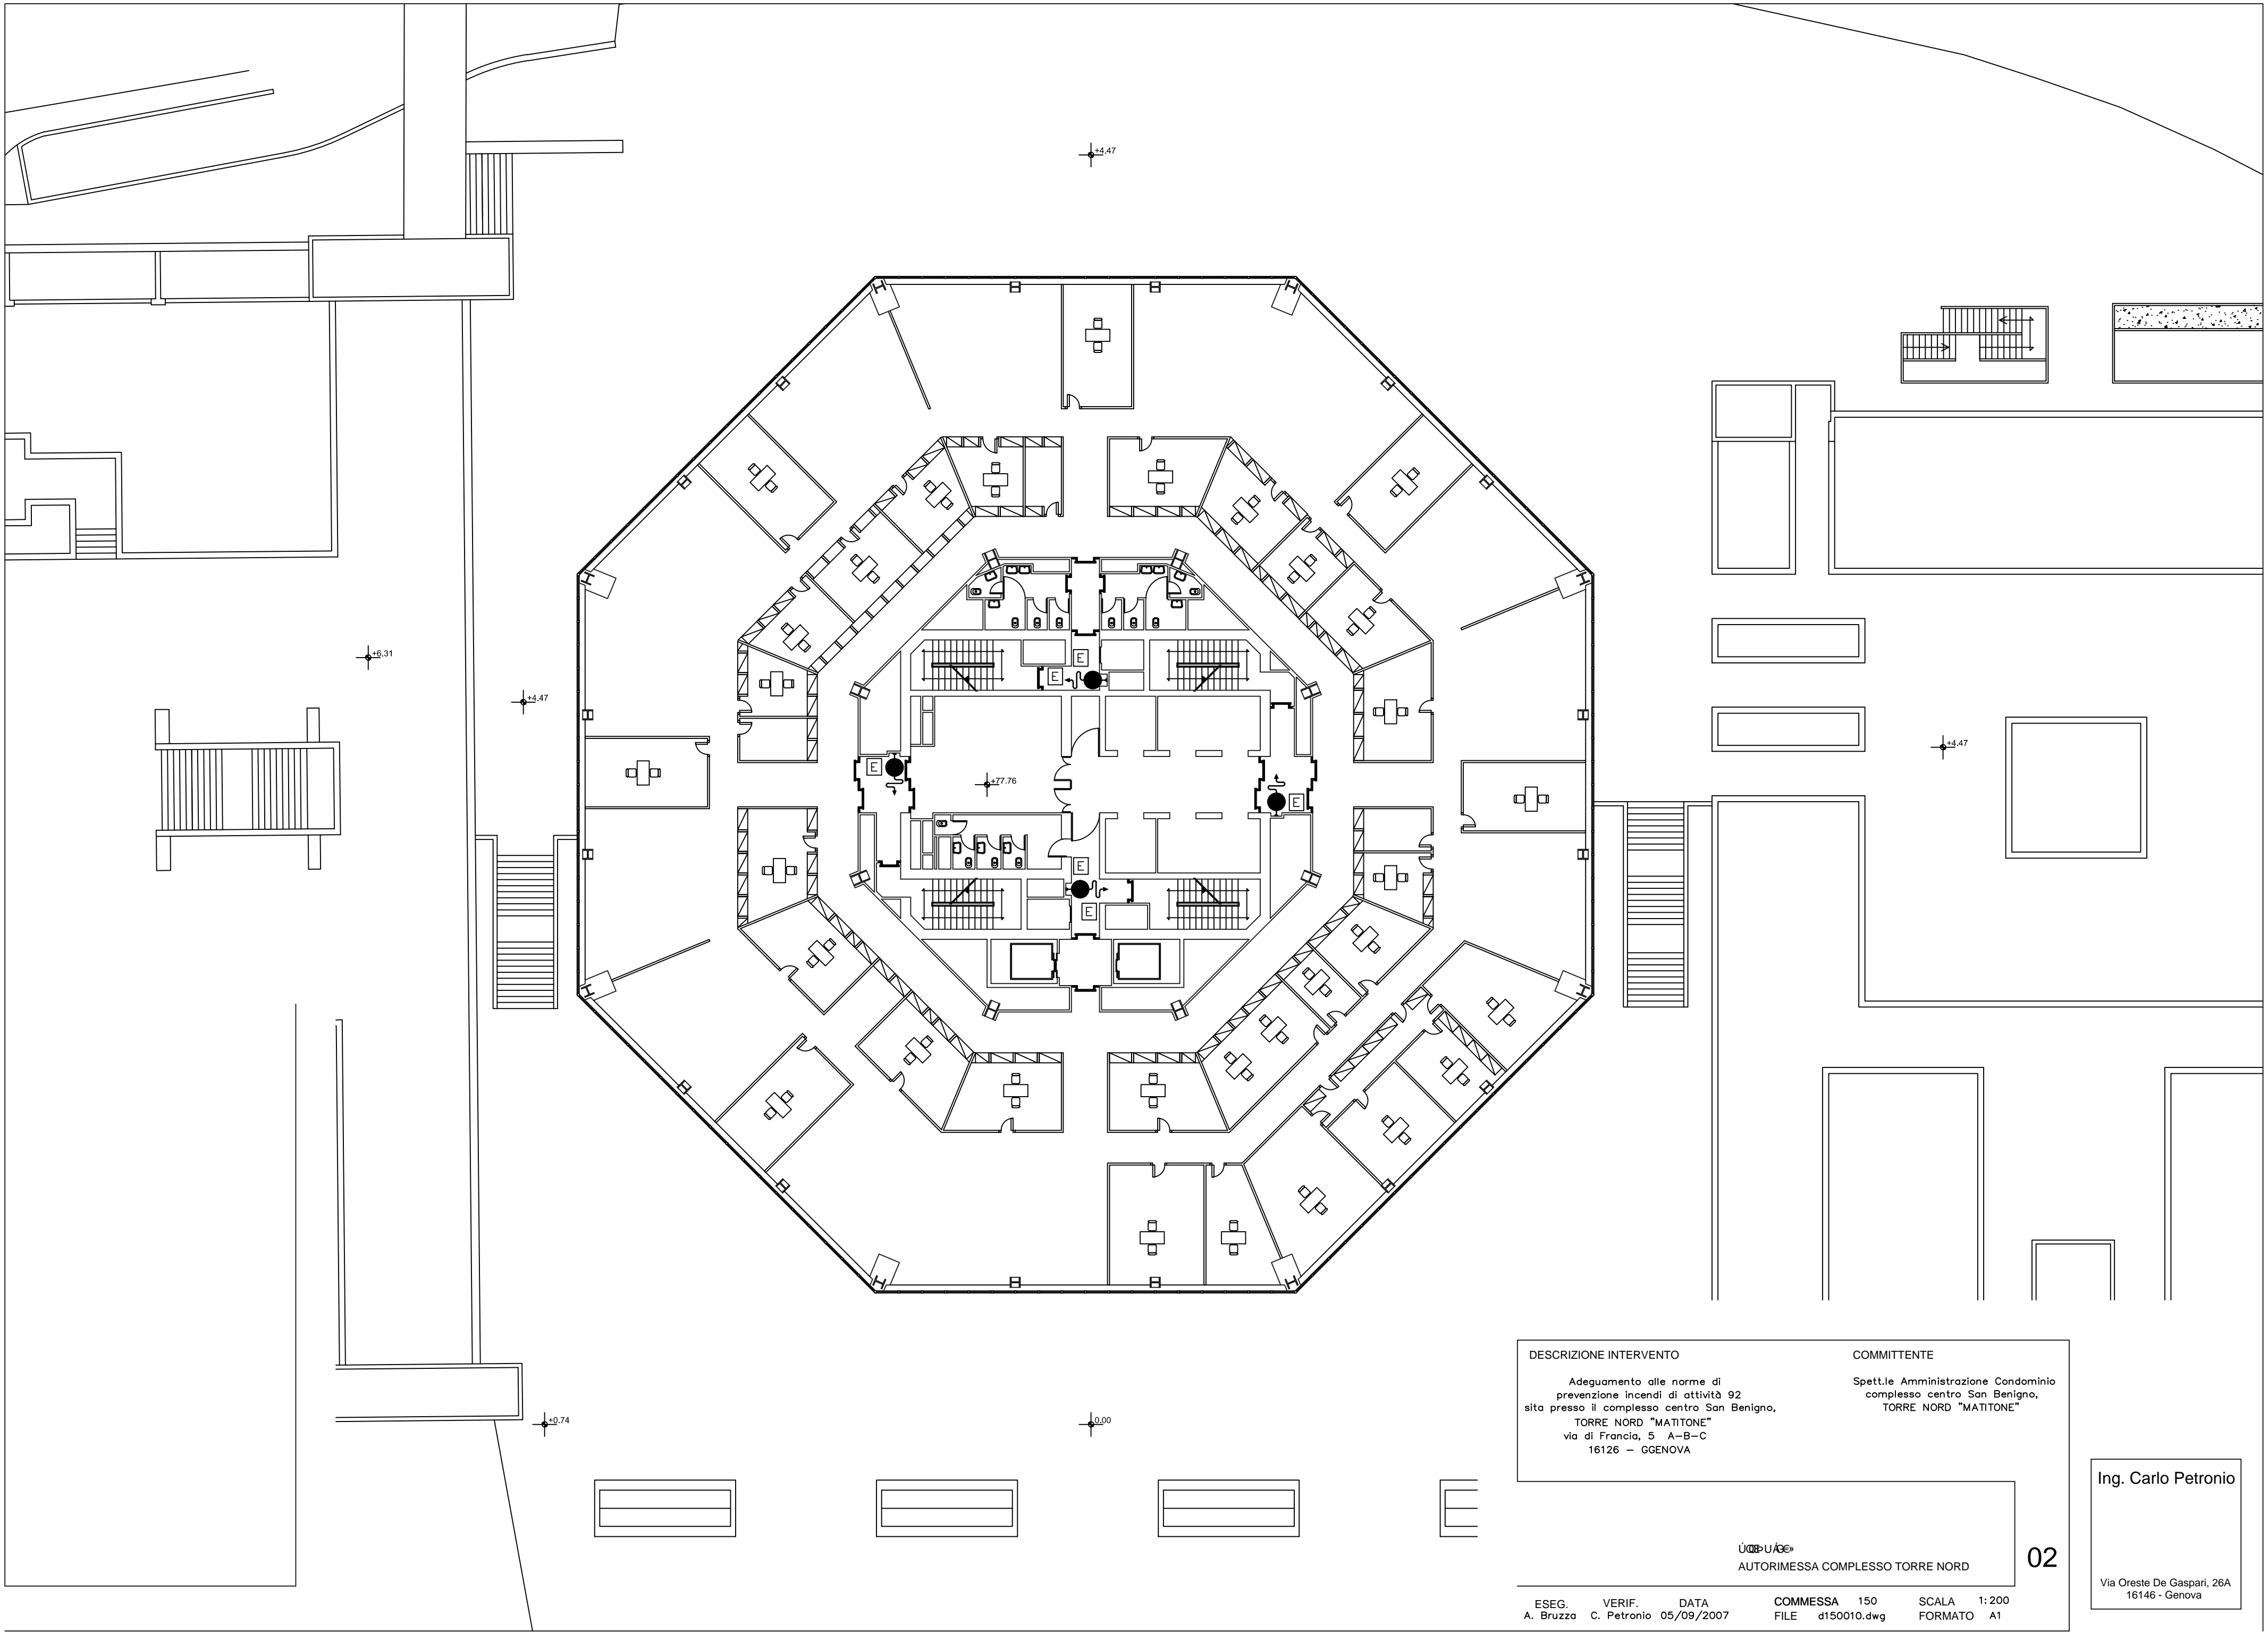

DESCRIZIONE INTERVENTO		COMMITTENTE	
Adeguamento alle norme di prevenzione incendi di attività 92 sita presso il complesso centro San Benigno, TORRE NORD "MATITONE" via di Francia, 5 A-B-C 16126 - GENOVA		Spett.le Amministrazione Condominio complesso centro San Benigno, TORRE NORD "MATITONE"	
AUTORIMESSA COMPLESSO TORRE NORD			
ESEG. A. Bruzza	VERIF. C. Petronio	DATA 05/09/2007	COMMESSA 150 FILE d150010.dwg
SCALA 1:200 FORMATO A1			

Ing. Carlo Petronio

Via Oreste De Gaspari, 26A
16146 - Genova

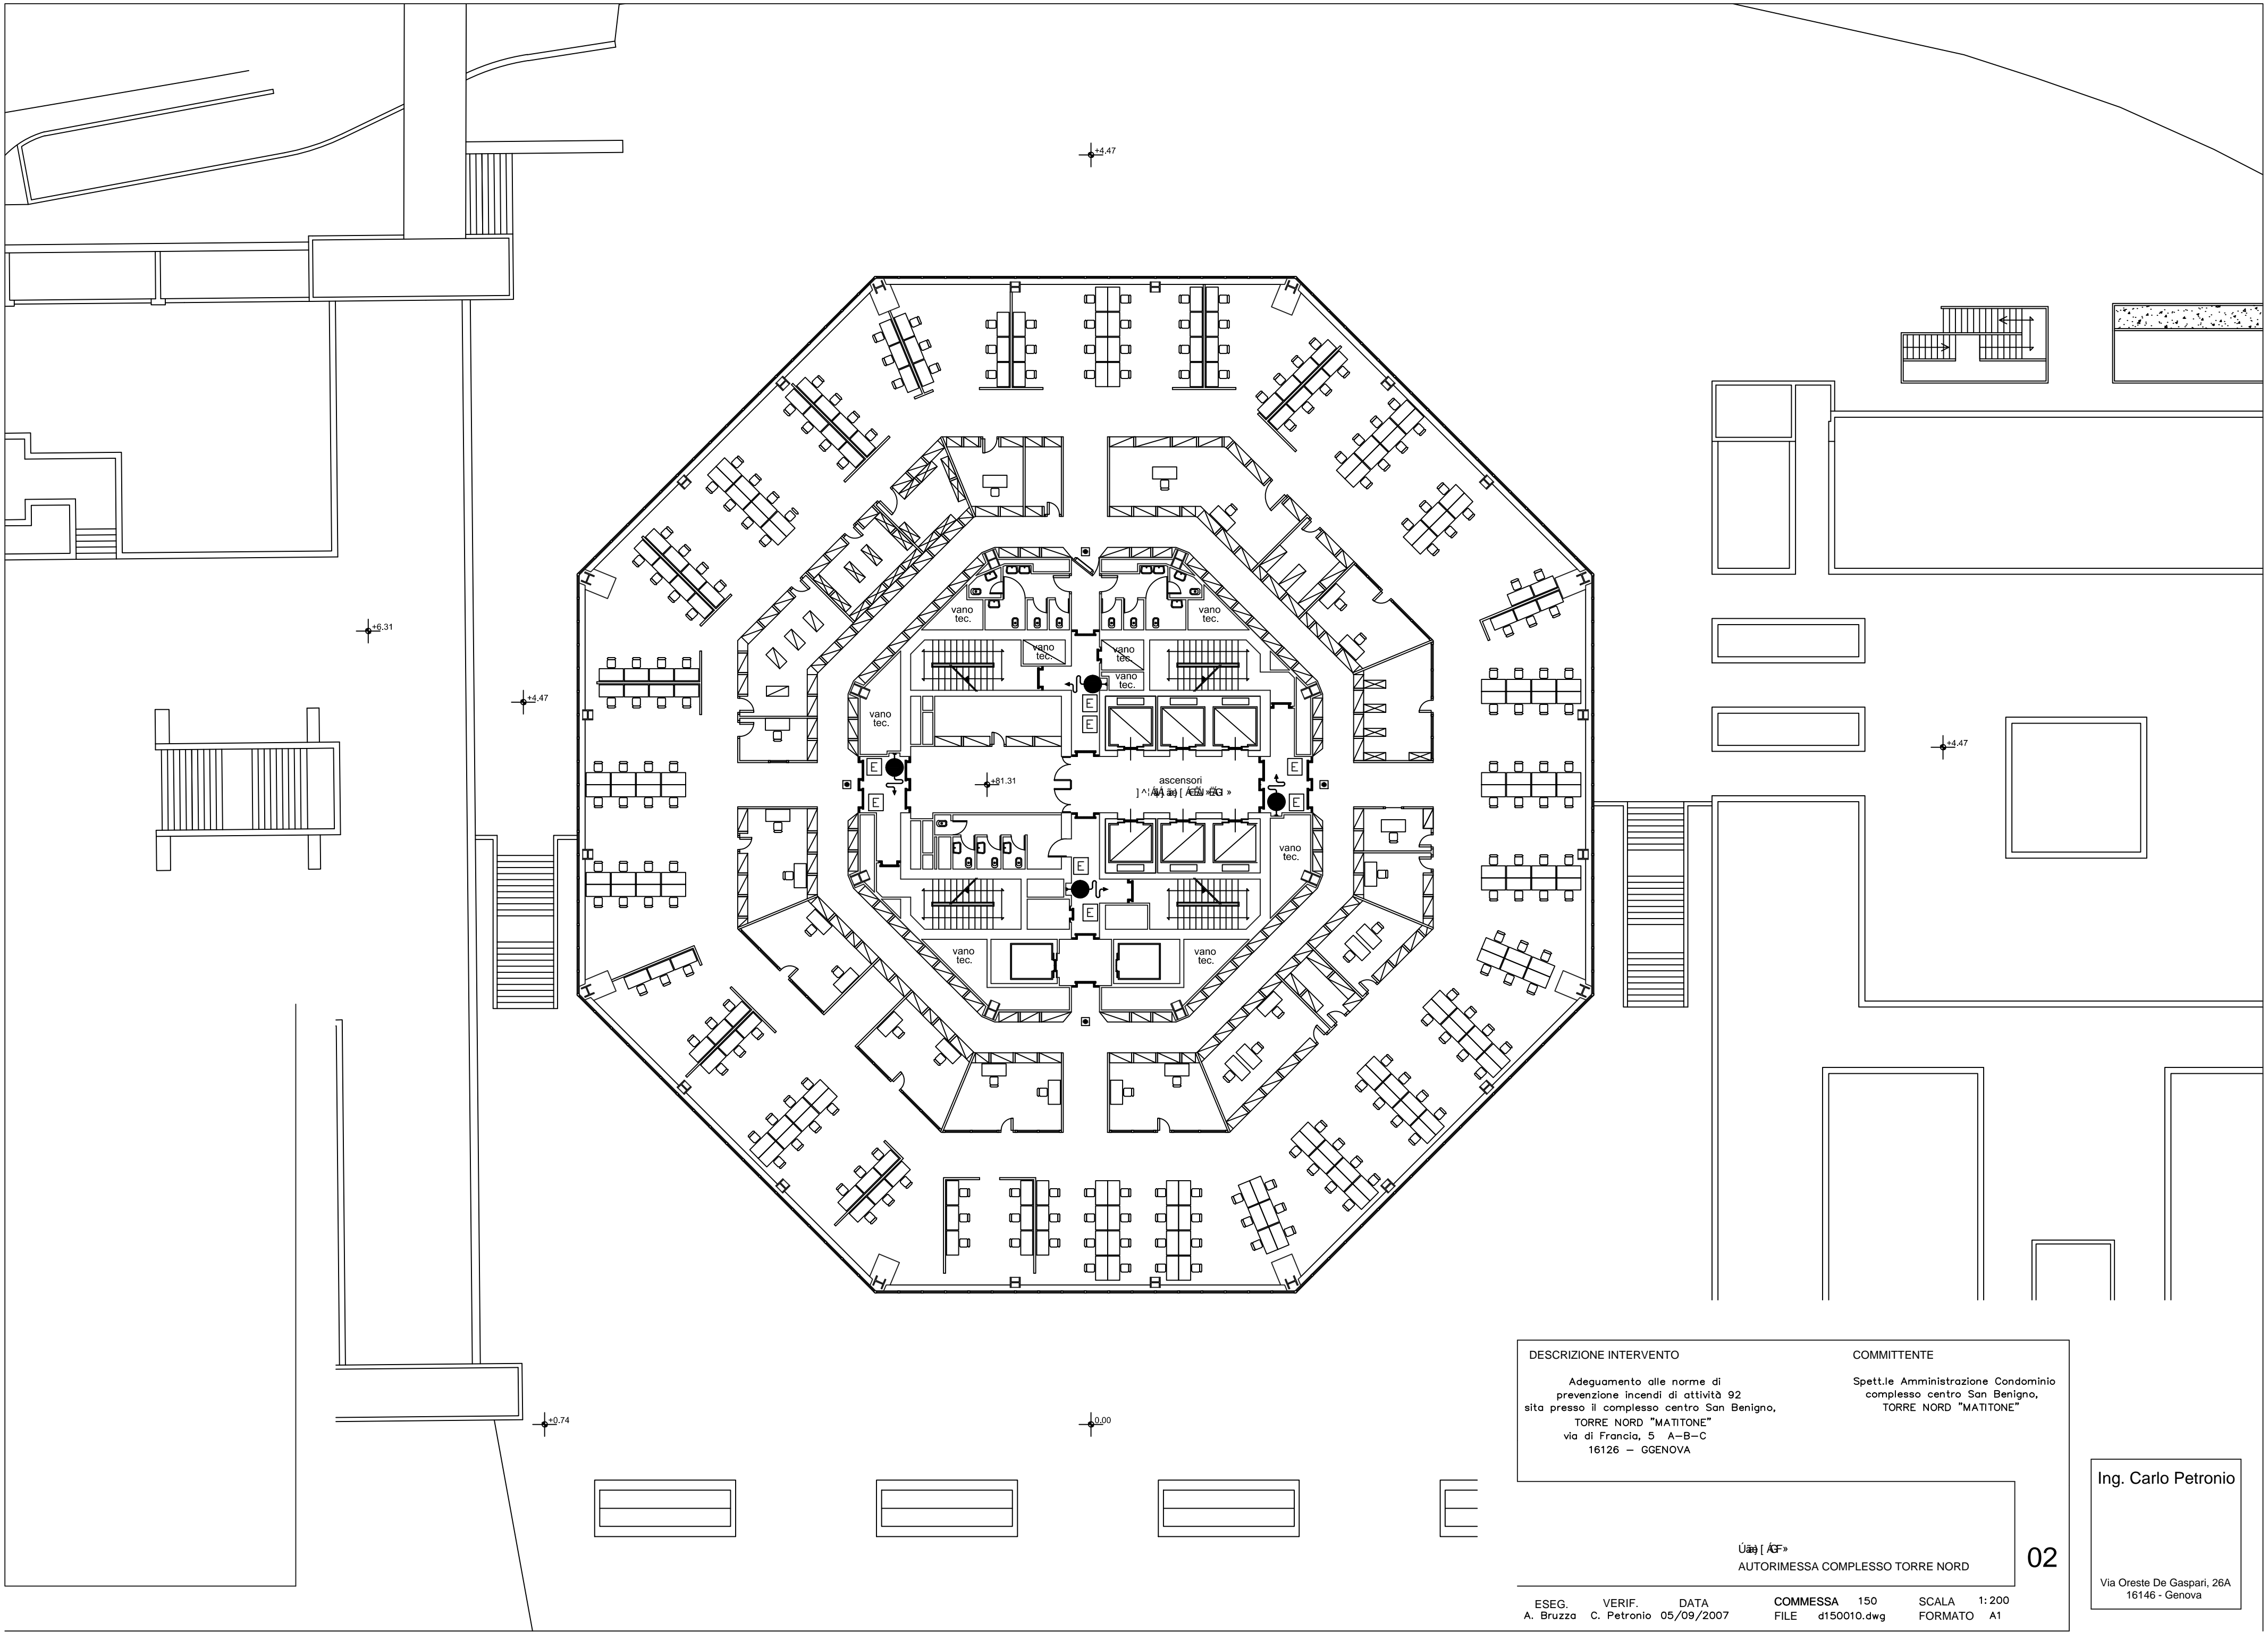

DESCRIZIONE INTERVENTO	COMMITTENTE
Adeguamento alle norme di prevenzione incendi di attività 92 sita presso il complesso centro San Benigno, TORRE NORD "MATITONE" via di Francia, 5 A-B-C 16126 - GENOVA	Spett.le Amministrazione Condominio complesso centro San Benigno, TORRE NORD "MATITONE"


02

AUTORIMESSA COMPLESSO TORRE NORD

ESEG.	VERIF.	DATA	COMMESSA	150	SCALA	1:200
A. Bruzza	C. Petronio	05/09/2007	FILE	d150010.dwg	FORMATO	A1

Ing. Carlo Petronio

Via Oreste De Gaspari, 26A
16146 - Genova

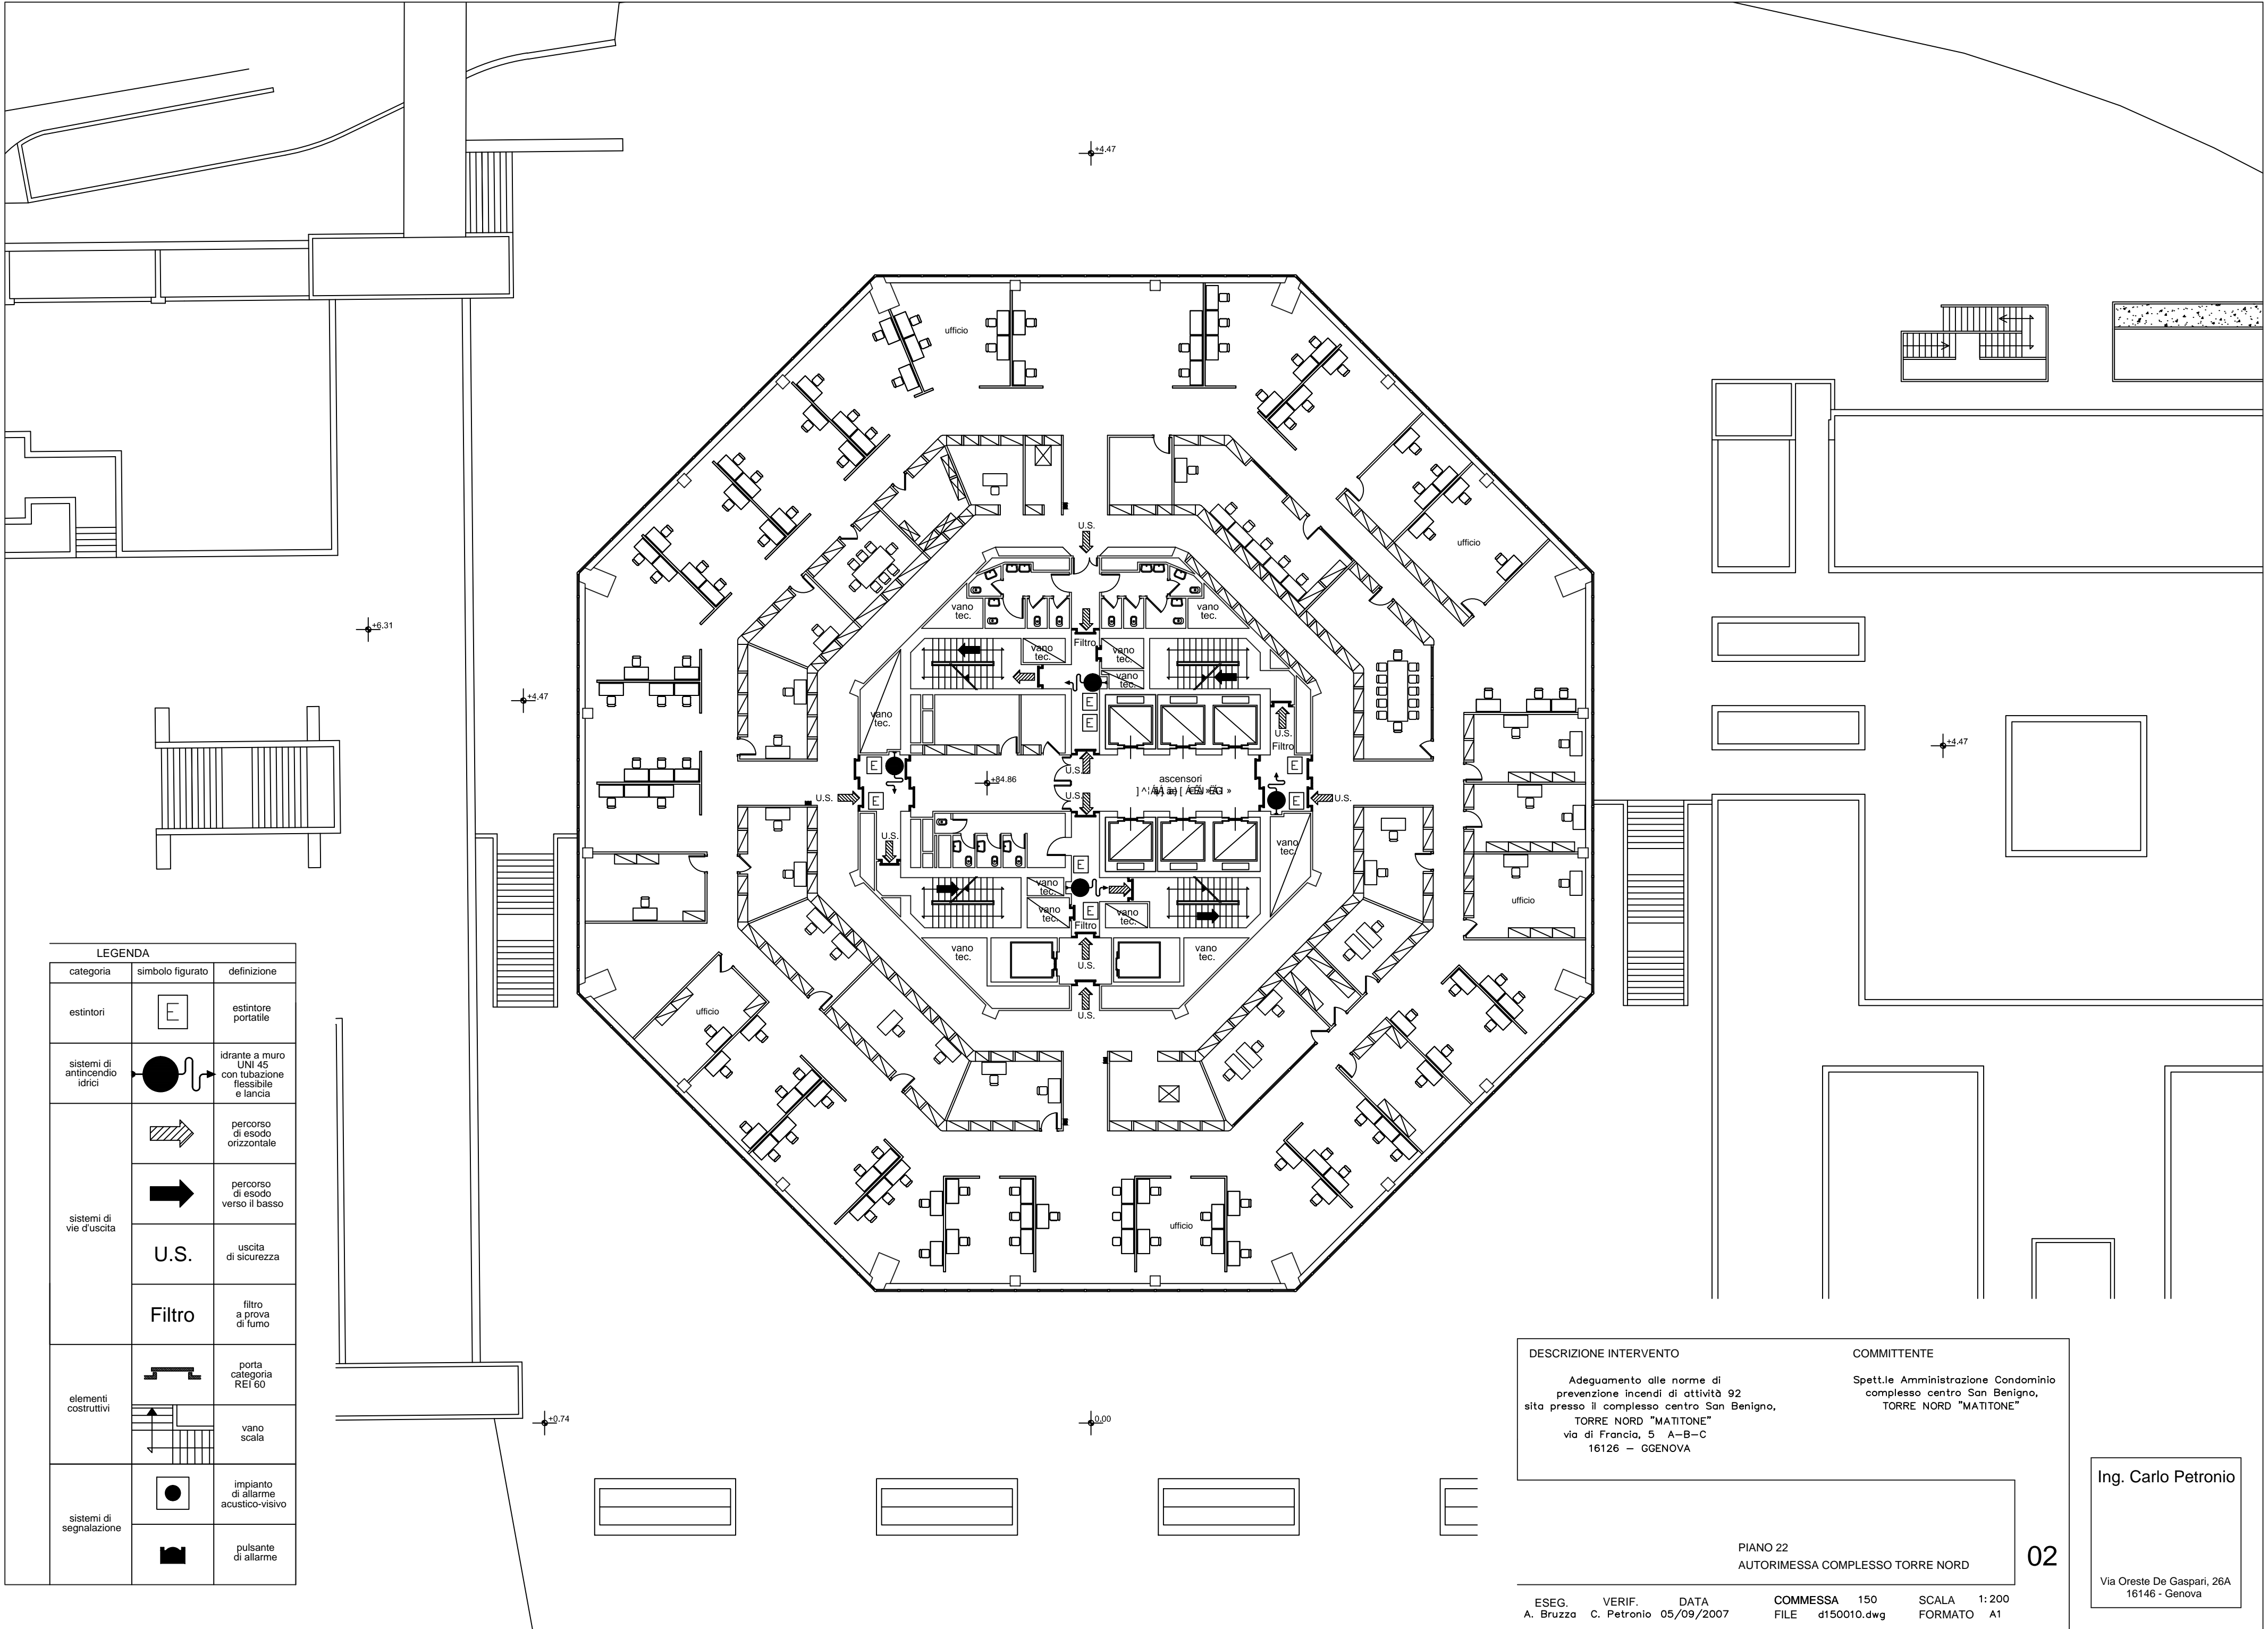

LEGENDA		
categoria	simbolo figurato	definizione
estintori	E	estintore portatile
sistemi di antincendio idrici	●	idrante a muro UNI 45 con tubazione flessibile e lancia
sistemi di vie d'uscita	→	percorso di esodo orizzontale
	➡	percorso di esodo verso il basso
	U.S.	uscita di sicurezza
	Filtro	filtro a prova di fumo
elementi costruttivi	⌋	porta categoria REI 60
	↕	vano scala
sistemi di segnalazione	●	impianto di allarme acustico-visivo
	■	pulsante di allarme

DESCRIZIONE INTERVENTO

Adeguamento alle norme di prevenzione incendi di attività 92 sita presso il complesso centro San Benigno, TORRE NORD "MATITONE" via di Francia, 5 A-B-C 16126 - GENOVA

COMMITTENTE

Spett.le Amministrazione Condominio complesso centro San Benigno, TORRE NORD "MATITONE"

PIANO 22
AUTORIMESSA COMPLESSO TORRE NORD

02


ESEG. VERIF. DATA
A. Bruzza C. Petronio 05/09/2007

COMMESSA 150
FILE d150010.dwg

SCALA 1:200
FORMATO A1

Ing. Carlo Petronio

Via Oreste De Gaspari, 26A
16146 - Genova

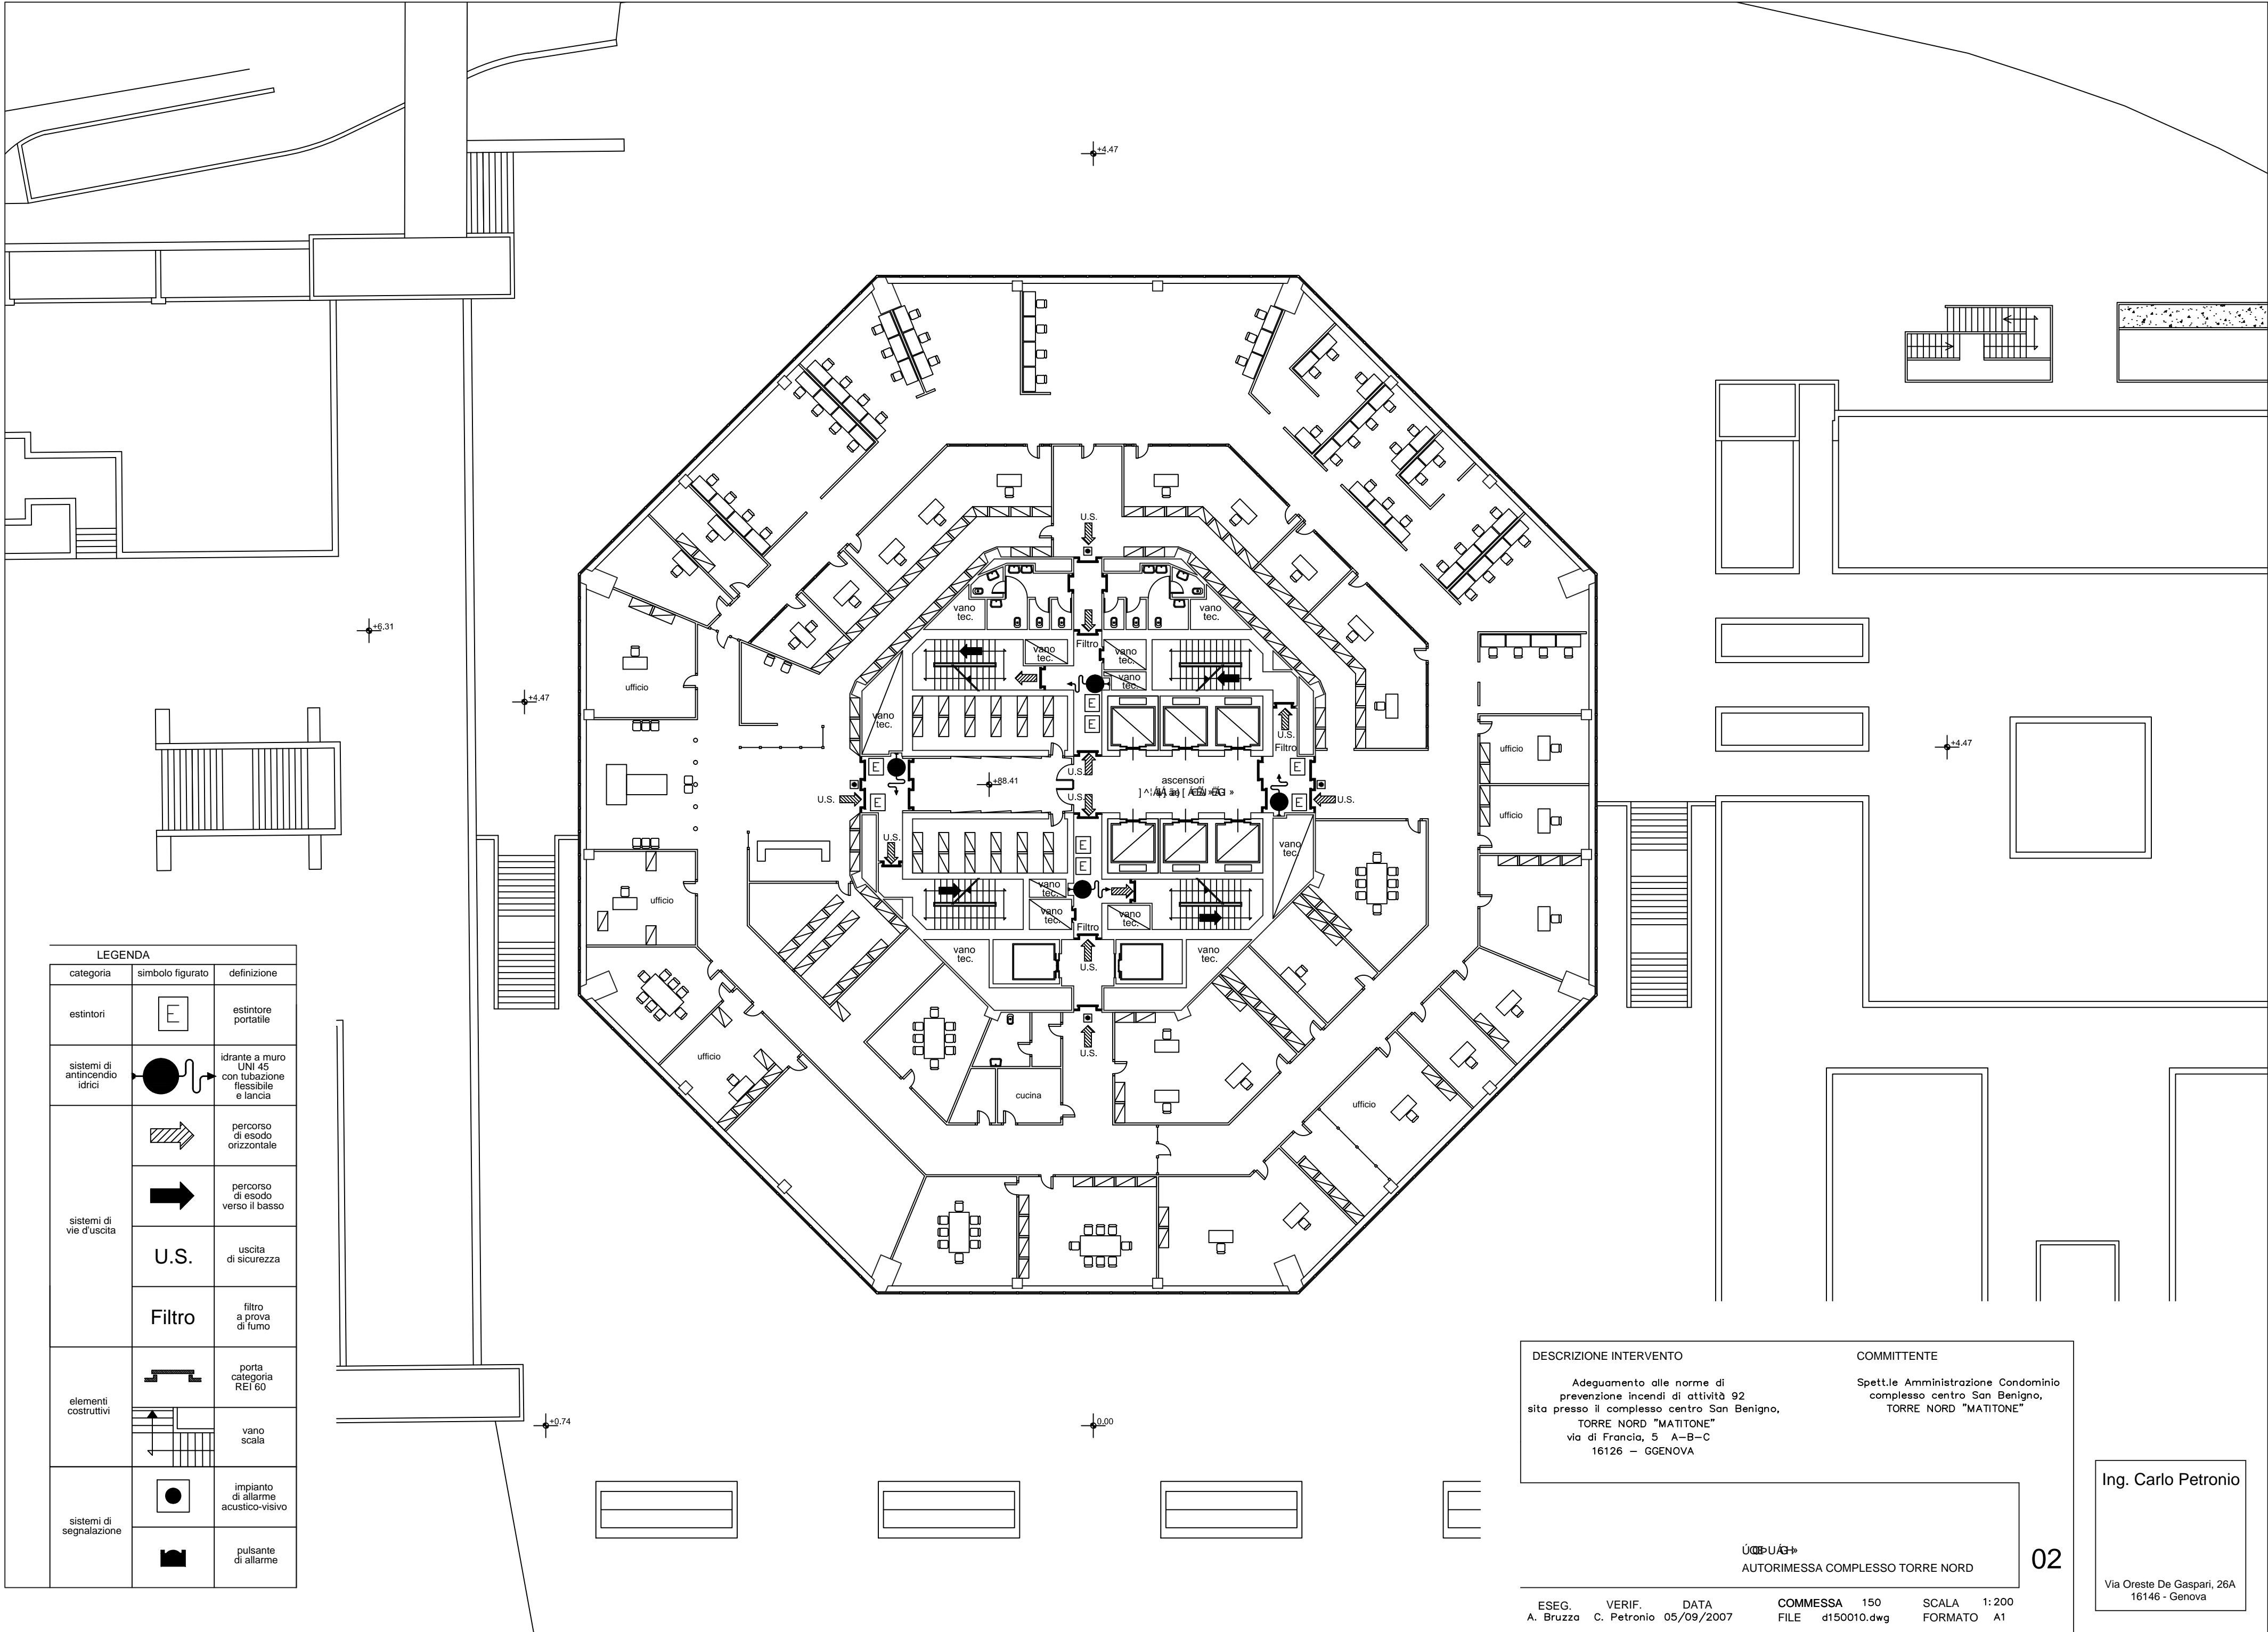


LEGENDA		
categoria	simbolo figurato	definizione
estintori		estintore portatile
sistemi di antincendio idrici		idrante a muro UNI 45 con tubazione flessibile e lancia
sistemi di vie d'uscita		percorso di esodo orizzontale
		percorso di esodo verso il basso
	U.S.	uscita di sicurezza
	Filtro	filtro a prova di fumo
elementi costruttivi		porta categoria REI 60
		vano scala
sistemi di segnalazione		impianto di allarme acustico-visivo
		pulsante di allarme

DESCRIZIONE INTERVENTO	COMMITTENTE
<p>Adeguamento alle norme di prevenzione incendi di attività 92 sita presso il complesso centro San Benigno,</p> <p>TORRE NORD "MATITONE"</p> <p>via di Francia, 5 A-B-C</p> <p>16126 - GENOVA</p>	<p>Spett.le Amministrazione Condominio complesso centro San Benigno,</p> <p>TORRE NORD "MATITONE"</p>

Ing. Carlo Petronio

Via Oreste De Gaspari, 26A
16146 - Genova

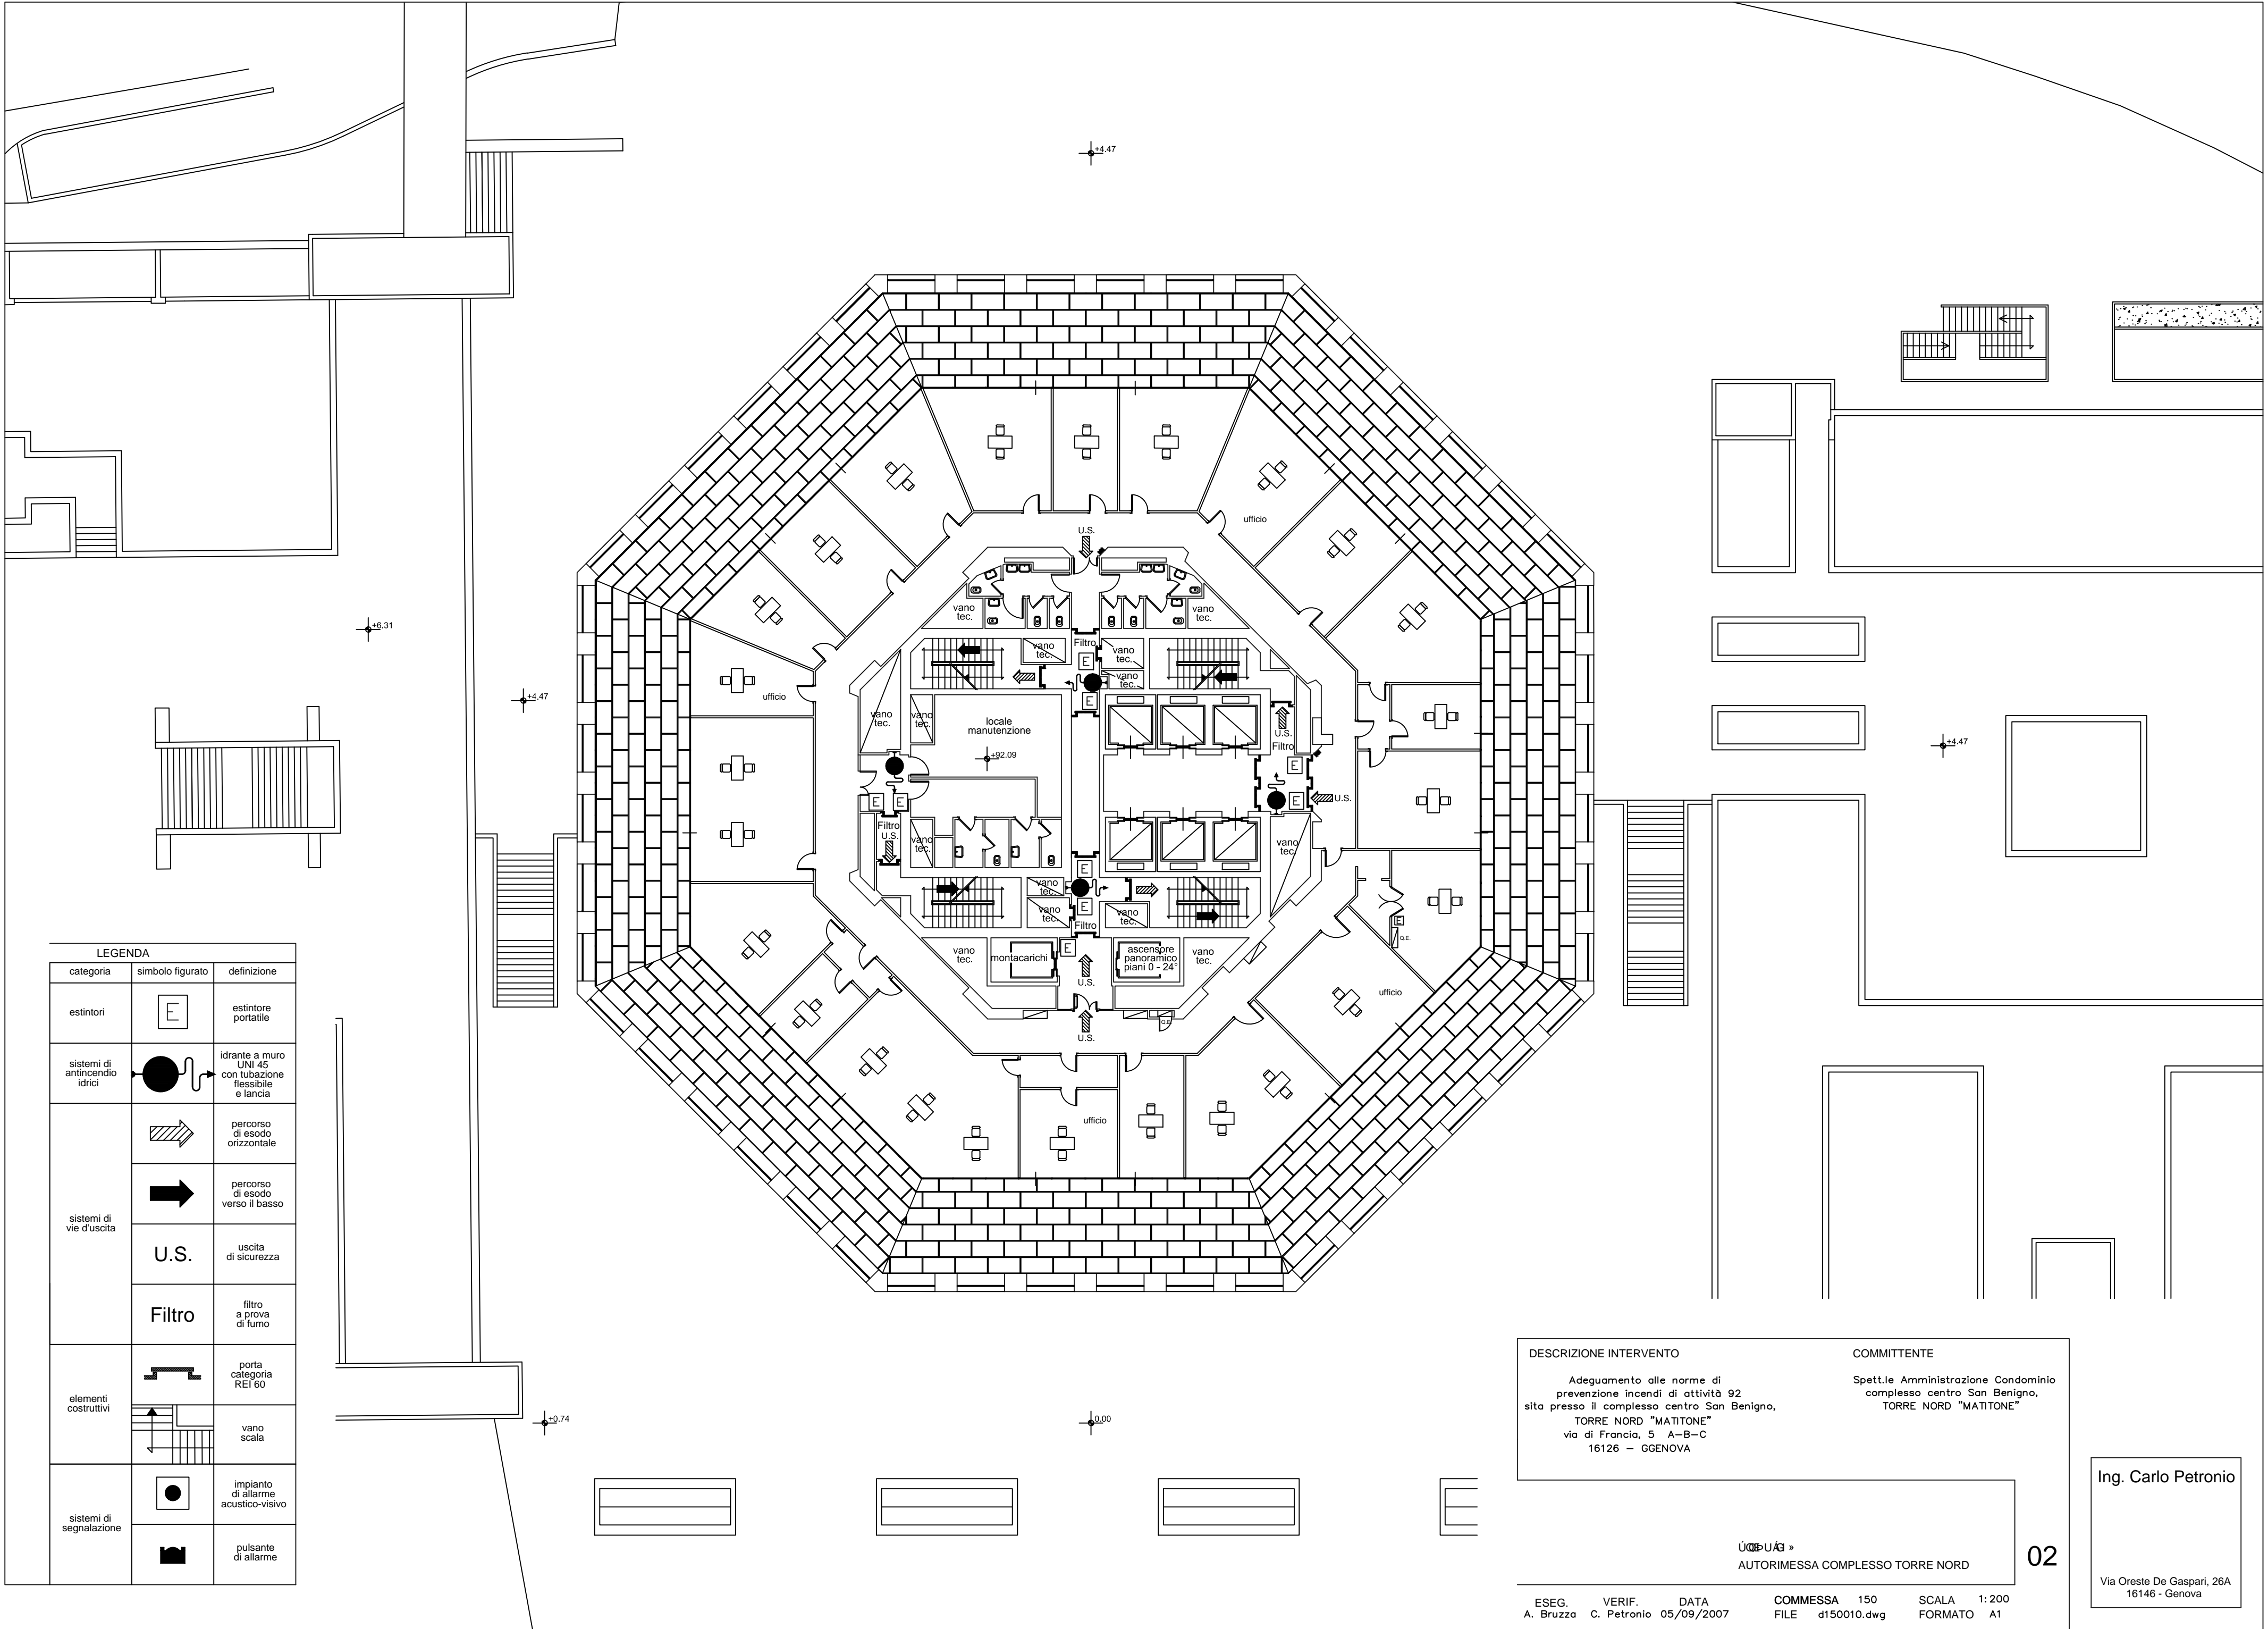


LEGENDA		
categoria	simbolo figurato	definizione
estintori	E	estintore portatile
sistemi di antincendio idrici	●	idrante a muro UNI 45 con tubazione flessibile e lancia
sistemi di vie d'uscita	→	percorso di esodo orizzontale
	→	percorso di esodo verso il basso
	U.S.	uscita di sicurezza
elementi costruttivi	Filtro	filtro a prova di fumo
	↑	porta categoria REI 60
sistemi di segnalazione	●	vano scala
	●	impianto di allarme acustico-visivo
	■	pulsante di allarme

DESCRIZIONE INTERVENTO

Adeguamento alle norme di prevenzione incendi di attività 92 sita presso il complesso centro San Benigno, TORRE NORD "MATITONE" via di Francia, 5 A-B-C 16126 - GENOVA

COMMITTENTE

Spett.le Amministrazione Condominio complesso centro San Benigno, TORRE NORD "MATITONE"

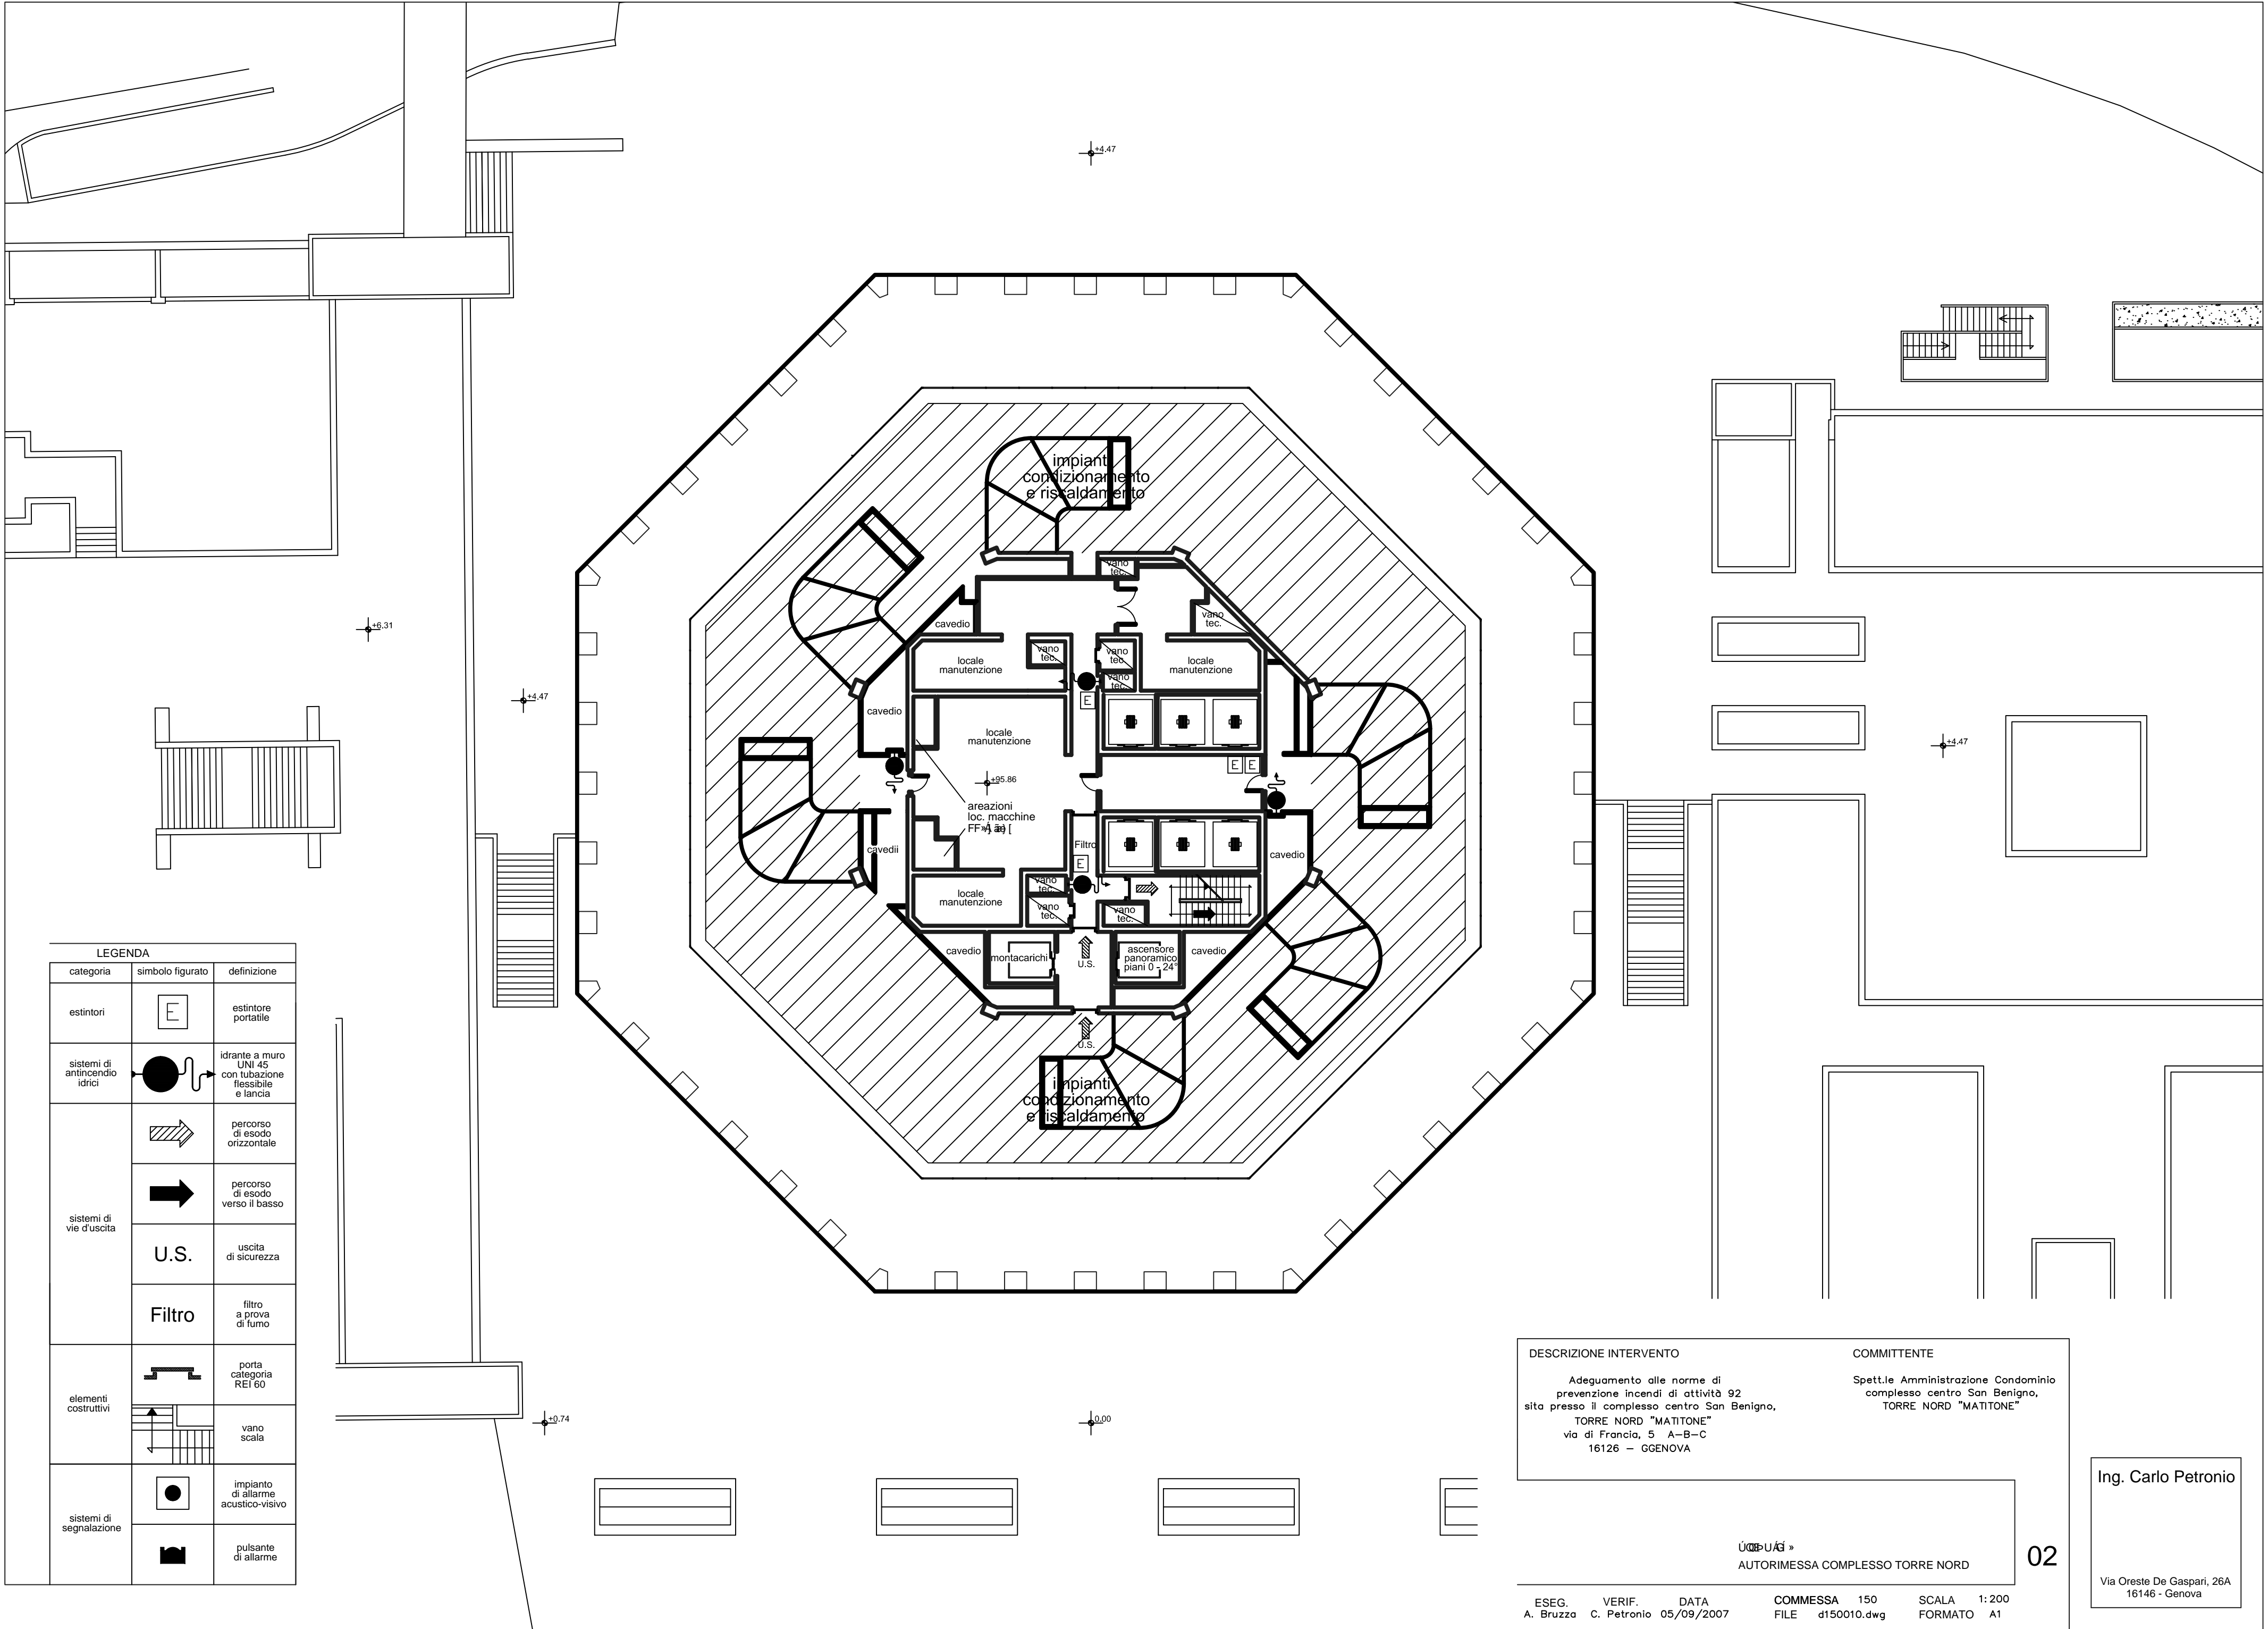

LEGENDA		
categoria	simbolo figurato	definizione
estintori	E	estintore portatile
sistemi di antincendio idrici	●	idrante a muro UNI 45 con tubazione flessibile e lancia
sistemi di vie d'uscita	→	percorso di esodo orizzontale
	→	percorso di esodo verso il basso
	U.S.	uscita di sicurezza
	Filtro	filtro a prova di fumo
elementi costruttivi	—	porta categoria REI 60
	↑	vano scala
sistemi di segnalazione	●	impianto di allarme acustico-visivo
	■	pulsante di allarme

DESCRIZIONE INTERVENTO

Adeguamento alle norme di prevenzione incendi di attività 92 sita presso il complesso centro San Benigno, TORRE NORD "MATITONE" via di Francia, 5 A-B-C 16126 - GENOVA

COMMITTENTE

Spett.le Amministrazione Condominio complesso centro San Benigno, TORRE NORD "MATITONE"

«

AUTORIZZAZIONE

»

AUTORIZZAZIONE

AUTORIZZAZIONE

02

ESEG. A. Bruzza

VERIF. C. Petronio


DATA 05/09/2007

COMMESSA 150 FILE d150010.dwg

SCALA 1:200 FORMATO A1

Ing. Carlo Petronio

Via Oreste De Gaspari, 26A
16146 - Genova

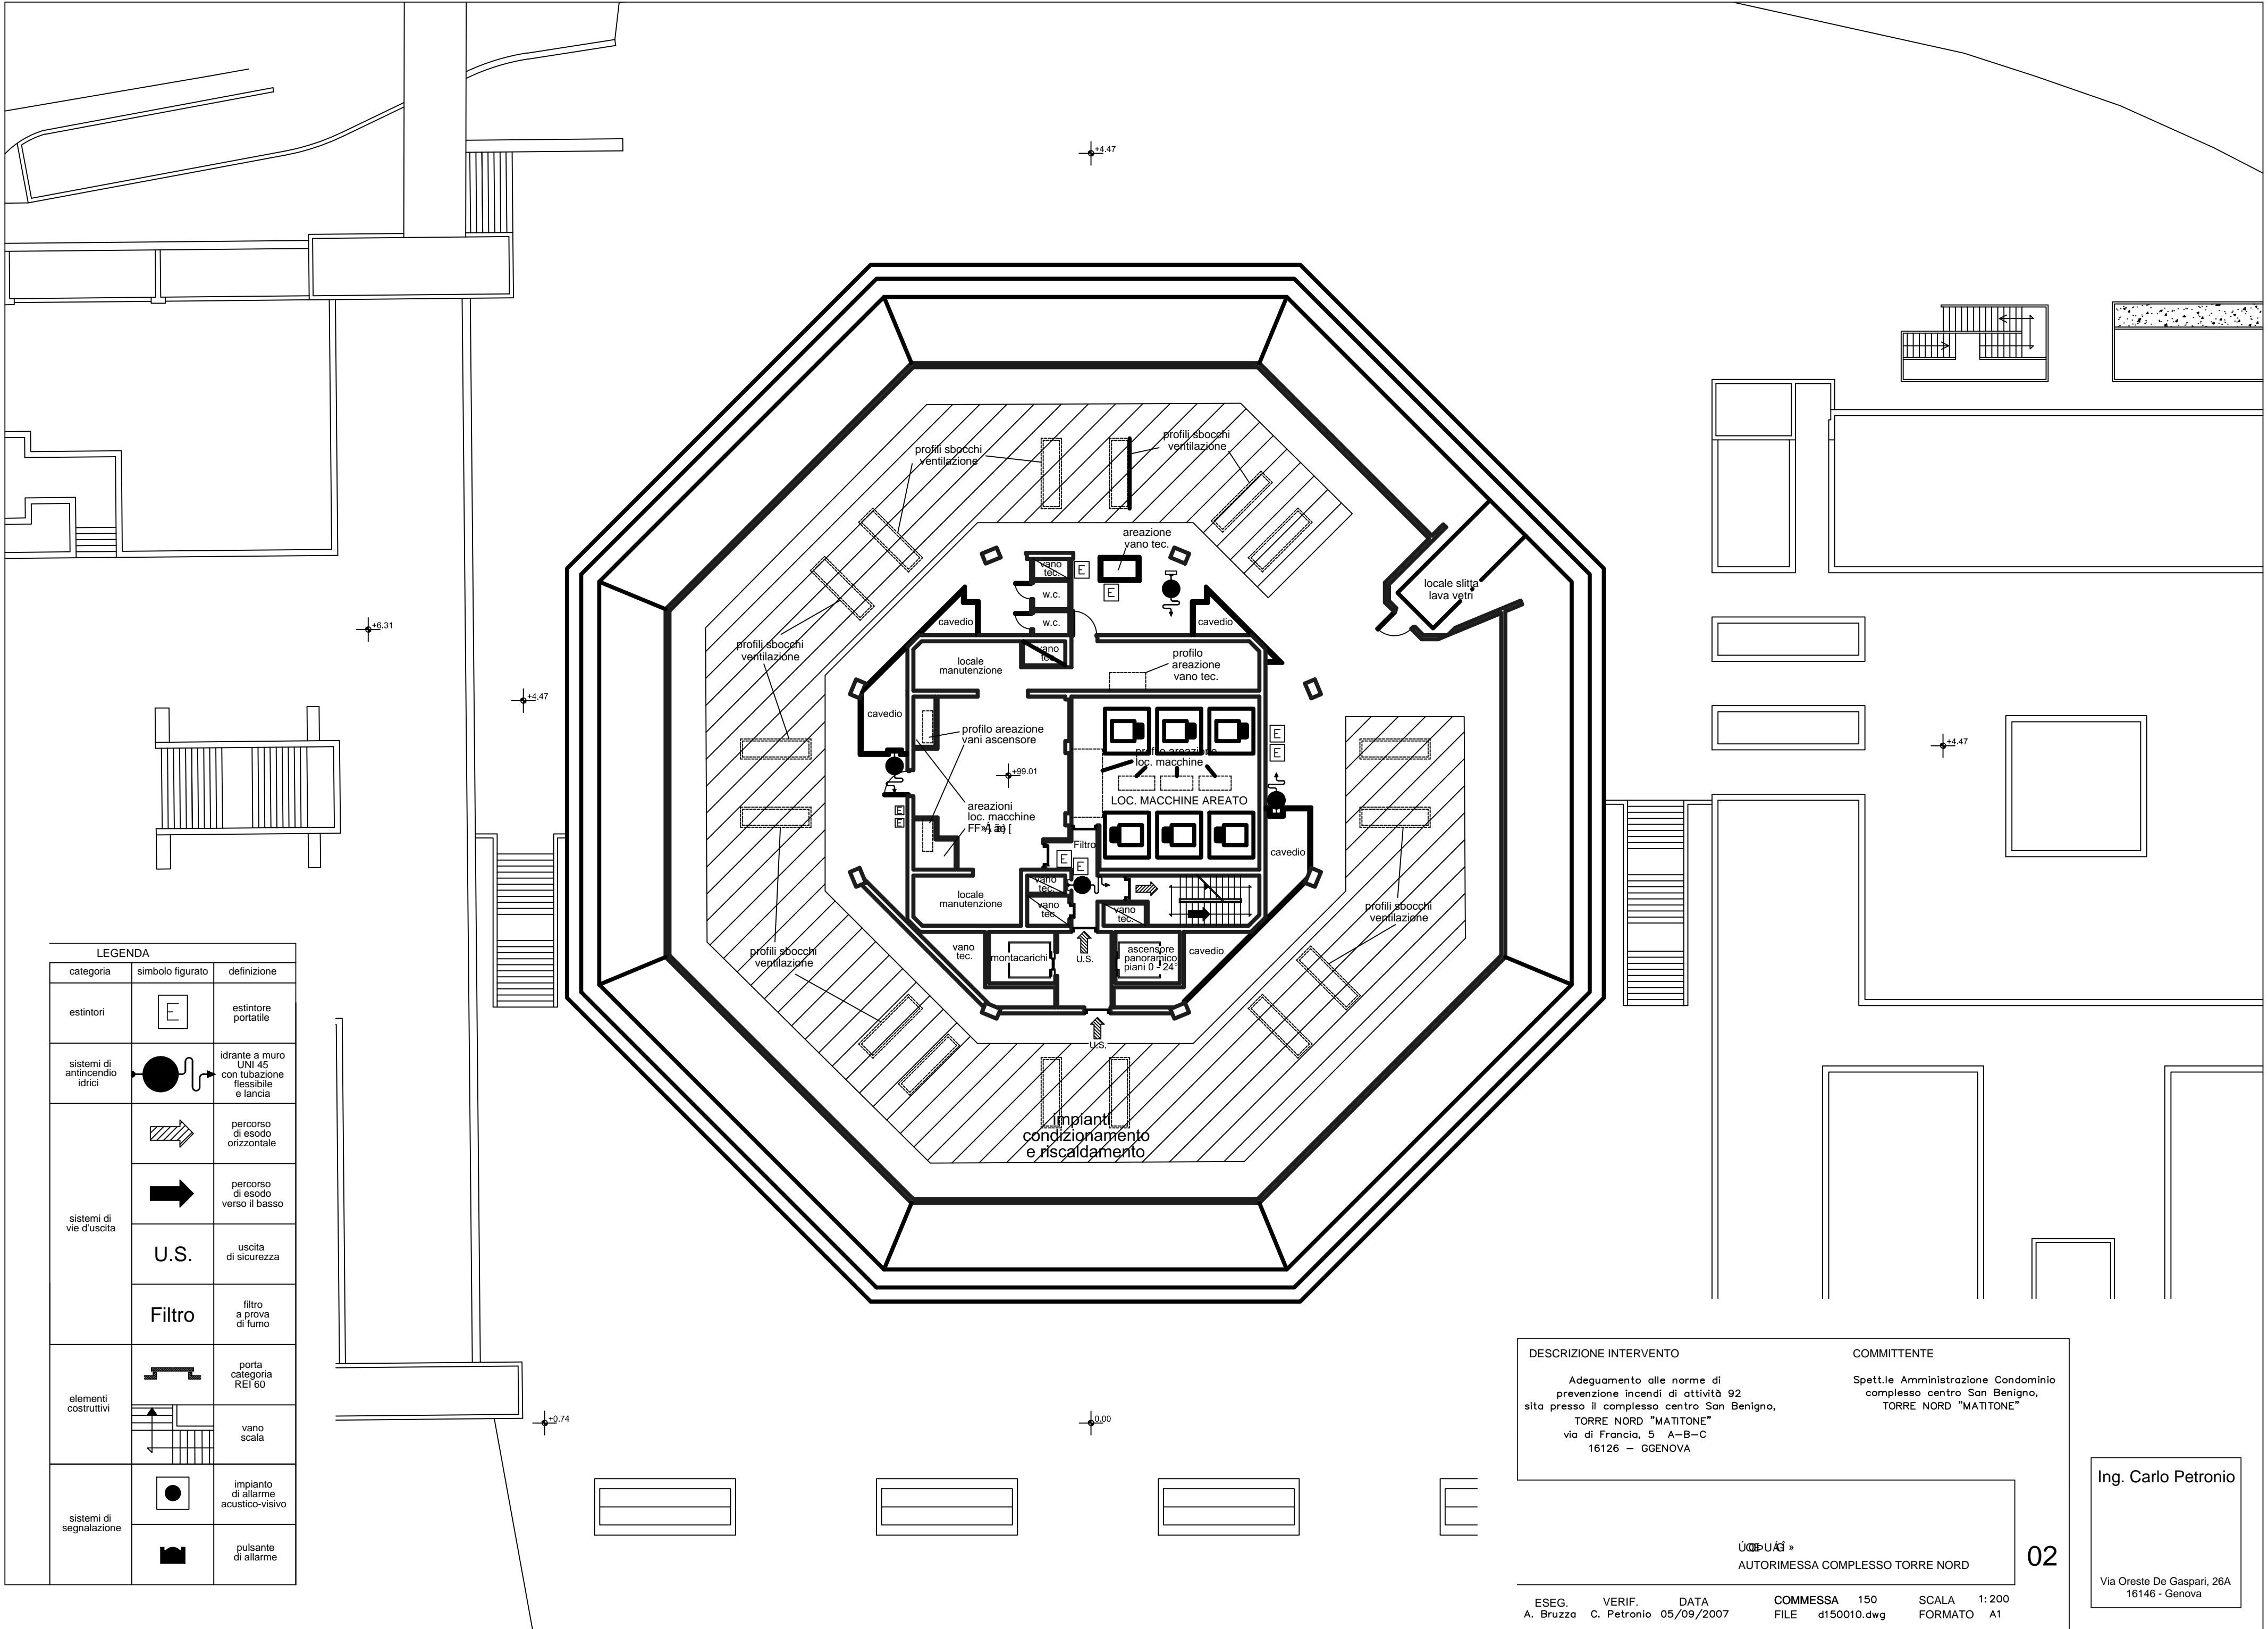

LEGENDA		
categoria	simbolo figurato	definizione
estintori	E	estintore portatile
sistemi di antincendio idrici	●	idrante a muro UNI 45 con tubazione flessibile e lancia
sistemi di vie d'uscita	→	percorso di esodo orizzontale
	→	percorso di esodo verso il basso
	U.S.	uscita di sicurezza
elementi costruttivi	Filtro	filtro a prova di fumo
	Porta	porta categoria REI 60
sistemi di segnalazione	●	impianto di allarme acustico-visivo
	■	pulsante di allarme

DESCRIZIONE INTERVENTO

Adeguamento alle norme di prevenzione incendi di attività 92 sita presso il complesso centro San Benigno, TORRE NORD "MATITONE" via di Francia, 5 A-B-C 16126 - GENOVA

COMMITTENTE

Spett.le Amministrazione Condominio complesso centro San Benigno, TORRE NORD "MATITONE"

«AUTORIMESSA»

AUTORIMESSA COMPLESSO TORRE NORD

ESEG. A. Bruzza

VERIF. C. Petronio


DATA 05/09/2007

COMMESSA 150 FILE d150010.dwg

SCALA 1:200 FORMATO A1

Ing. Carlo Petronio

Via Oreste De Gaspari, 26A
16146 - Genova

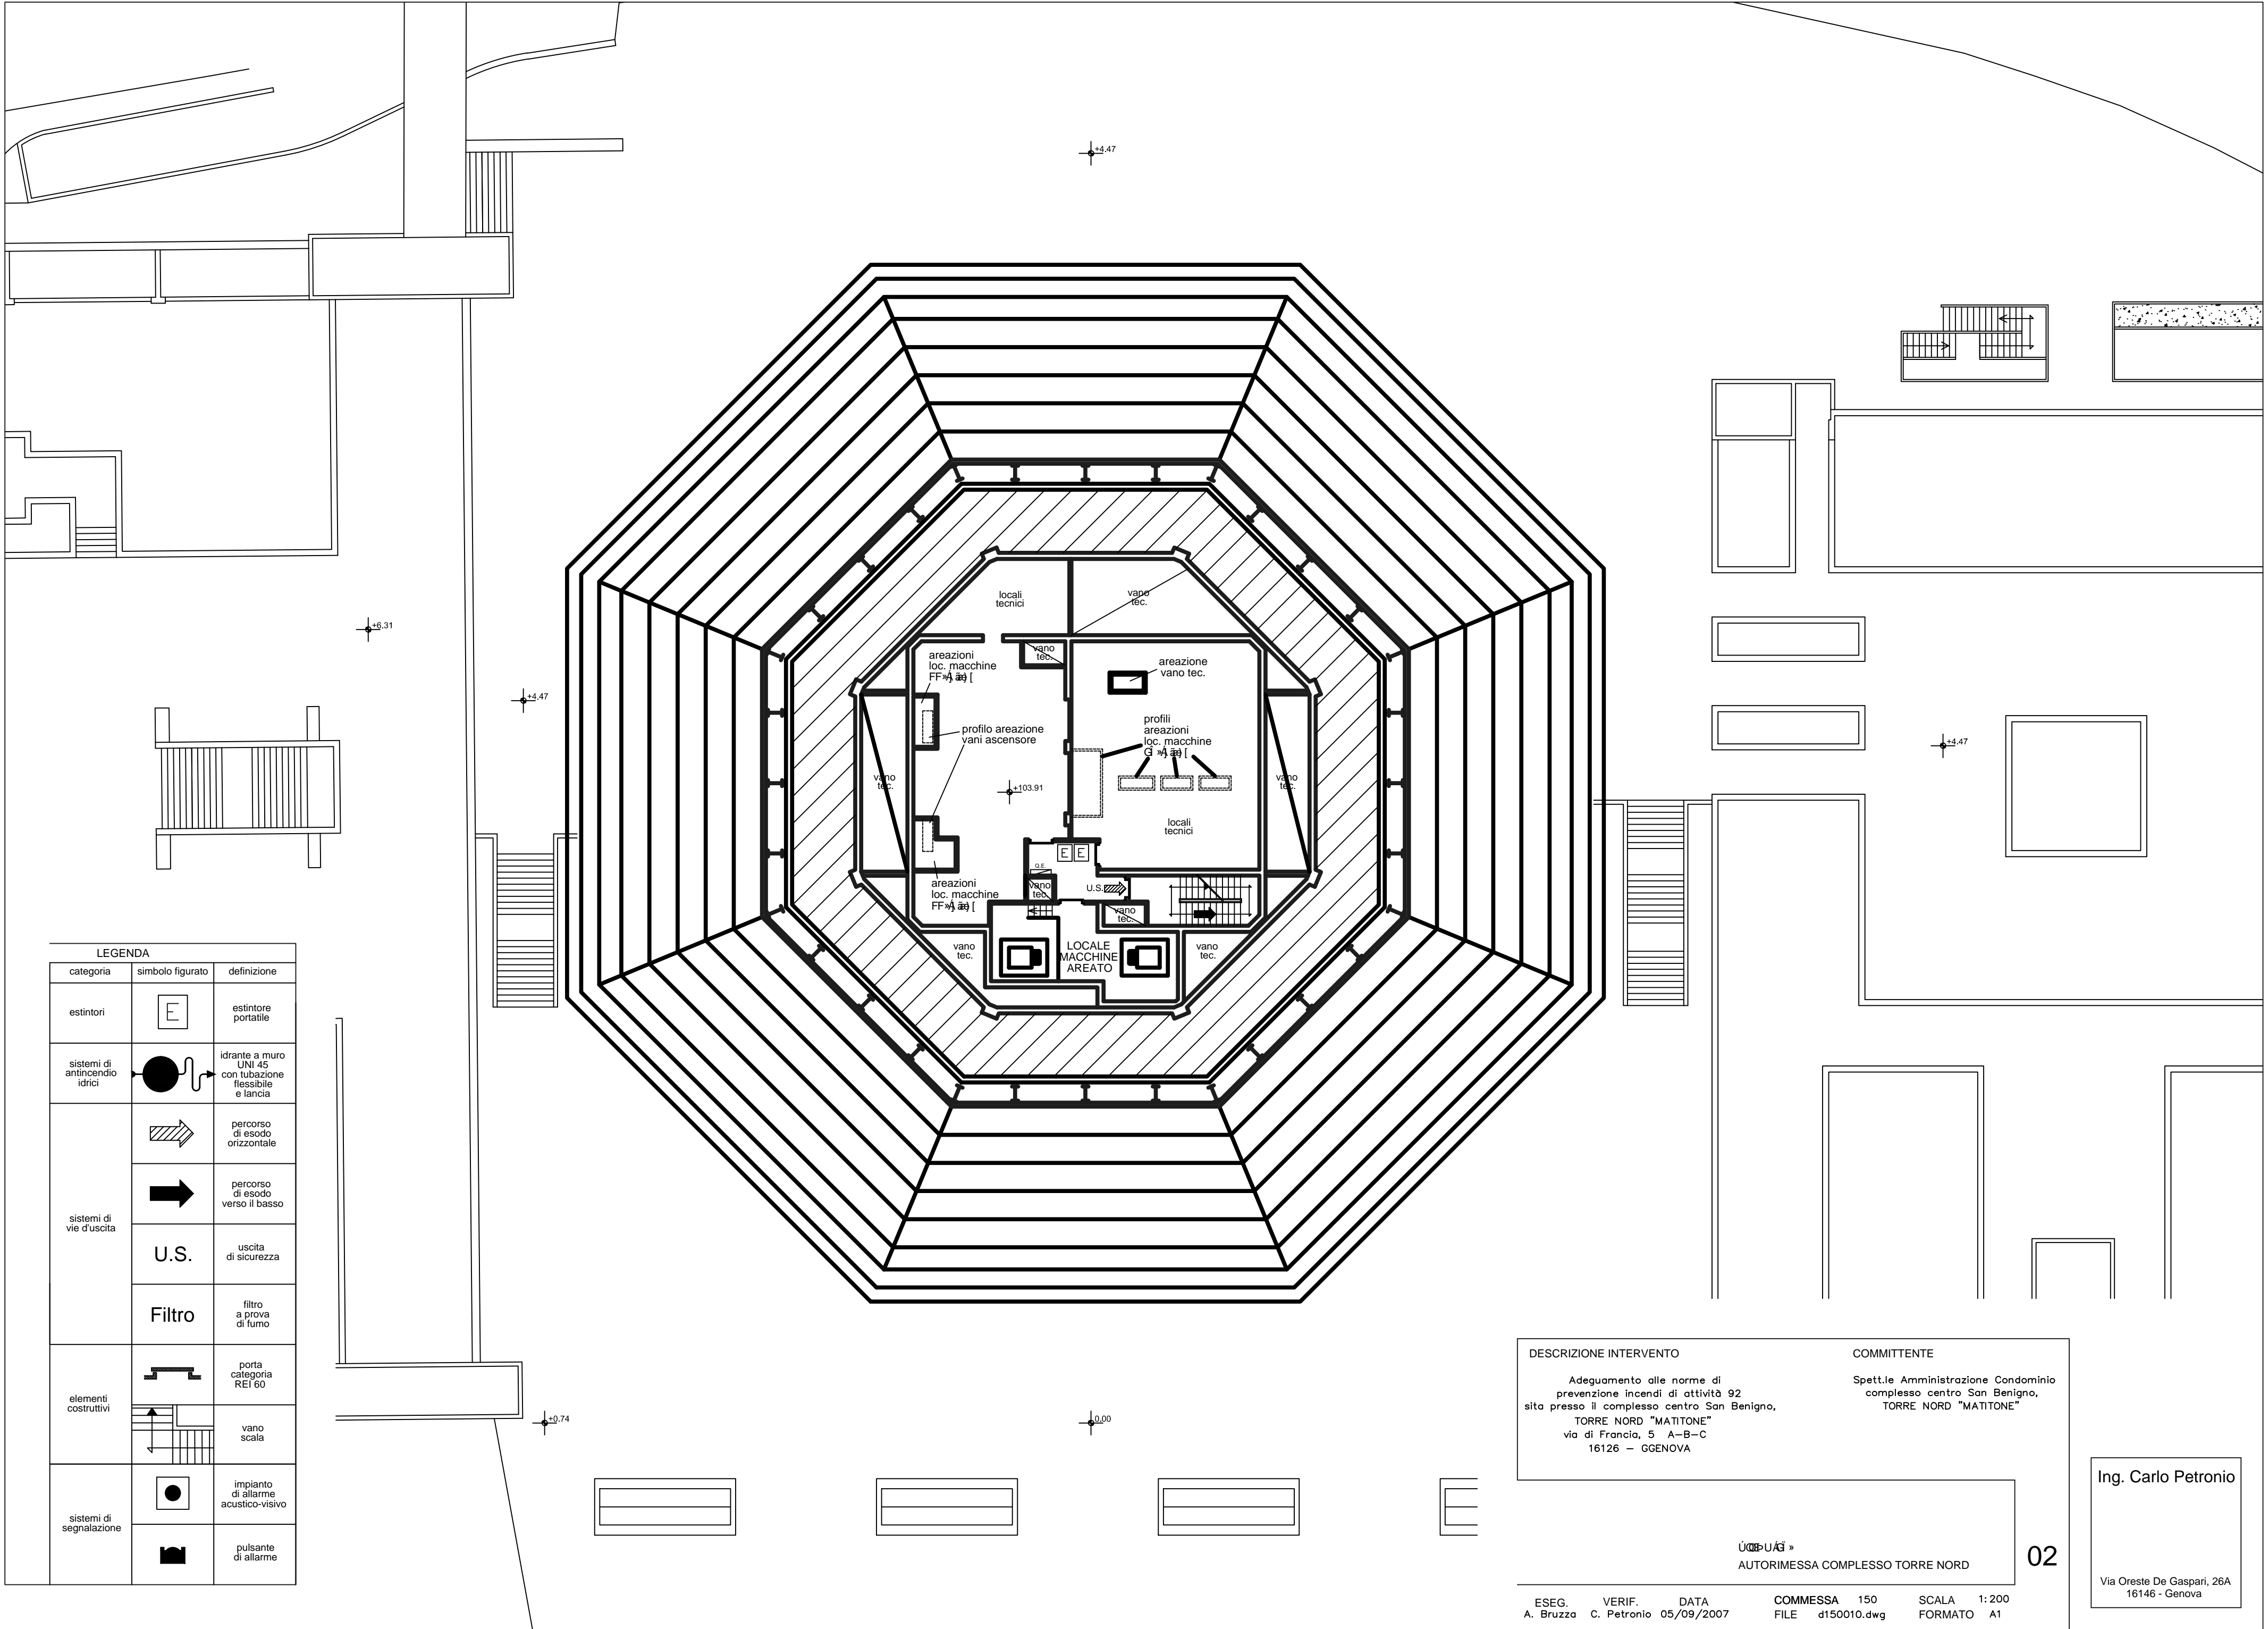

LEGENDA		
categoria	simbolo figurato	definizione
estintori	E	estintore portatile
sistemi di antincendio idrici	●	idrante a muro UNI 45 con tubazione flessibile e lancia
sistemi di vie d'uscita	→	percorso di esodo orizzontale
	→	percorso di esodo verso il basso
	U.S.	uscita di sicurezza
	Filtro	filtro a prova di fumo
elementi costruttivi	REI 60	porta categoria REI 60
	→	vano scala
sistemi di segnalazione	●	impianto di allarme acustico-visivo
	■	pulsante di allarme

DESCRIZIONE INTERVENTO

Adeguamento alle norme di prevenzione incendi di attività 92 sita presso il complesso centro San Benigno, TORRE NORD "MATITONE" via di Francia, 5 A-B-C 16126 - GENOVA

COMMITTENTE

Spett.le Amministrazione Condominio complesso centro San Benigno, TORRE NORD "MATITONE"

«

AUTORIMESSA COMPLESSO TORRE NORD

»

ESEG. A. Bruzza

VERIF. C. Petronio


DATA 05/09/2007

COMMESSA 150 FILE d150010.dwg

SCALA 1:200 FORMATO A1

Ing. Carlo Petronio

Via Oreste De Gaspari, 26A
16146 - Genova

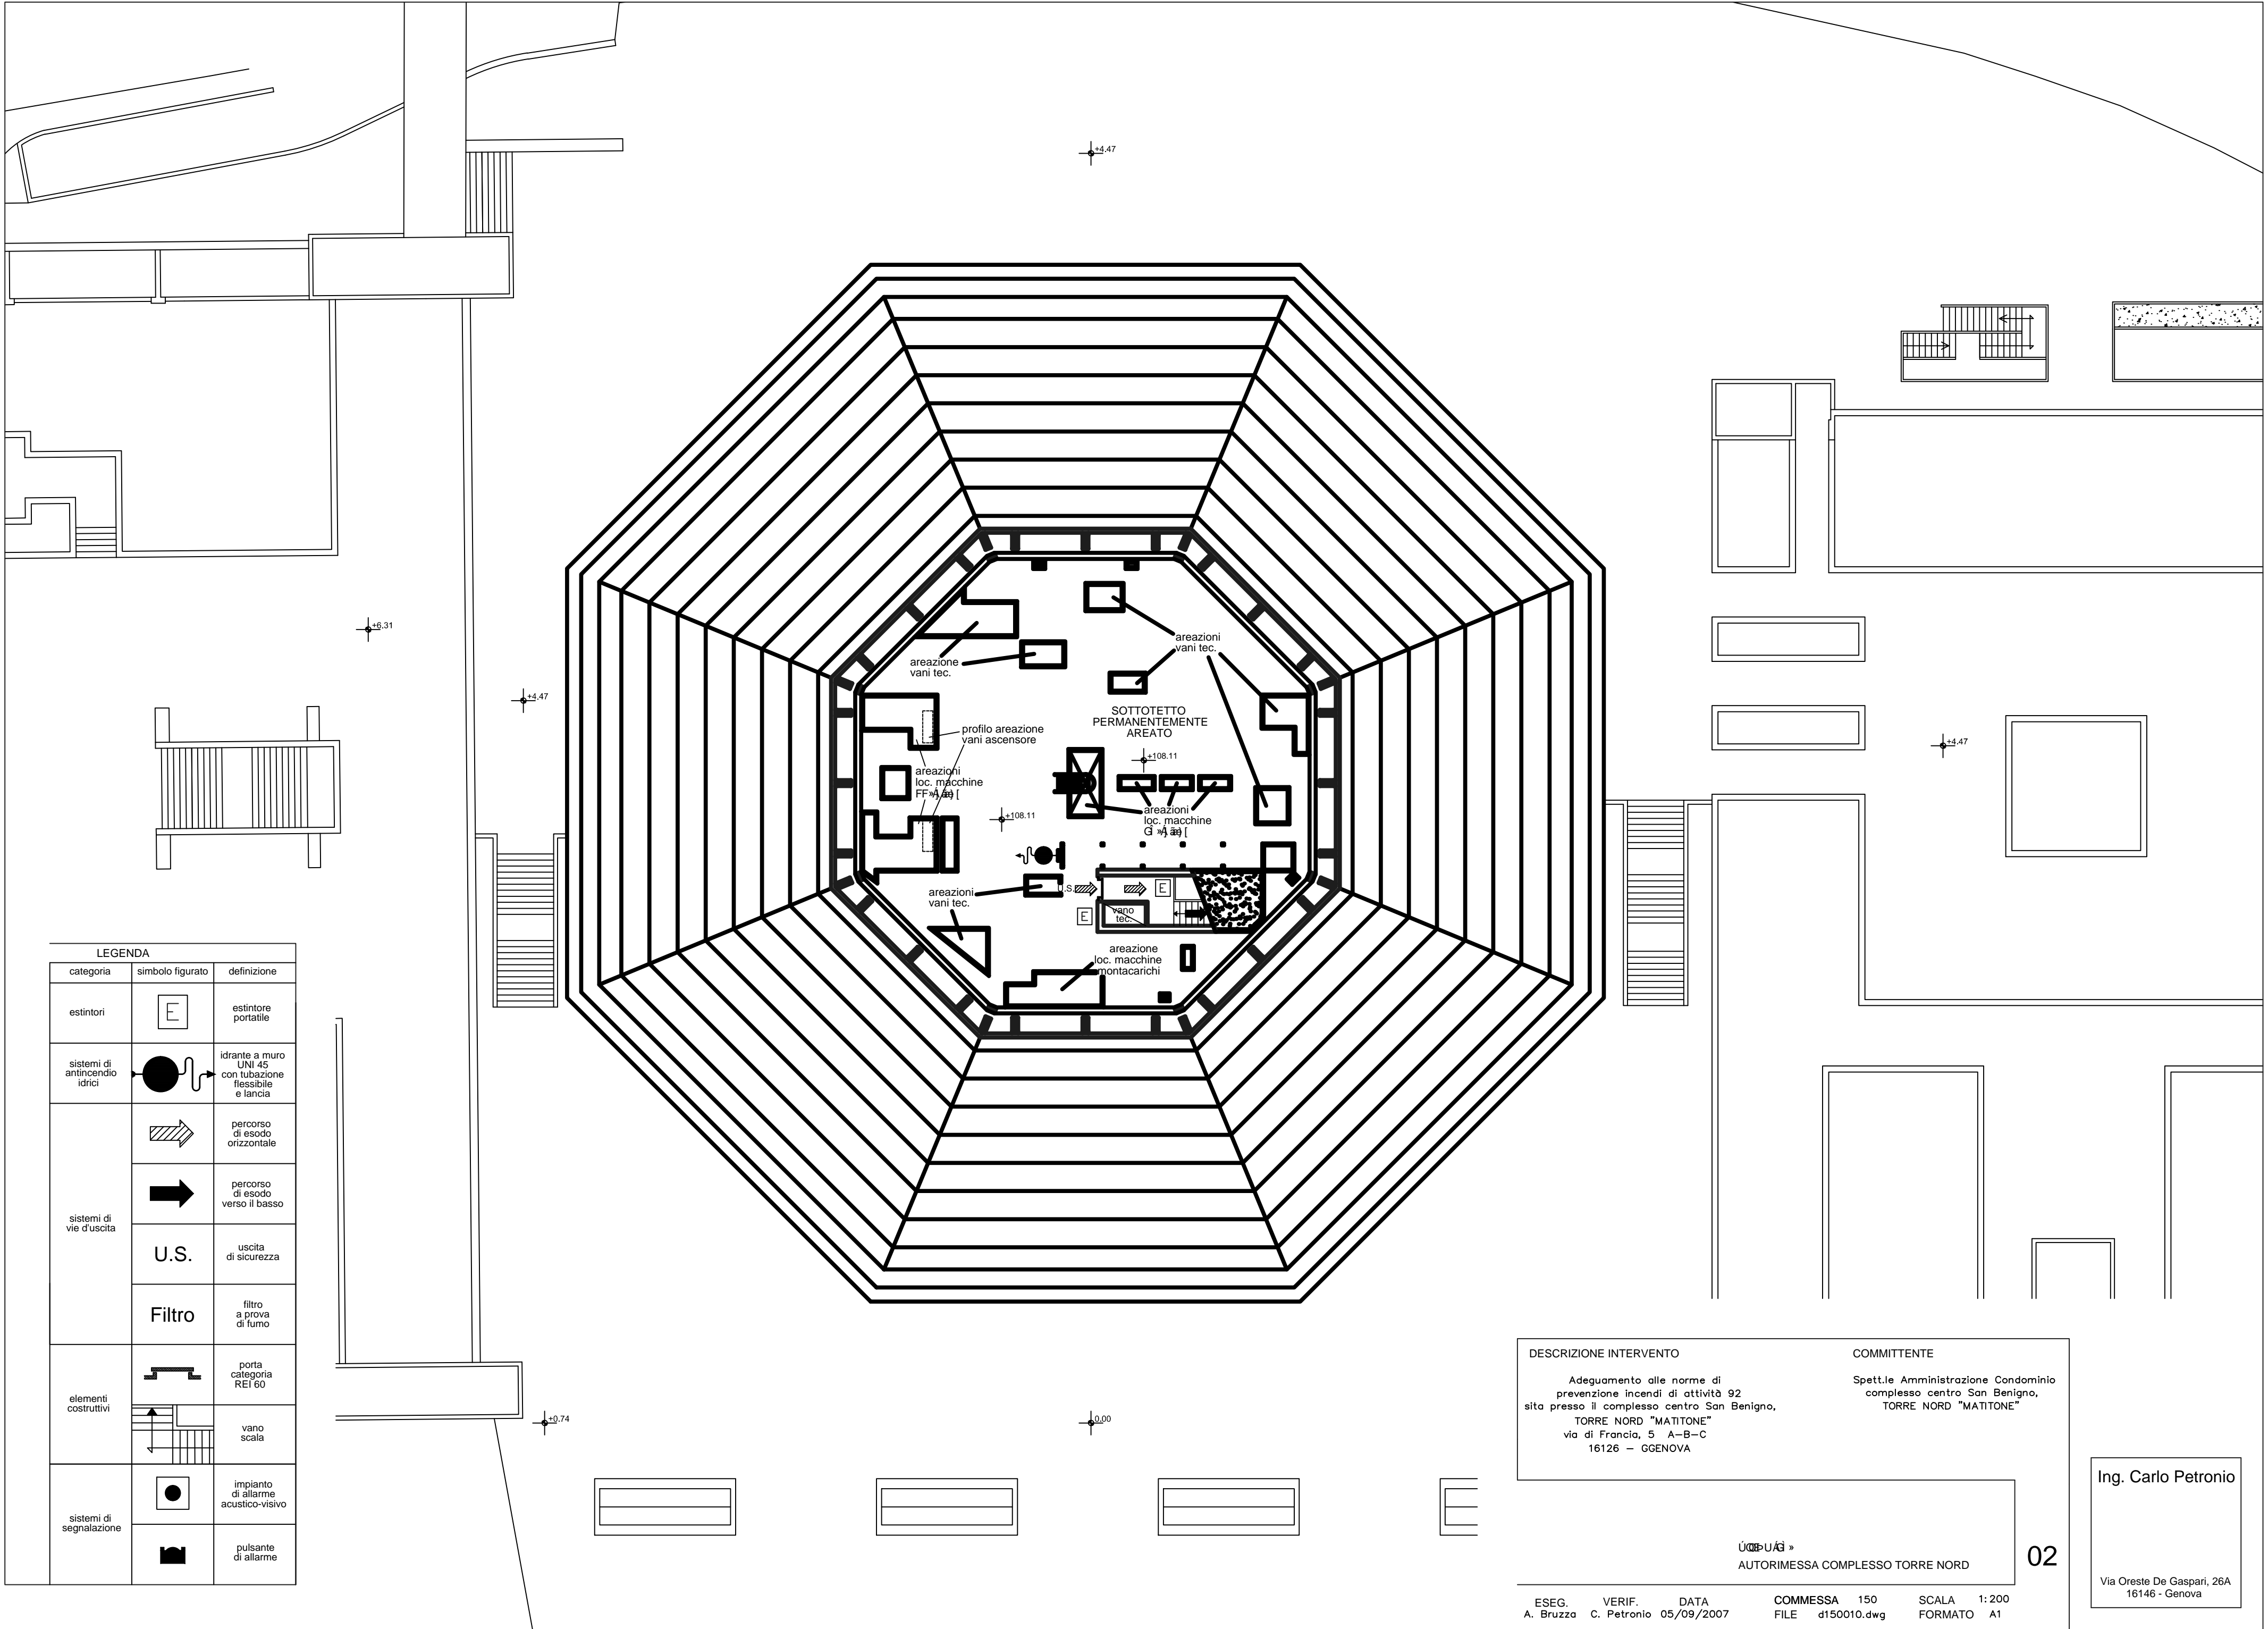

LEGENDA		
categoria	simbolo figurato	definizione
estintori	E	estintore portatile
sistemi di antincendio idrici		idrante a muro UNI 45 con tubazione flessibile e lancia
sistemi di vie d'uscita		percorso di esodo orizzontale
		percorso di esodo verso il basso
	U.S.	uscita di sicurezza
	Filtro	filtro a prova di fumo
elementi costruttivi		porta categoria REI 60
		vano scala
sistemi di segnalazione		impianto di allarme acustico-visivo
		pulsante di allarme

DESCRIZIONE INTERVENTO

Adeguamento alle norme di prevenzione incendi di attività 92 sita presso il complesso centro San Benigno, TORRE NORD "MATITONE" via di Francia, 5 A-B-C 16126 - GENOVA

COMMITTENTE

Spett.le Amministrazione Condominio complesso centro San Benigno, TORRE NORD "MATITONE"

02

02

ESEG. A. Bruzza

VERIF. C. Petronio


DATA 05/09/2007

COMMESSA 150 FILE d150010.dwg


SCALA 1:200 FORMATO A1

Ing. Carlo Petronio

Via Oreste De Gaspari, 26A
16146 - Genova

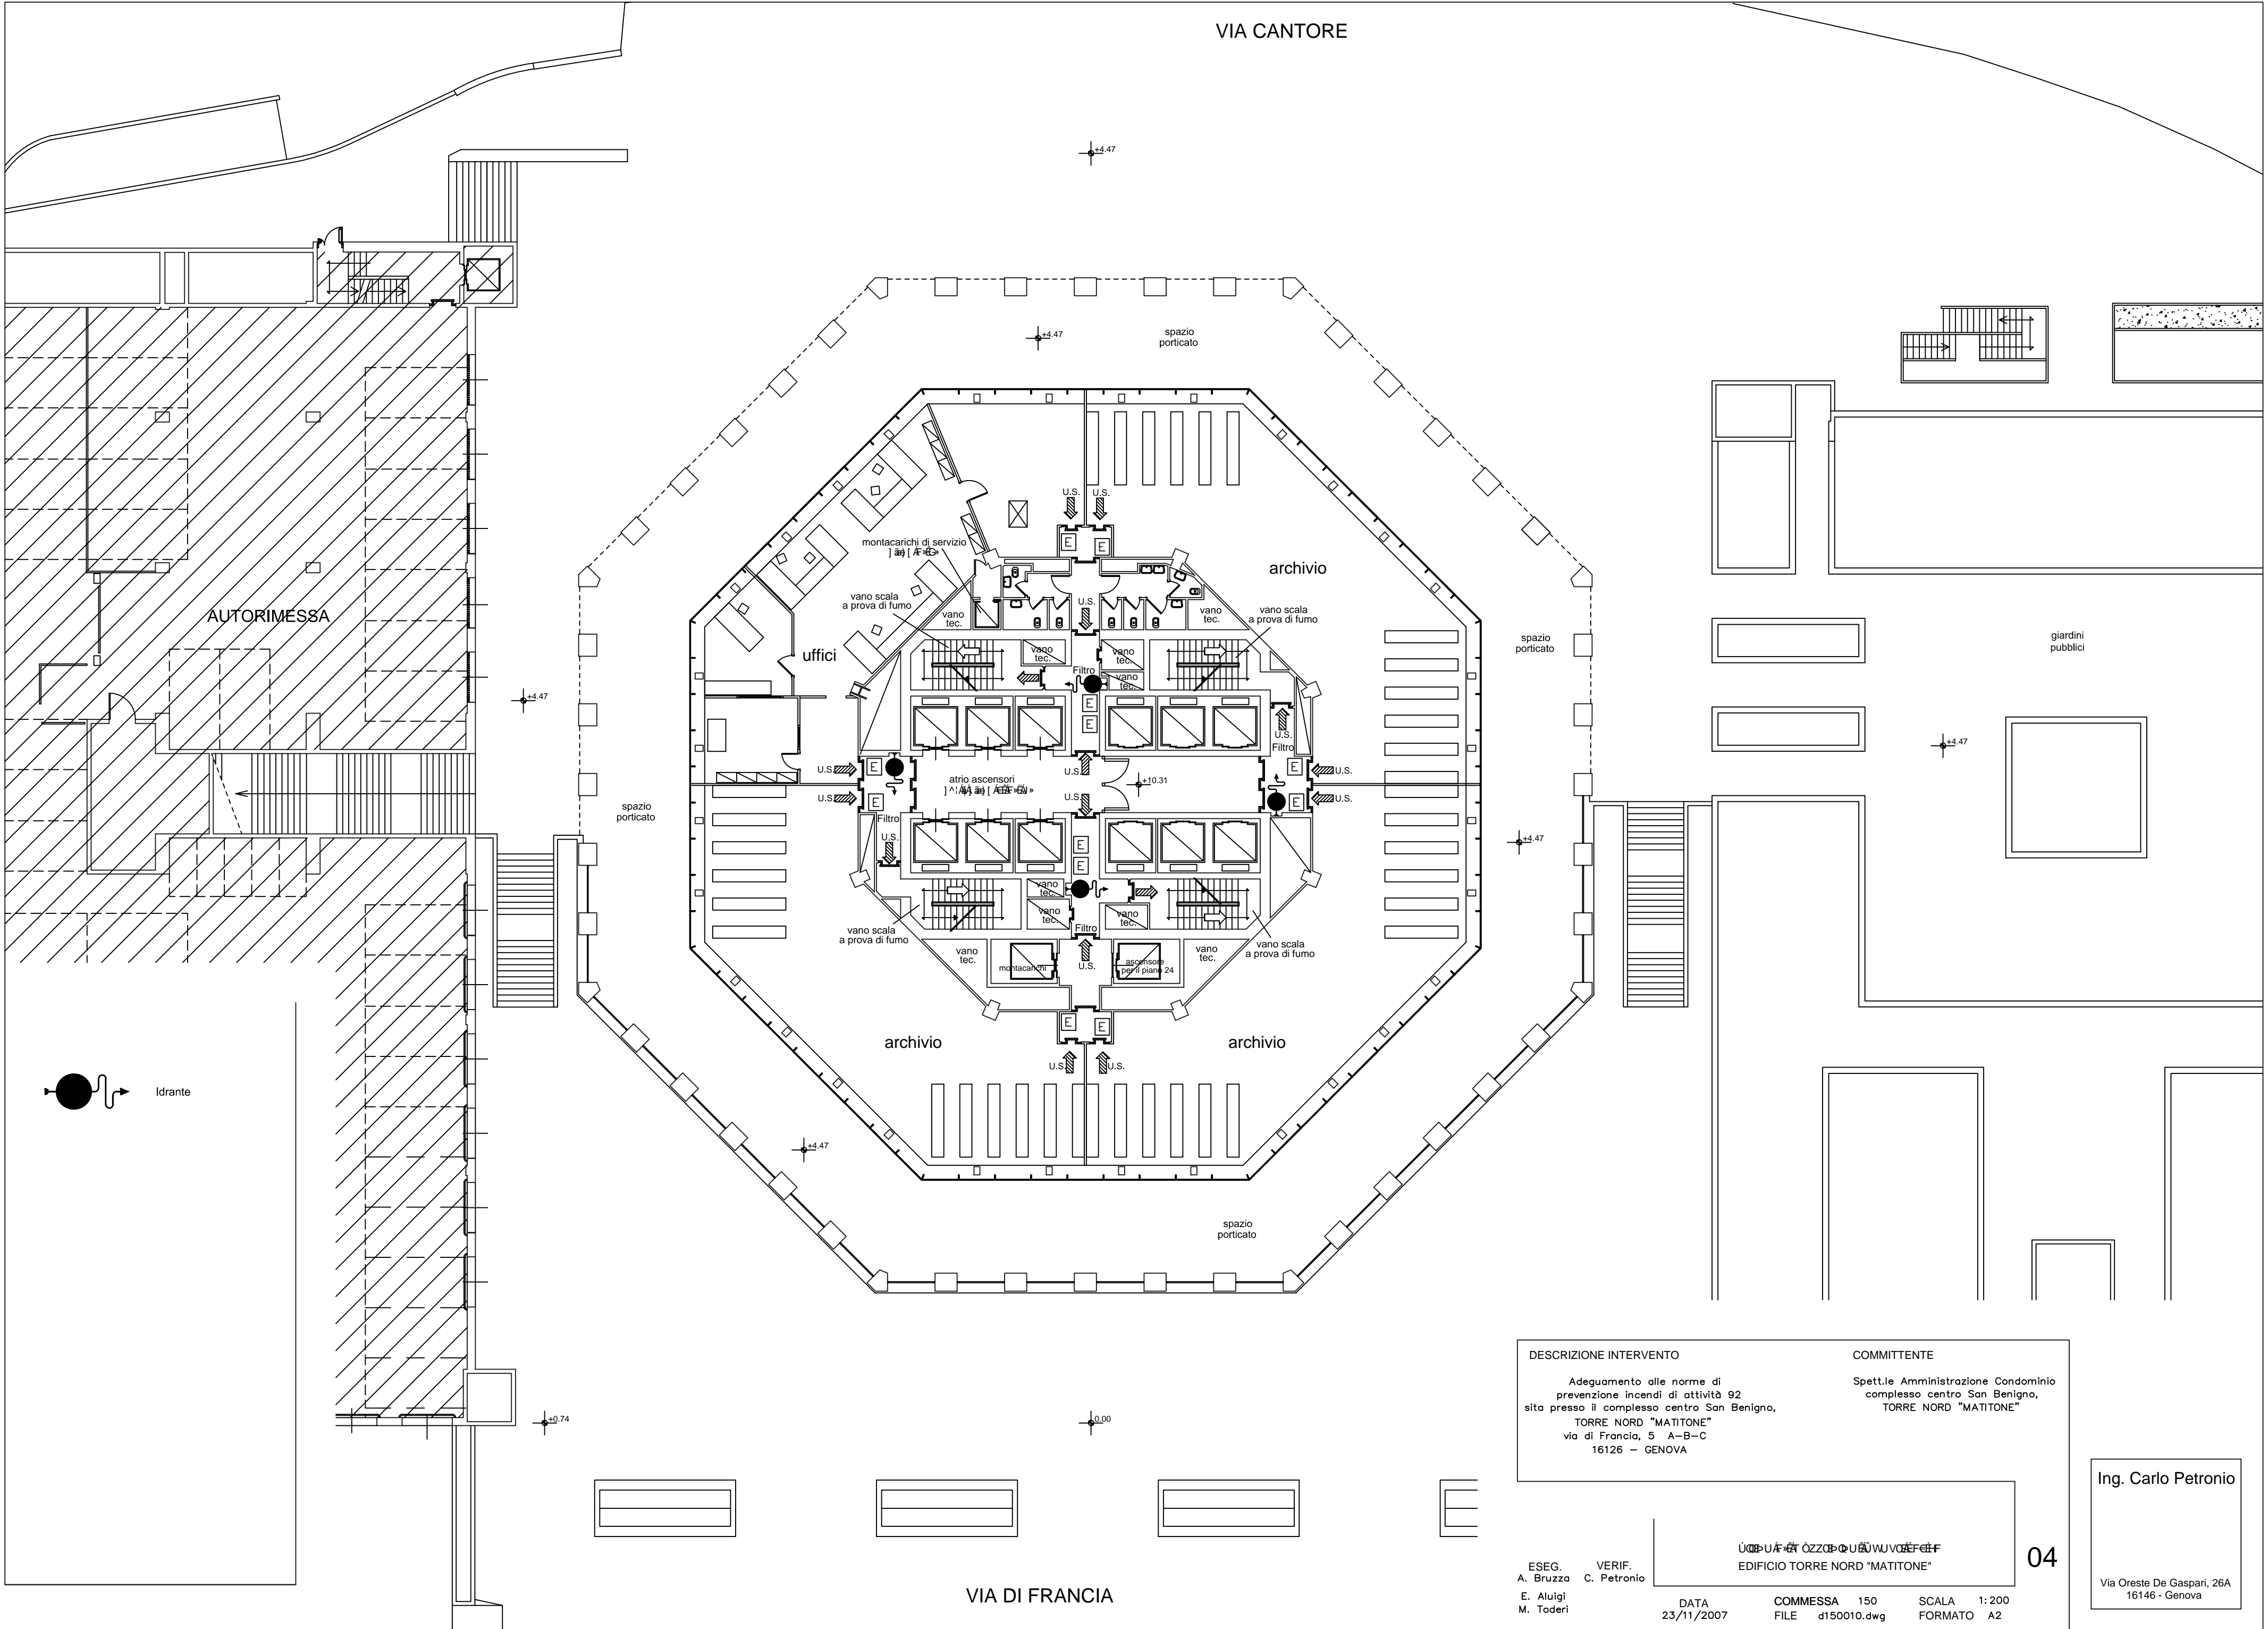


DESCRIZIONE INTERVENTO		COMMITTENTE	
Adeguamento alle norme di prevenzione incendi di attività 92 sita presso il complesso centro San Benigno, TORRE NORD "MATITONE" via di Francia, 5 A-B-C 16126 - GENOVA		Spett.le Amministrazione Condominio complesso centro San Benigno, TORRE NORD "MATITONE"	
EDIFICIO TORRE NORD "MATITONE"			
ESEG. A. Bruzzo E. Aluigi M. Toderi	VERIF. C. Petronio	DATA 23/11/2007	COMMESSA 150 FILE d150010.dwg SCALA 1:200 FORMATO A2

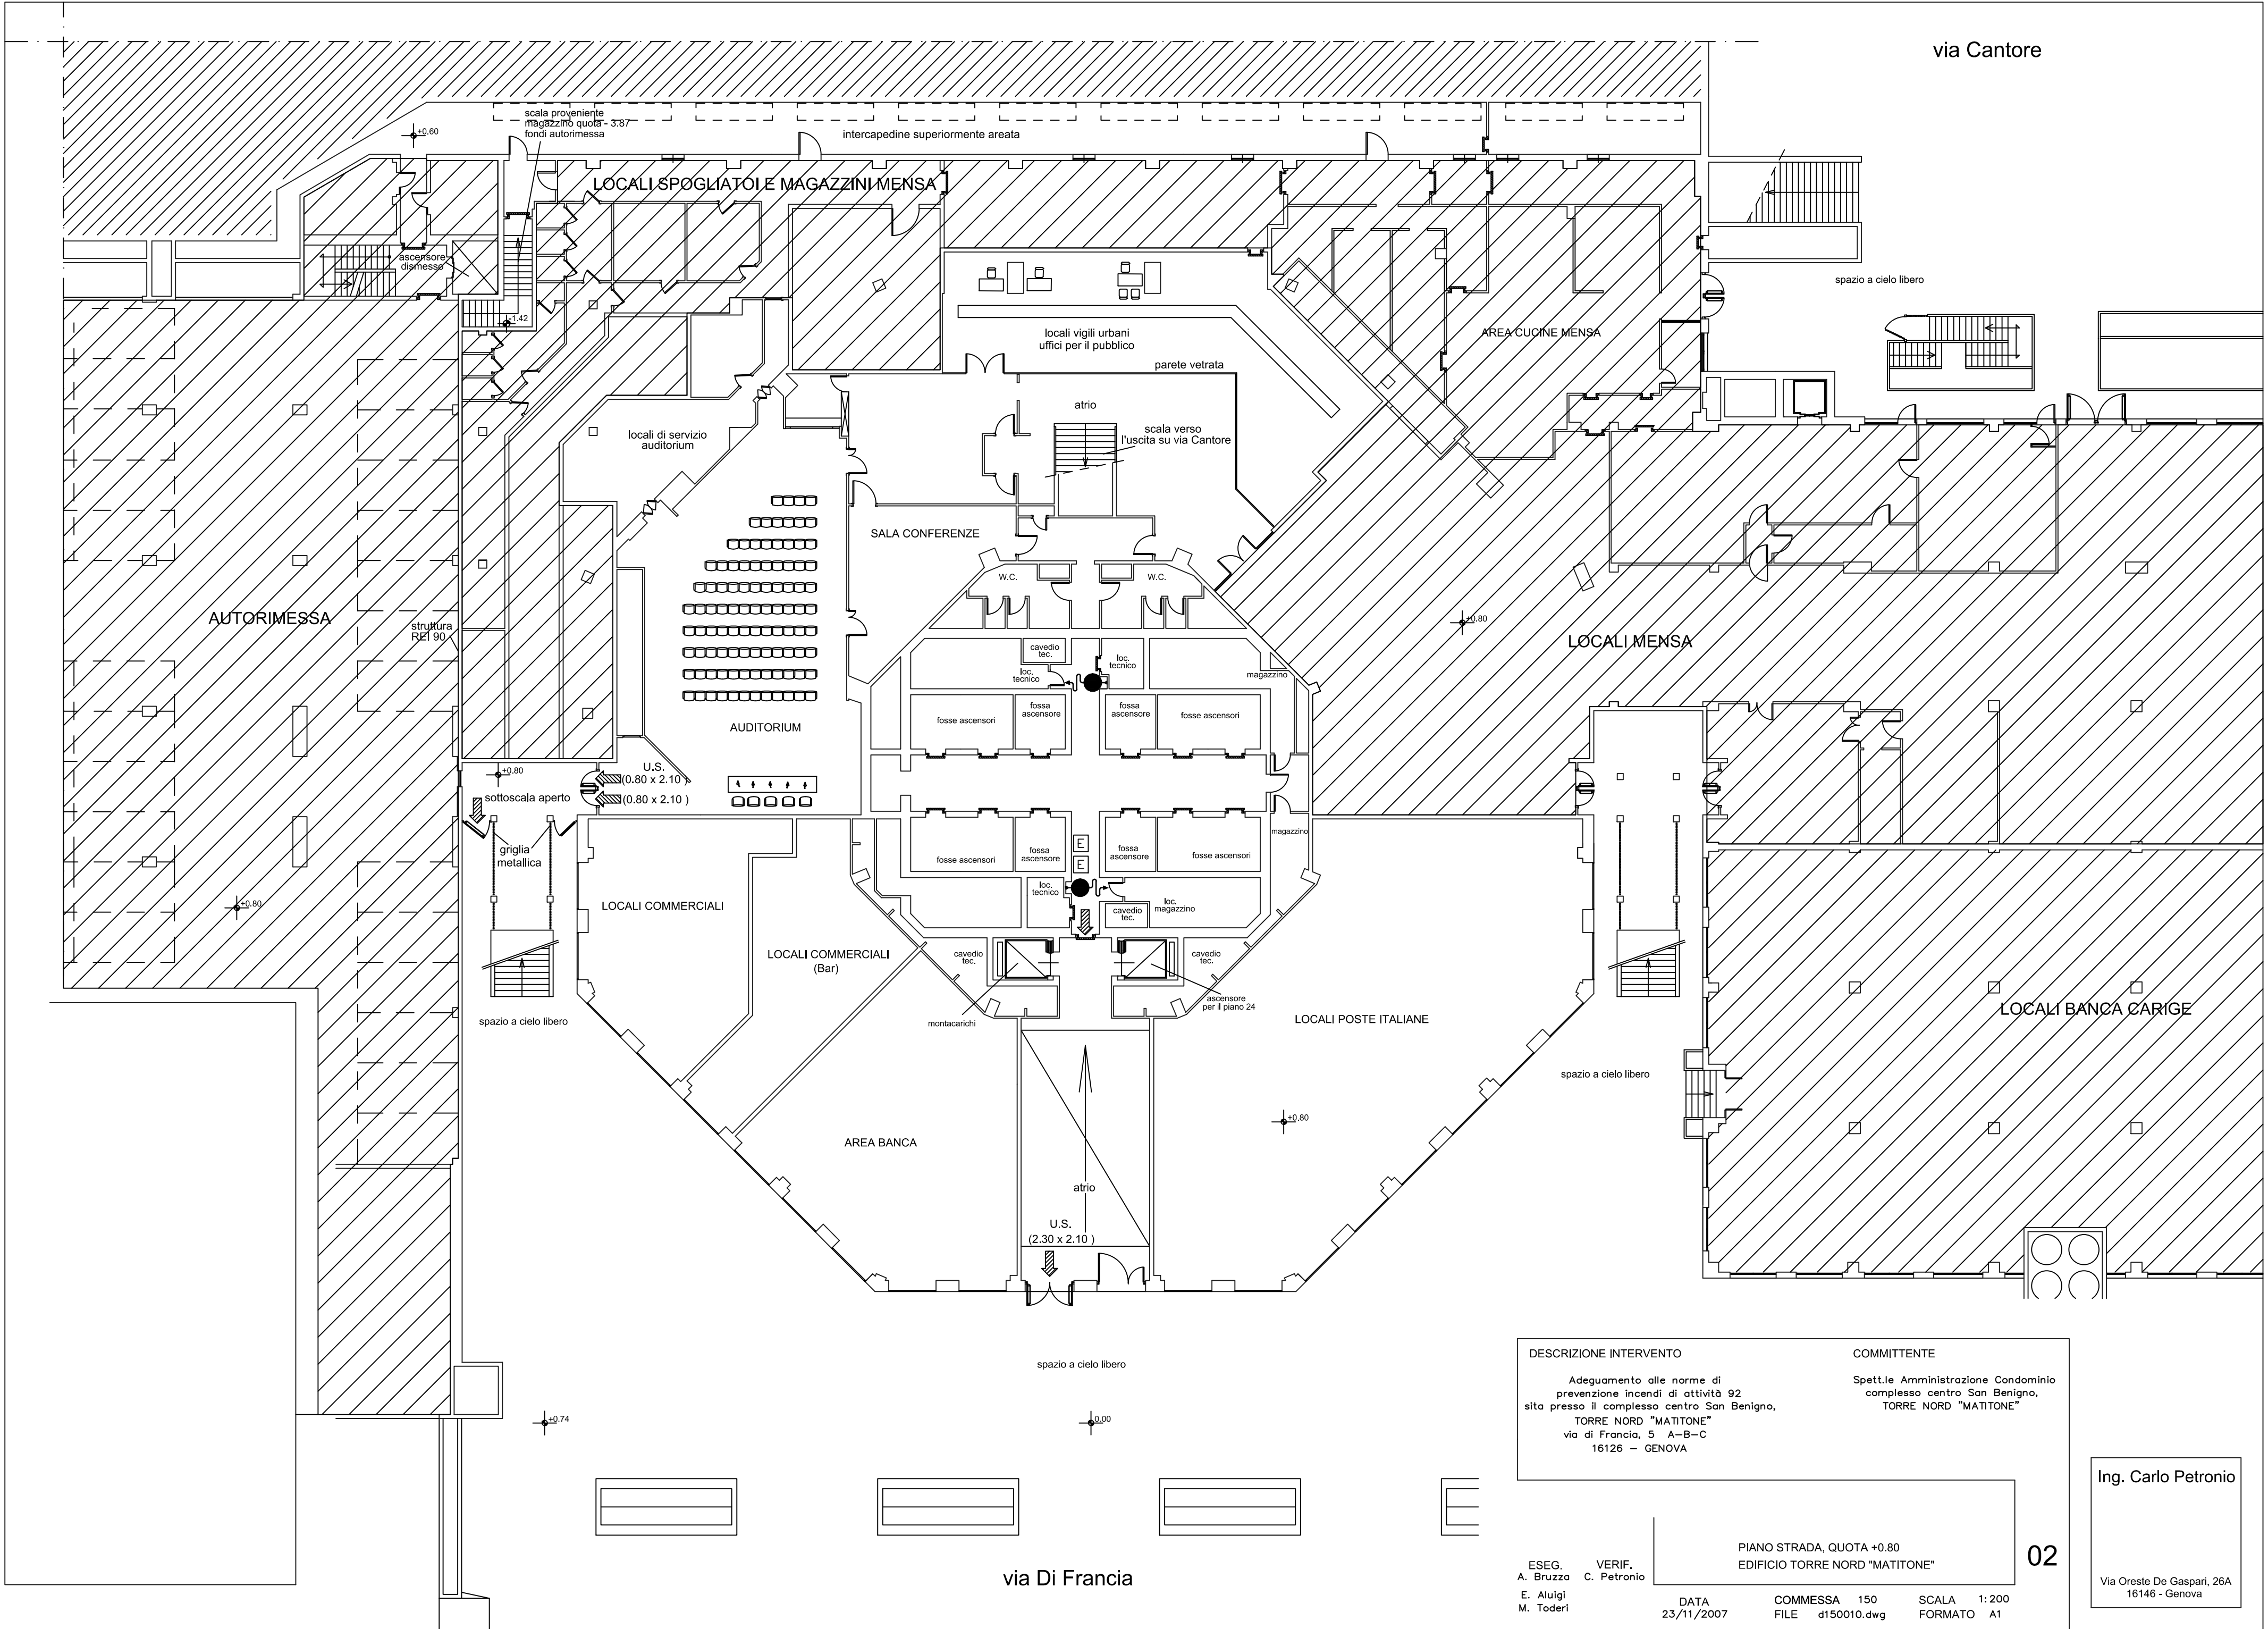

DESCRIZIONE INTERVENTO		COMMITTENTE	
Adeguamento alle norme di prevenzione incendi di attività 92 sita presso il complesso centro San Benigno, TORRE NORD "MATITONE" via di Francia, 5 A-B-C 16126 - GENOVA		Spett.le Amministrazione Condominio complesso centro San Benigno, TORRE NORD "MATITONE"	
PIANO STRADA, QUOTA +0.80 EDIFICIO TORRE NORD "MATITONE"			
ESEG. A. Bruzza E. Aluigi M. Toderi	VERIF. C. Petronio	DATA 23/11/2007	COMMESSA 150 FILE d150010.dwg SCALA 1:200 FORMATO A1

Ing. Carlo Petronio

Via Oreste De Gaspari, 26A
16146 - Genova

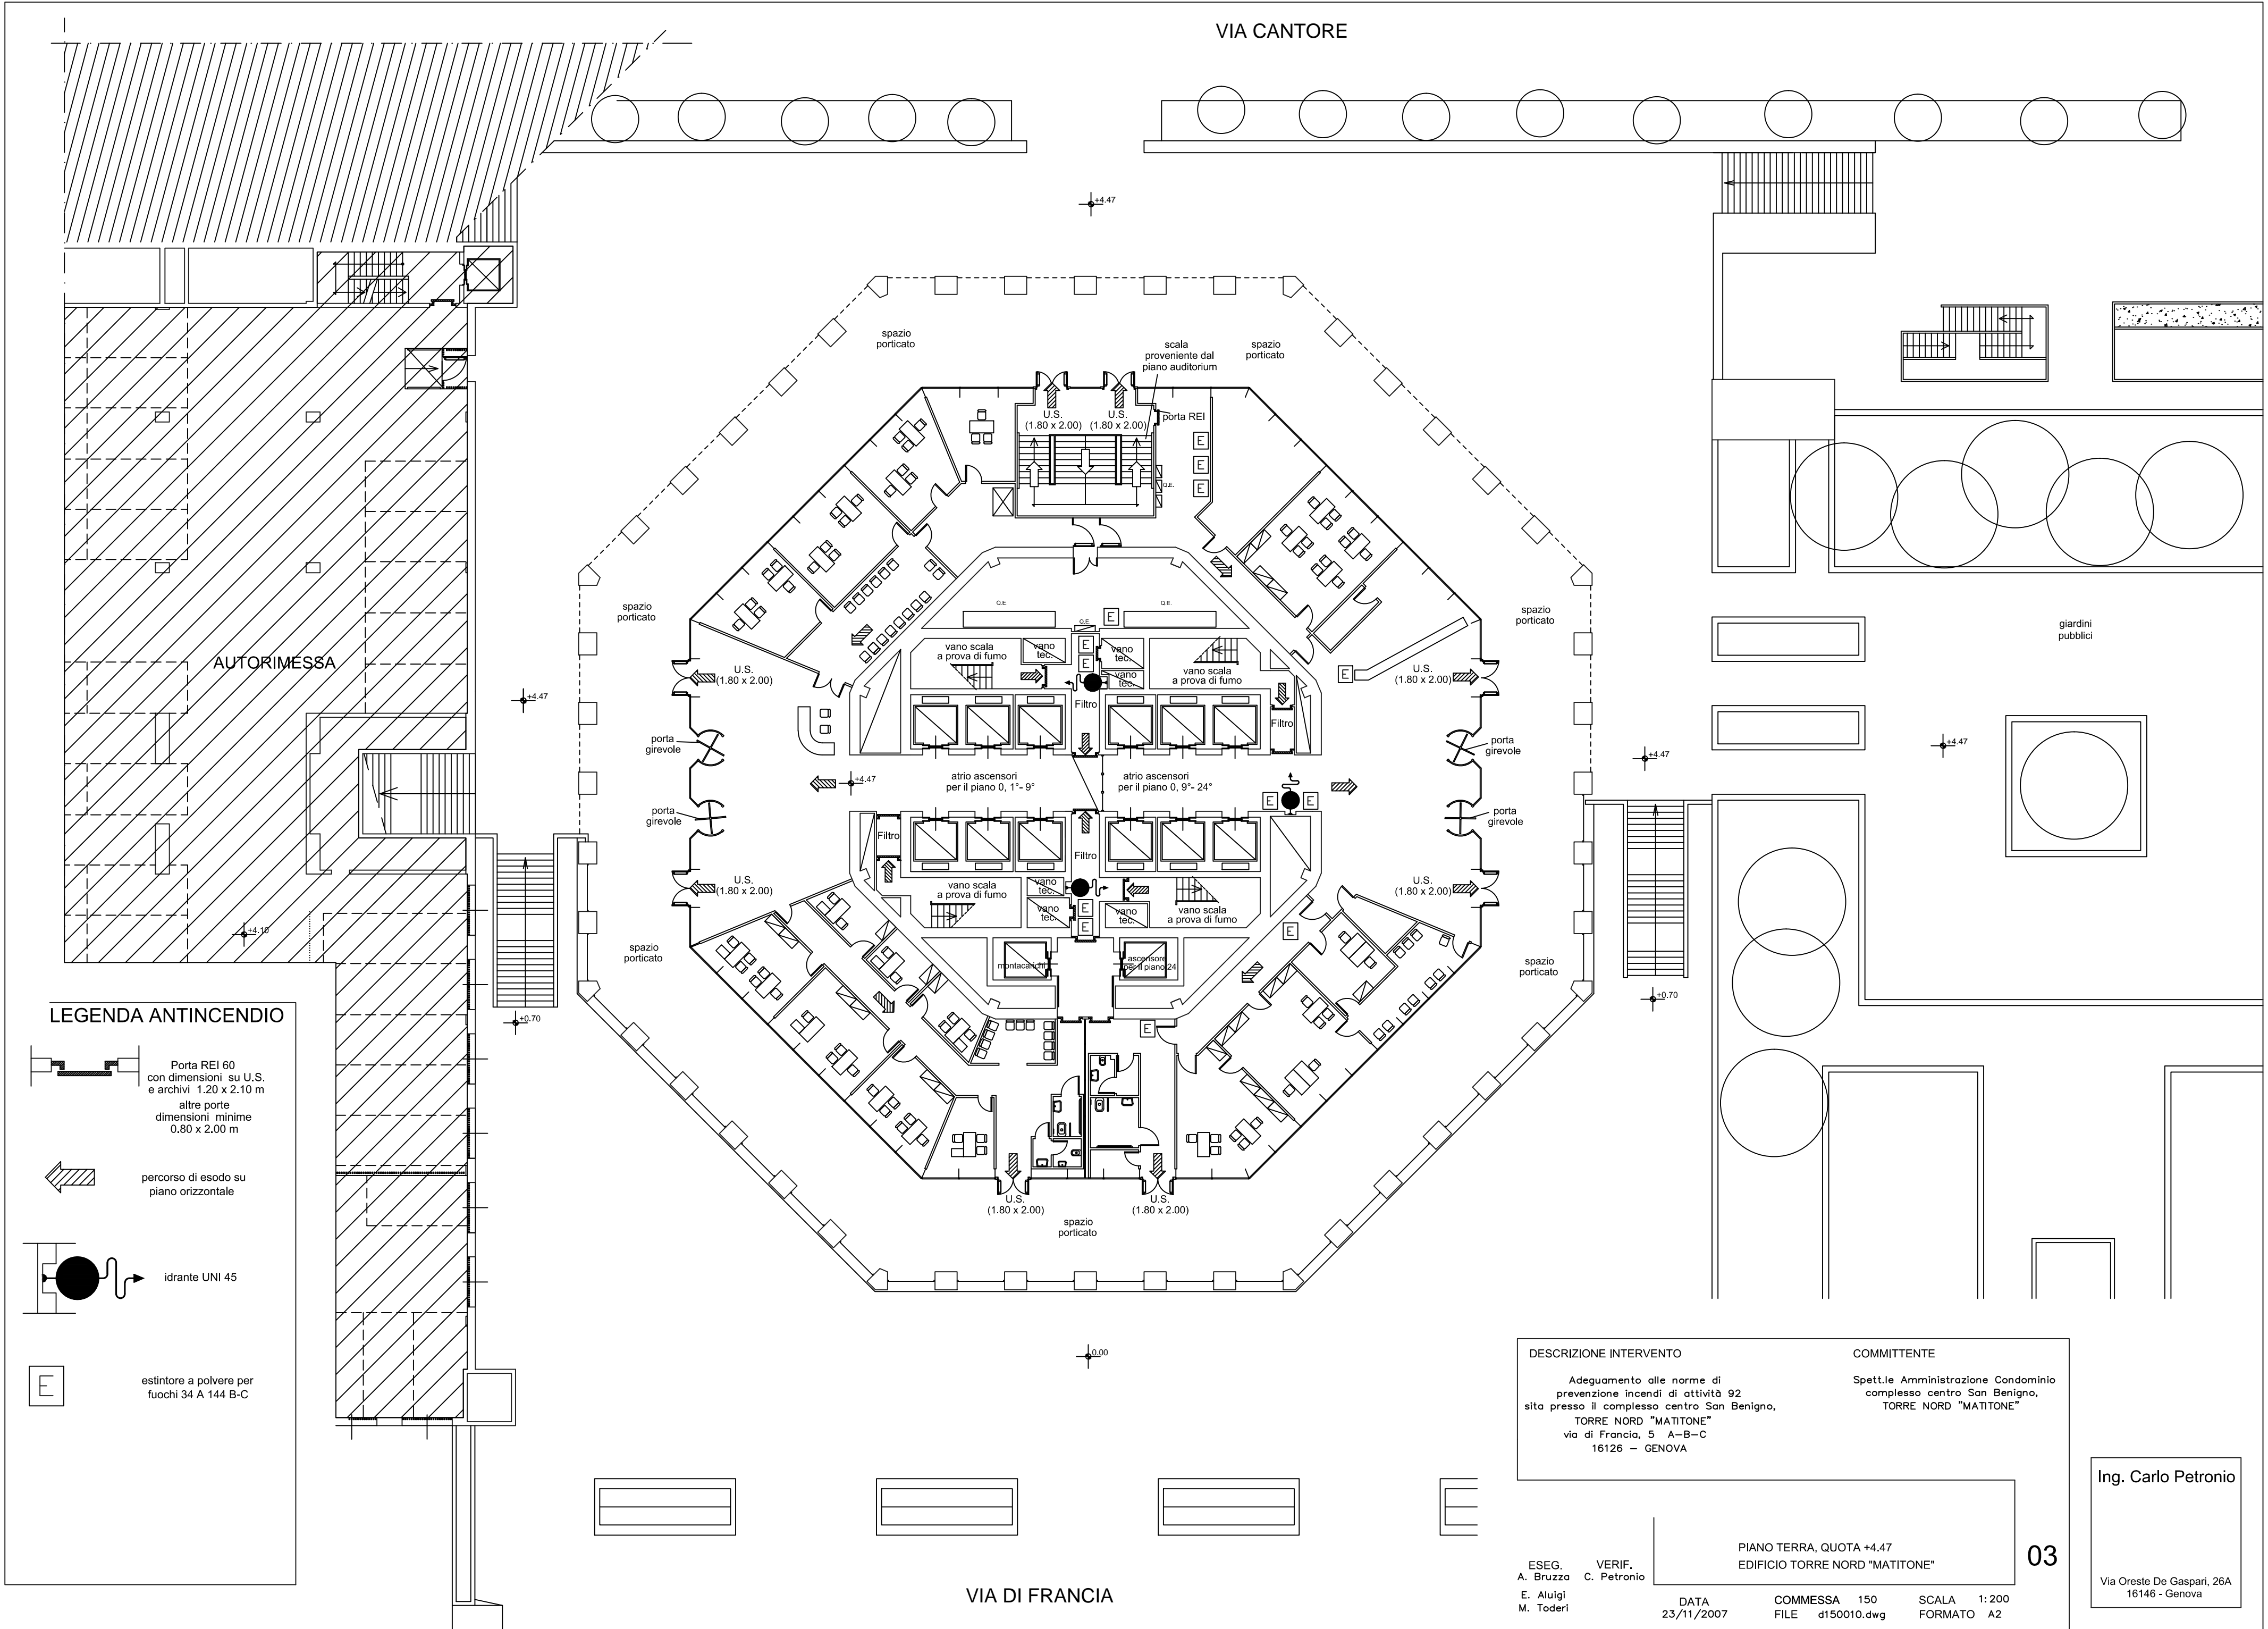

LEGENDA ANTINCENDIO

Porta REI 60
con dimensioni su U.S.
e archivi 1.20 x 2.10 m
altre porte
dimensioni minime
0.80 x 2.00 m

percorso di esodo su
piano orizzontale

idrante UNI 45

estintore a polvere per
fuochi 34 A 144 B-C

DESCRIZIONE INTERVENTO

Adeguamento alle norme di
prevenzione incendi di attività 92
sita presso il complesso centro San Benigno,
TORRE NORD "MATITONE"
via di Francia, 5 A-B-C
16126 - GENOVA

COMMITTENTE

Spett.le Amministrazione Condominio
complesso centro San Benigno,
TORRE NORD "MATITONE"

PIANO TERRA, QUOTA +4.47
EDIFICIO TORRE NORD "MATITONE"

03

ESEG.
A. Bruzza
E. Aluigi
M. Toderi

VERIF.
C. Petronio

DATA
23/11/2007

COMMESSA 150
FILE d150010.dwg

SCALA 1:200
FORMATO A2

Ing. Carlo Petronio

Via Oreste De Gaspari, 26A
16146 - Genova